



Ajuntament
de Benicarló
Oficina Tècnica

TOMO.- 4

PLANOS.- 2

Proyecto de Urbanización del Poligono Industrial Sector.-11 Collet II




PROYECTO DE URBANIZACIÓN.- SECTOR 11 COLLET II

PLANOS, TOMO.- 4.

INDICE.-


- | | | |
|--------|--|-----------------------------|
| 7.- | Red de Drenaje. Planta General. | |
| 7.1.- | Red de Drenaje. Perfil Longitudinal.- | Calle de Nueva Apertura. |
| 7.2.- | Red de Drenaje. Perfil Longitudinal.- | Prolongación Avenida Klein. |
| 7.3.- | Red de Drenaje. Perfil Longitudinal.- | Camino "Encubert". |
| 7.4.- | Red de Drenaje. Perfil Longitudinal.- | Paseo Febrer Soriano. |
| 7.5.- | Red de Drenaje. Detalles. | |
| 8.- | Red de Abastecimiento de Agua y Riego. Planta General. | |
| 8.1.- | Red de Abastecimiento de Agua. Detalles. | |
| 9.- | Red Eléctrica de A.T. y M.T., Distribución. Según Informe. Planta General. | |
| 9.1.- | Red Eléctrica de B.T., Distribución. Según Informe. Planta General. | |
| 9.2.- | Red Eléctrica de Distribución. Situación de las Zanjas Tipo. | |
| 9.3.- | Canalizaciones y Arquetas. A.T. y M.T. | |
| 9.4.- | Canalizaciones y Arquetas. M.T. y B.T. | |
| 9.5.- | Red Eléctrica de Distribución. Detalles. | |
| 9.6.- | Foso del Transformador. Detalles. | |
| 10.- | Red de Alumbrado Público. CANALIZACIONES, Planta General. | |
| 10.1.- | Red de Alumbrado Público. CIRCUITOS, Planta General. | |
| 10.2.- | Red de Alumbrado Público. TOMA DE TIERRA, Planta General. | |
| 10.3.- | Red de Alumbrado Público. Detalles. | |
| 11.- | Red de Telecomunicaciones. TELEFÓNICA, Planta General. | |
| 11.1.- | Red de Telecomunicaciones. TELEFÓNICA, Detalles. | |
| 11.2.- | Red de Telecomunicaciones. TELEFÓNICA, Detalles. | |
| 12.- | Señalización Viaria. Planta General. | |
| 12.1.- | Señalización Viaria. Detalles. | |

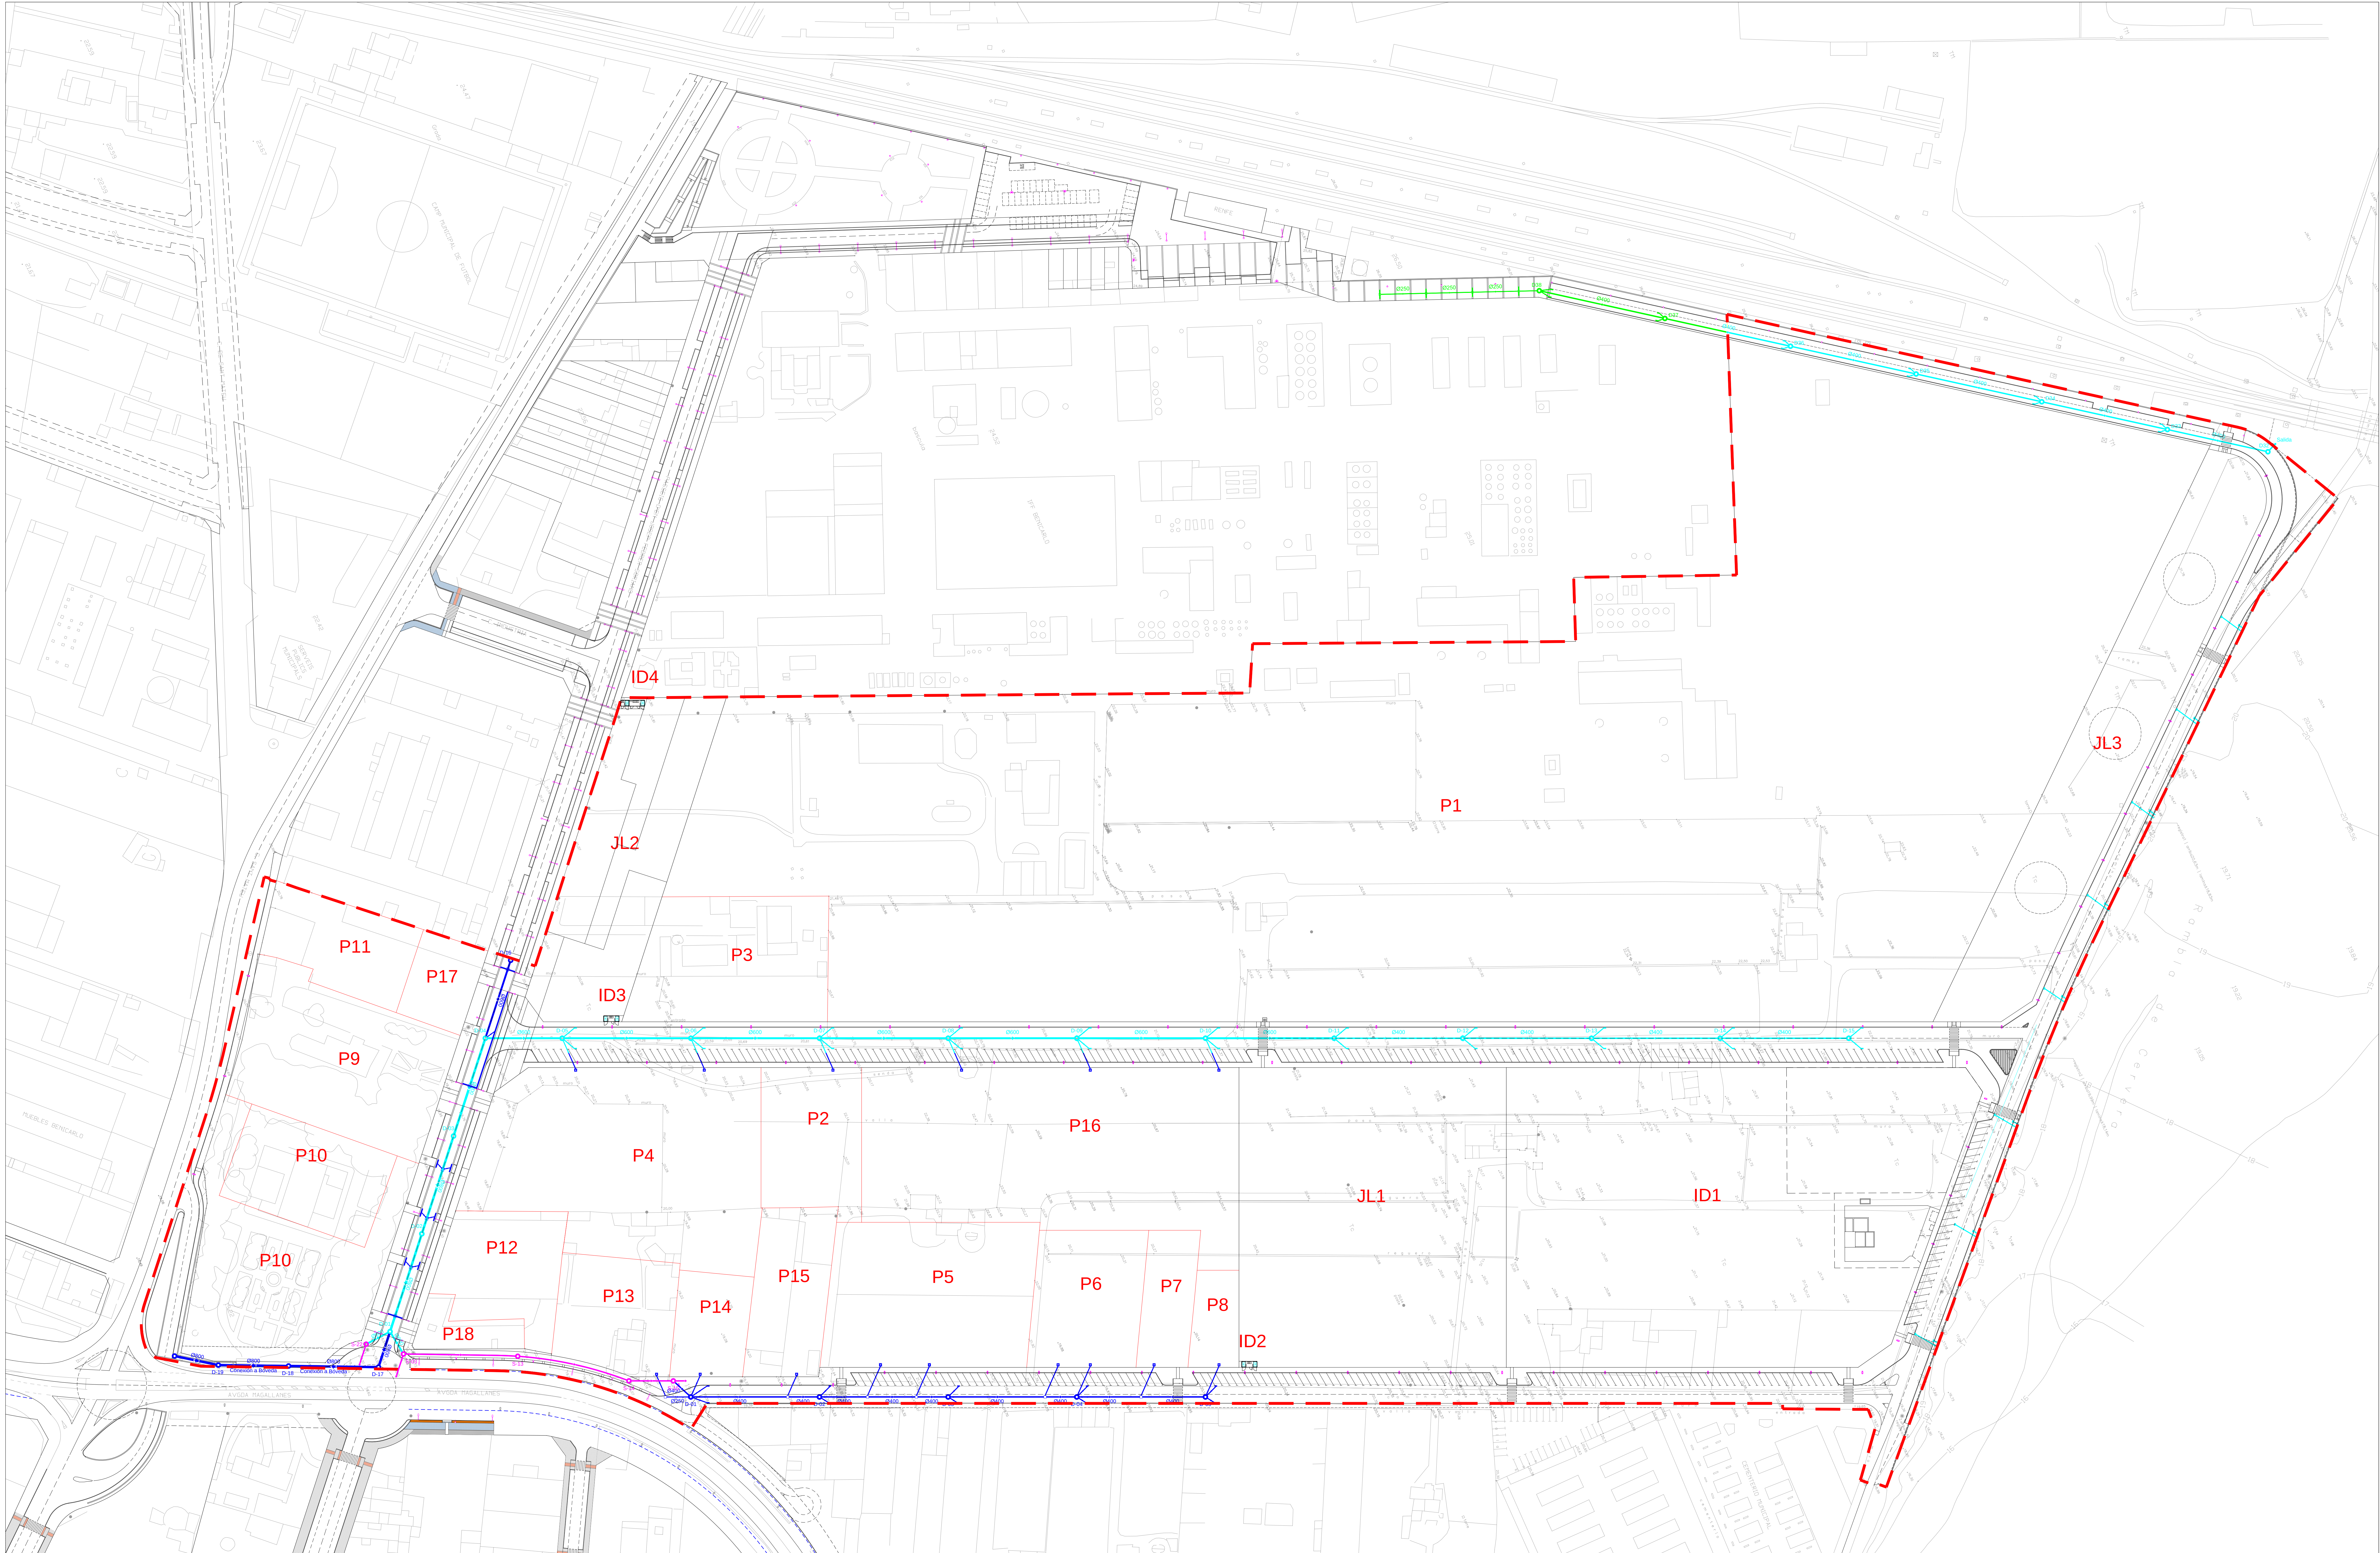



LEYENDA: RED DE DRENAJE	
	Red de saneamiento a conectar.
	Red a instalar, de PVC corrugado doble pared color teja Ø800/Ø600/Ø400, FASE-1
	Acometida, de PVC corrugado de doble pared color teja Ø250, arqueta ciega de conexión a red general y arqueta registrable de recibido. FASE-1
	Red a instalar, de PVC corrugado doble pared color teja Ø800/Ø400, FASE-2
	Acometida, de PVC corrugado de doble pared color teja Ø250, arqueta ciega de conexión a red general y arqueta registrable de recibido. FASE-3
	Red a instalar, de PVC corrugado doble pared color teja Ø400/Ø250, FASE-1
	Rejilla sífónica, con acometida PVC corrugado doble pared color teja Ø250, FASE-1 fuera del Sector.
	Imbornal sífónico, con acometida PVC corrugado doble pared color teja Ø250, FASE-1 y FASE-3

PROYECTO Proyecto de Urbanización del Polígono Industrial Sector 11 "COLLET II", y Vial Colindante en Suelo Urbano.	
PLANO Red de Drenaje. Planta General.	
Escala: 1/750 Dib. MON	
Nº 7 LOS ARQUITECTOS MUNICIPALES Luis Felipe Cerezo Mª Concepción Martínez	
OFICINA TÉCNICA	
Julio 2014	



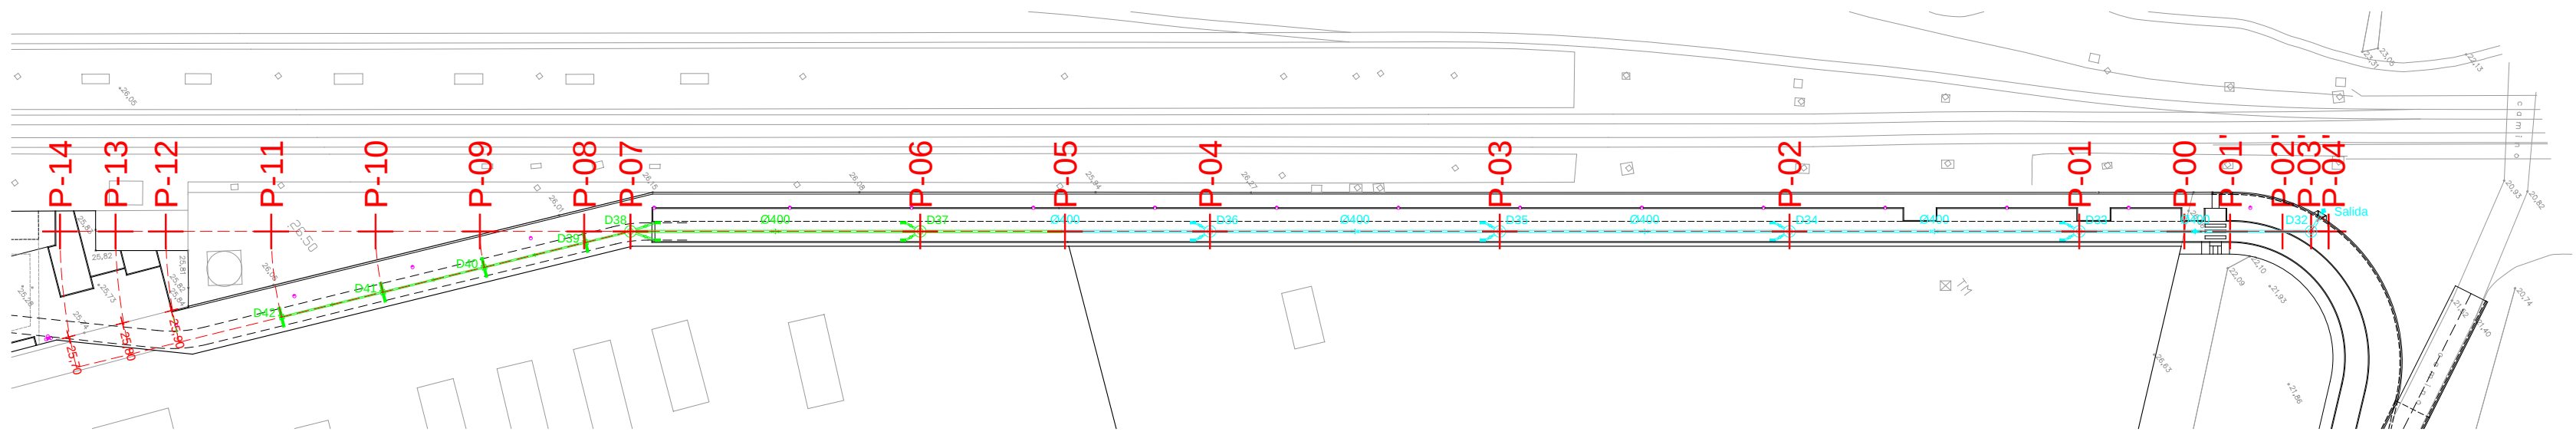


 Ajuntament de Benicarló	PROYECTO Proyecto de Urbanización del Polígono Industrial Sector 11 "COLLET II", y Vial Colindante en Suelo Urbano.		Escala V.: 1/100 H.: 1/1.000	Nº 7.2
	PLANO Red de Drenaje. Perfil Longitudinal. Prolongación Avenida Klein.		Dib. MON	LOS ARQUITECTOS MUNICIPALES Luis Pérez Lores/M ^a Concepción Mora Martínez
OFICINA TÉCNICA			Julio 2014 	

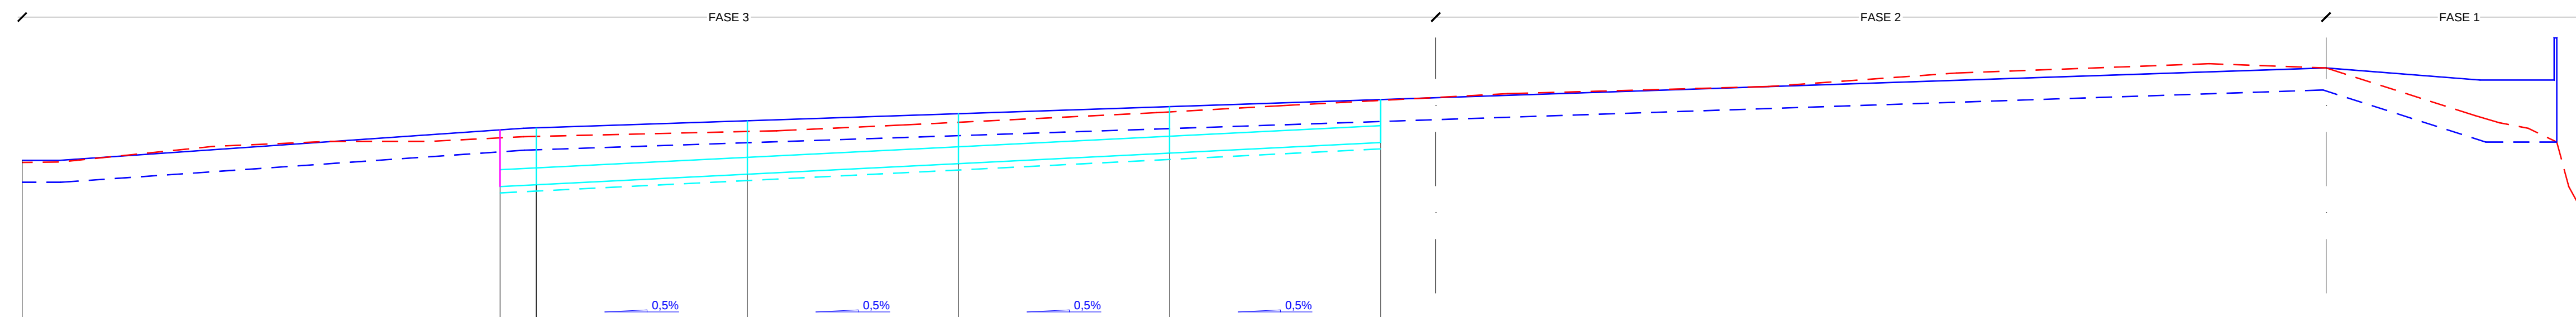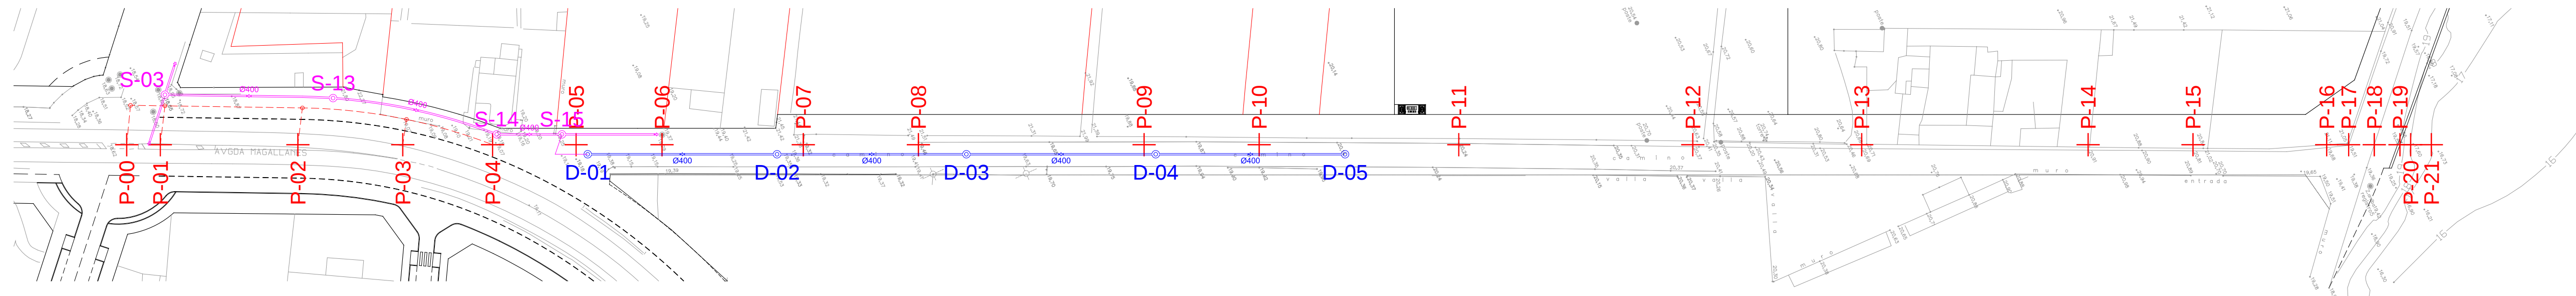
[illegible]

N-340 - CAMÍ ENCUBERT (red de drenaje).

 Ajuntament de Benicarló	
PROYECTO Proyecto de Urbanización del Polígono Industrial Sector 11 "COLLET II", y Vial Colindante en Suelo Urbano.	Escala V.: 1/100 H.: 1/1.000 N° 7.3 Dib. MON
PLANO Red de Drenaje. Perfil Longitudinal. N-340/Camino "Encubert".	LOS ARQUITECTOS MUNICIPALES  Luis Pérez Lores/Mª Concepción Mora Martínez
OFICINA TÉCNICA	Julio 2014 

 

E. 1/20

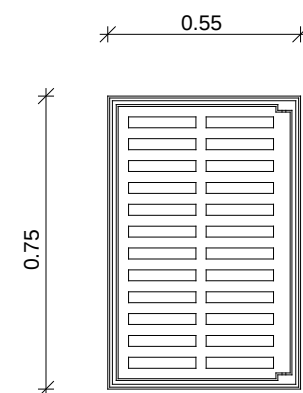

E. 1/10



E. 1/20




E. 1/20



E.H.R.	ESPESOR DE HORMIGON DE RECUBRIMIENTO
E.H.A.	ESPESOR DE HORMIGON DE ASIENTO
E.H.L.	ESPESOR DE HORMIGON LATERAL

 Ajuntament de Benicarló		
PROYECTO Proyecto de Urbanización del Poligono Industrial Sector 11 "COLLET II", y Vial Colindante en Suelo Urbano.	Escala 1/10-20	Nº 7.5
PLANO Red de Drenaje Detalles	Dib. MON	LOS ARQUITECTOS MUNICIPALES Luis Pérez Lores/M^a Concepción Mora Martínez
OFICINA TÉCNICA		Julio 2014 

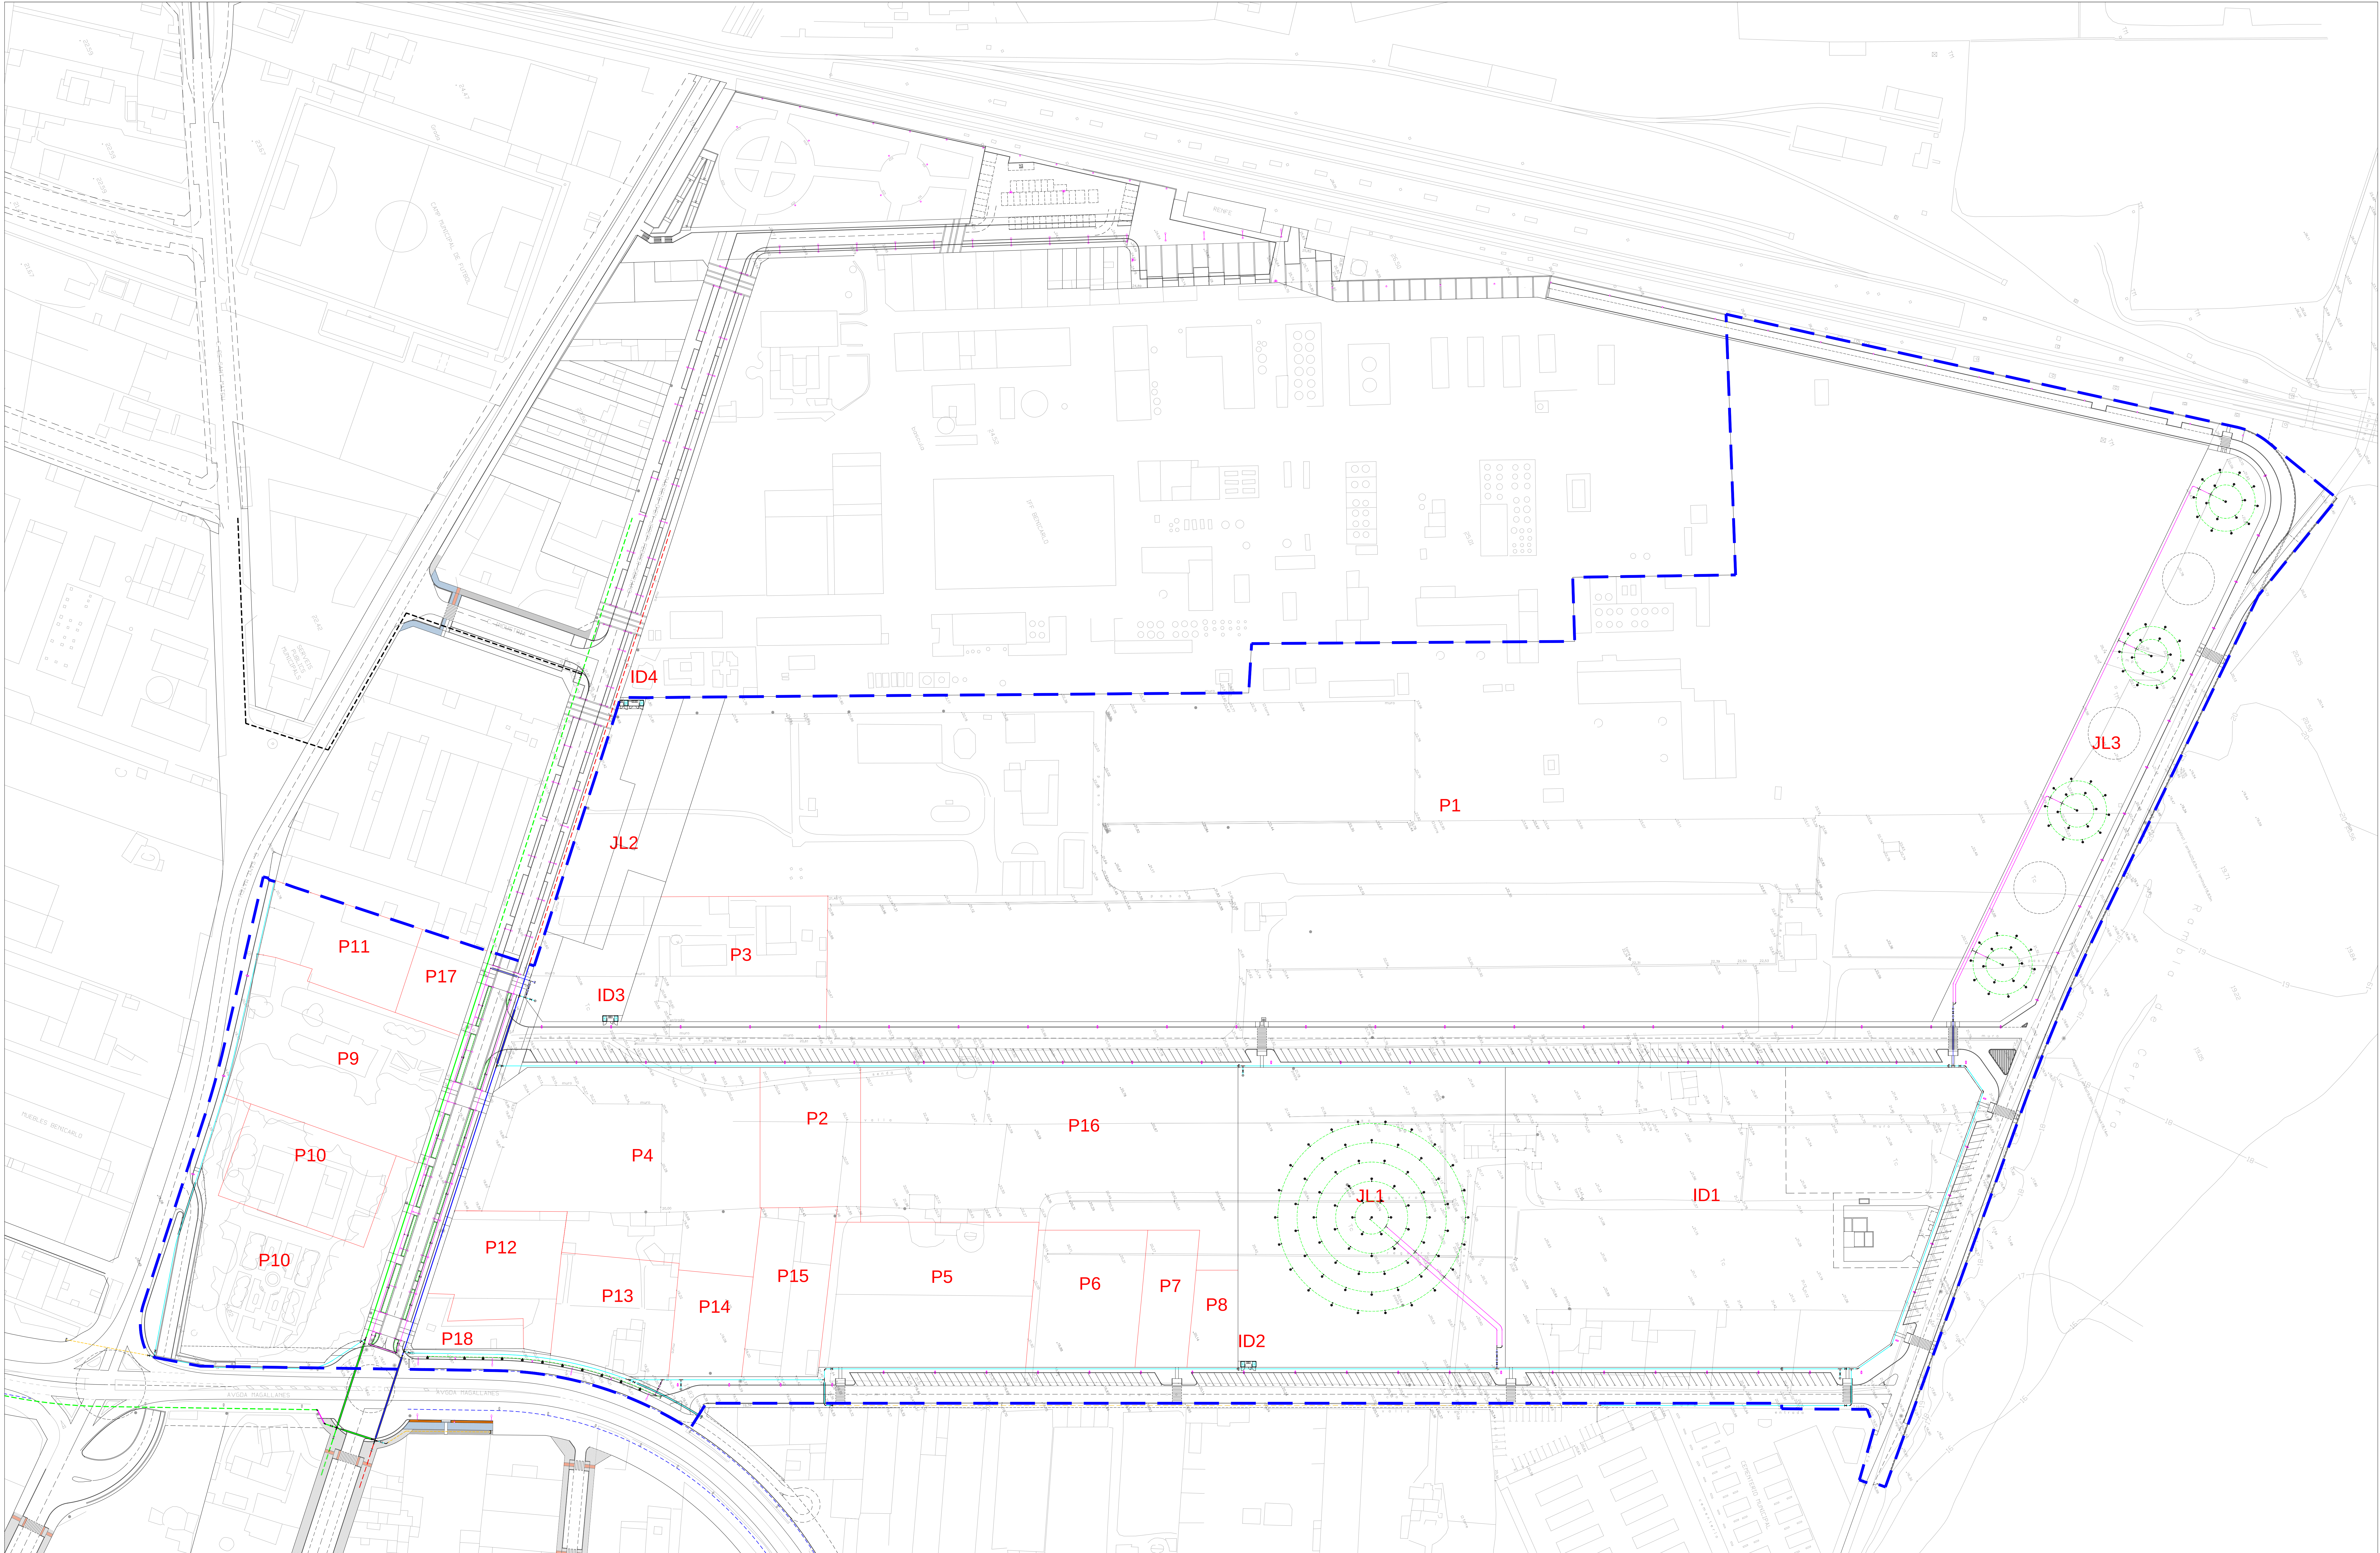

LEYENDA: RED DE RIEGO	
	Red de riego polietileno de baja densidad (PE32) Ø63, a instalar.
	Red de riego polietileno de baja densidad (PE32) Ø50, a instalar.
	Red de riego polietileno de baja densidad (PE32) Ø32, a instalar.
	Toma individual gotero autocompensante 3/4", a instalar.
	Zona de difusores emergentes 1/2", a instalar.

LEYENDA: RED DE ABASTECIMIENTO DE AGUA POTABLE	
	Red de abastecimiento de agua FC Ø300, existente.
	Red de abastecimiento de agua FD Ø300 de 10 atm., a instalar.
	Red de abastecimiento de agua FC Ø200, existente.
	Red de abastecimiento de agua FD Ø250 de 10 atm., a instalar.
	Red de abastecimiento de agua PE Ø250 de 10 atm., a instalar.
	Red de abastecimiento de agua PE Ø110 de 10 atm., a instalar.
	Red de abastecimiento de agua varios Ø de FC., existente.
	Valvula fundición cline elástico, remate superior capuchón de fundición.
	Te., en conducción de agua de FD, PE y FC.
	Codo varios ángulos, en conducción de agua de FD, PE y FC.
	Tapón de fundición, en conducción de agua de FD, PE y FC.
	Hidrante enterrado entrada de 3", una salida de 70mm., y dos de 45mm.



Ajuntament
de Benicarló

PROYECTO

Projecte de Urbanització del Polígon Industrial
Sector 11 "COLLET II", y Vial Colindante en Suelo Urbano.

PLANO

Red de Abastecimiento de Agua.
Planta General.

Escala

1/750

Nº

8

Dib.

MON

LOS ARQUITECTOS MUNICIPALES


Luz Rodríguez Mª Concepción

OFICINA TÉCNICA

Julio 2014


DETALLE: ESQUEMA ACOMETIDA DOMICILIARIA

E. 1/10

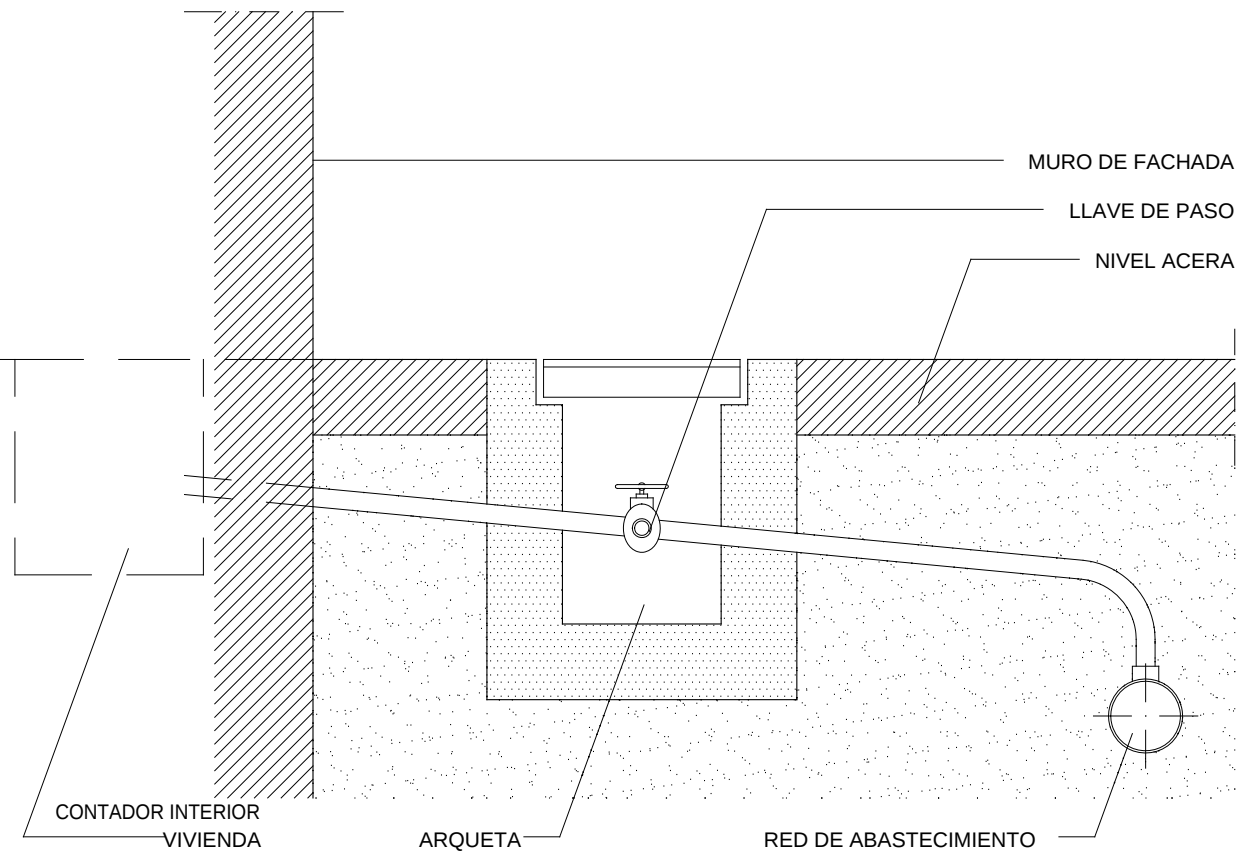


DETALLE: CODO DE 45° COLOCADO

E. 1/20

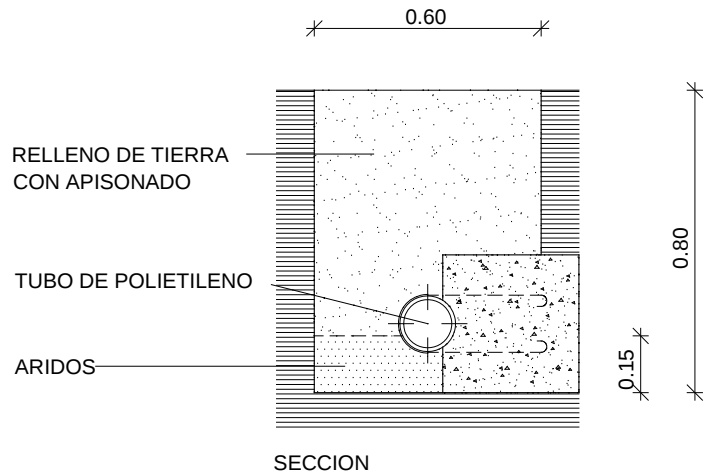


DETALLE: TAPON COLOCADO

E. 1/20

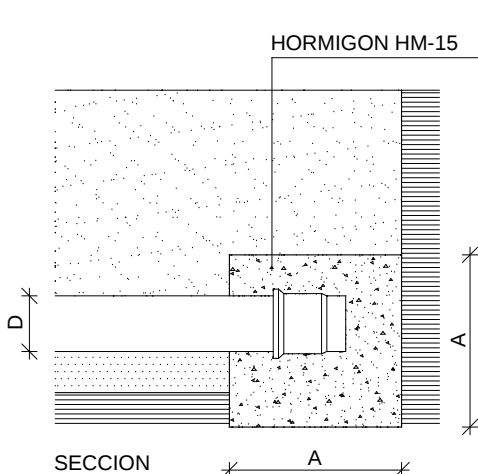


DETALLE: CONDUCCION DE POLIETILENO

E. 1/20

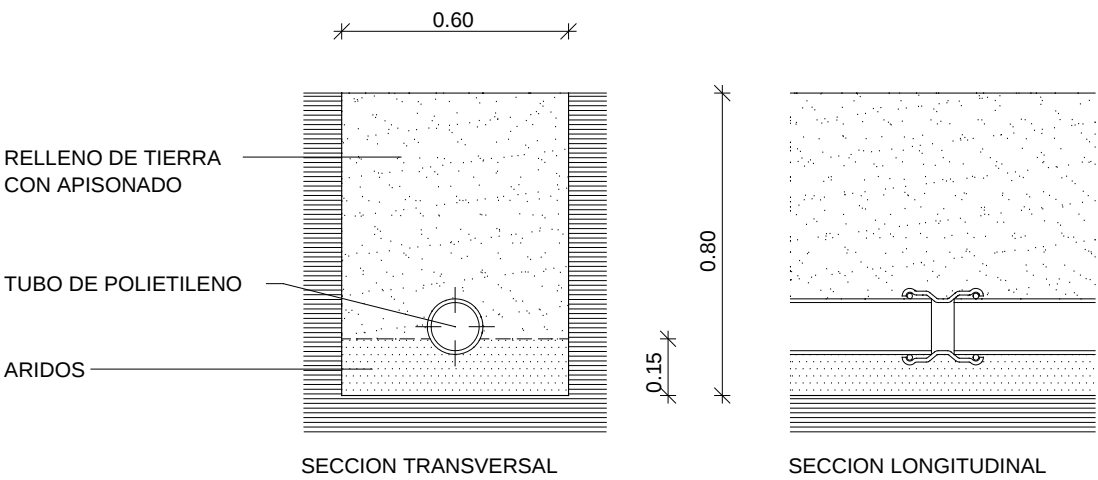


DETALLE: CODO DE 45° COLOCADO

E. 1/20

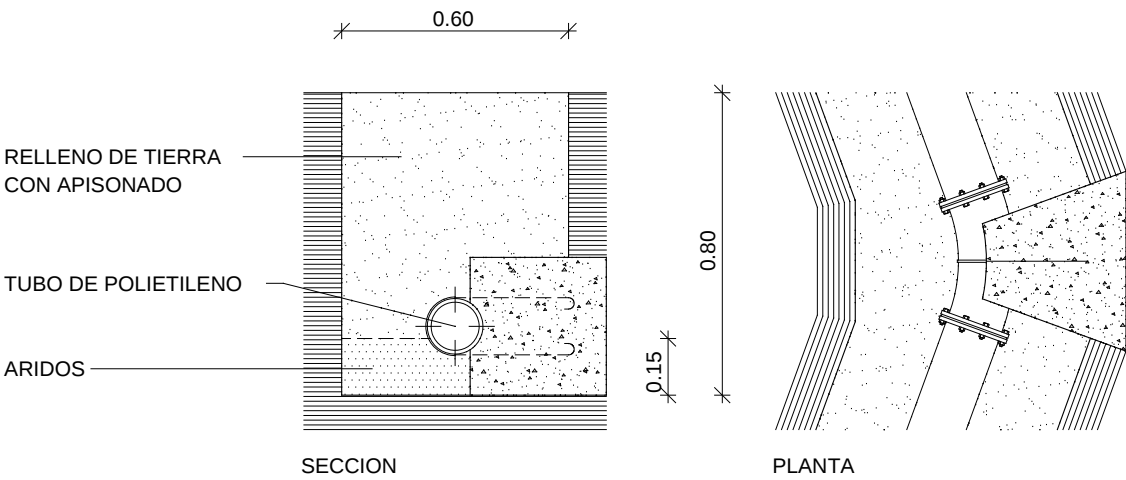


DETALLE: ARQUETA DE REGISTRO

E. 1/20

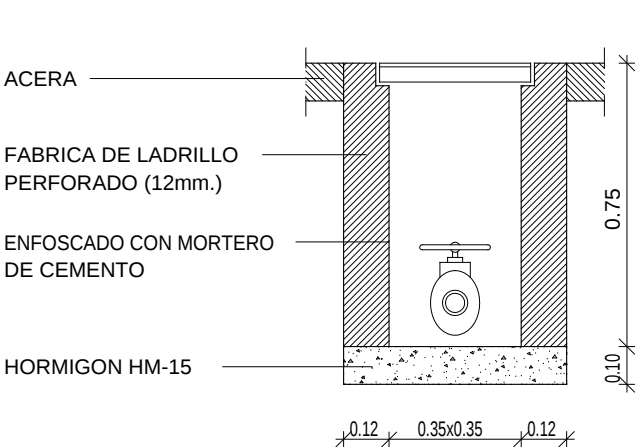


DETALLE: PROTECCION TUBERIA ABASTECIMIENTO EN CRUCE DE CALZADA

E. 1/20

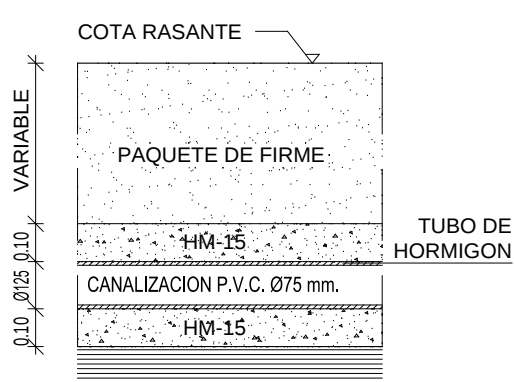

DETALLE: HIDRANTE


E. 1/20

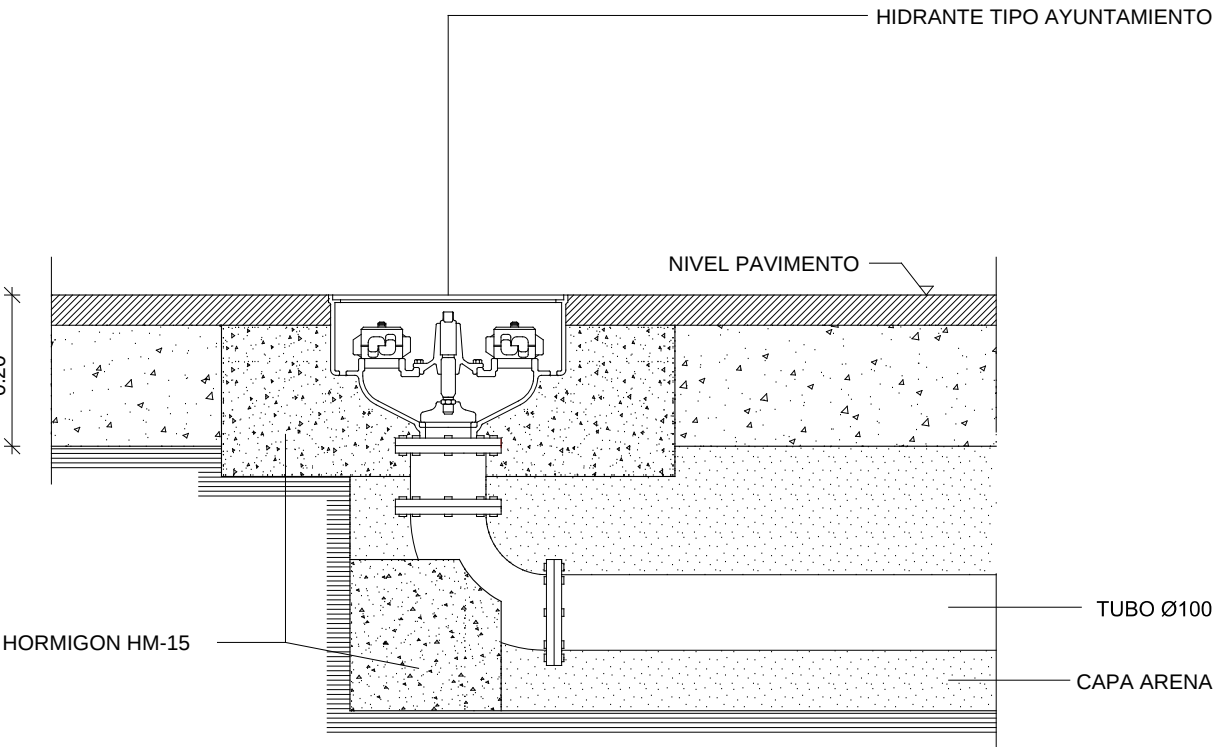

PROYECTO Proyecto de Urbanización del Poligono Industrial Sector 11 "COLLET II", y Vial Colindante en Suelo Urbano.	Escala	1/10-20	Nº 8.1
	Dib.	MON	
PLANO Red de Abastecimiento de Agua Detalles	LOS ARQUITECTOS MUNICIPALES Luis Pérez Lores/Mª Concepción Mora Martínez		

OFICINA TÉCNICA	Julio 2014
-----------------	------------



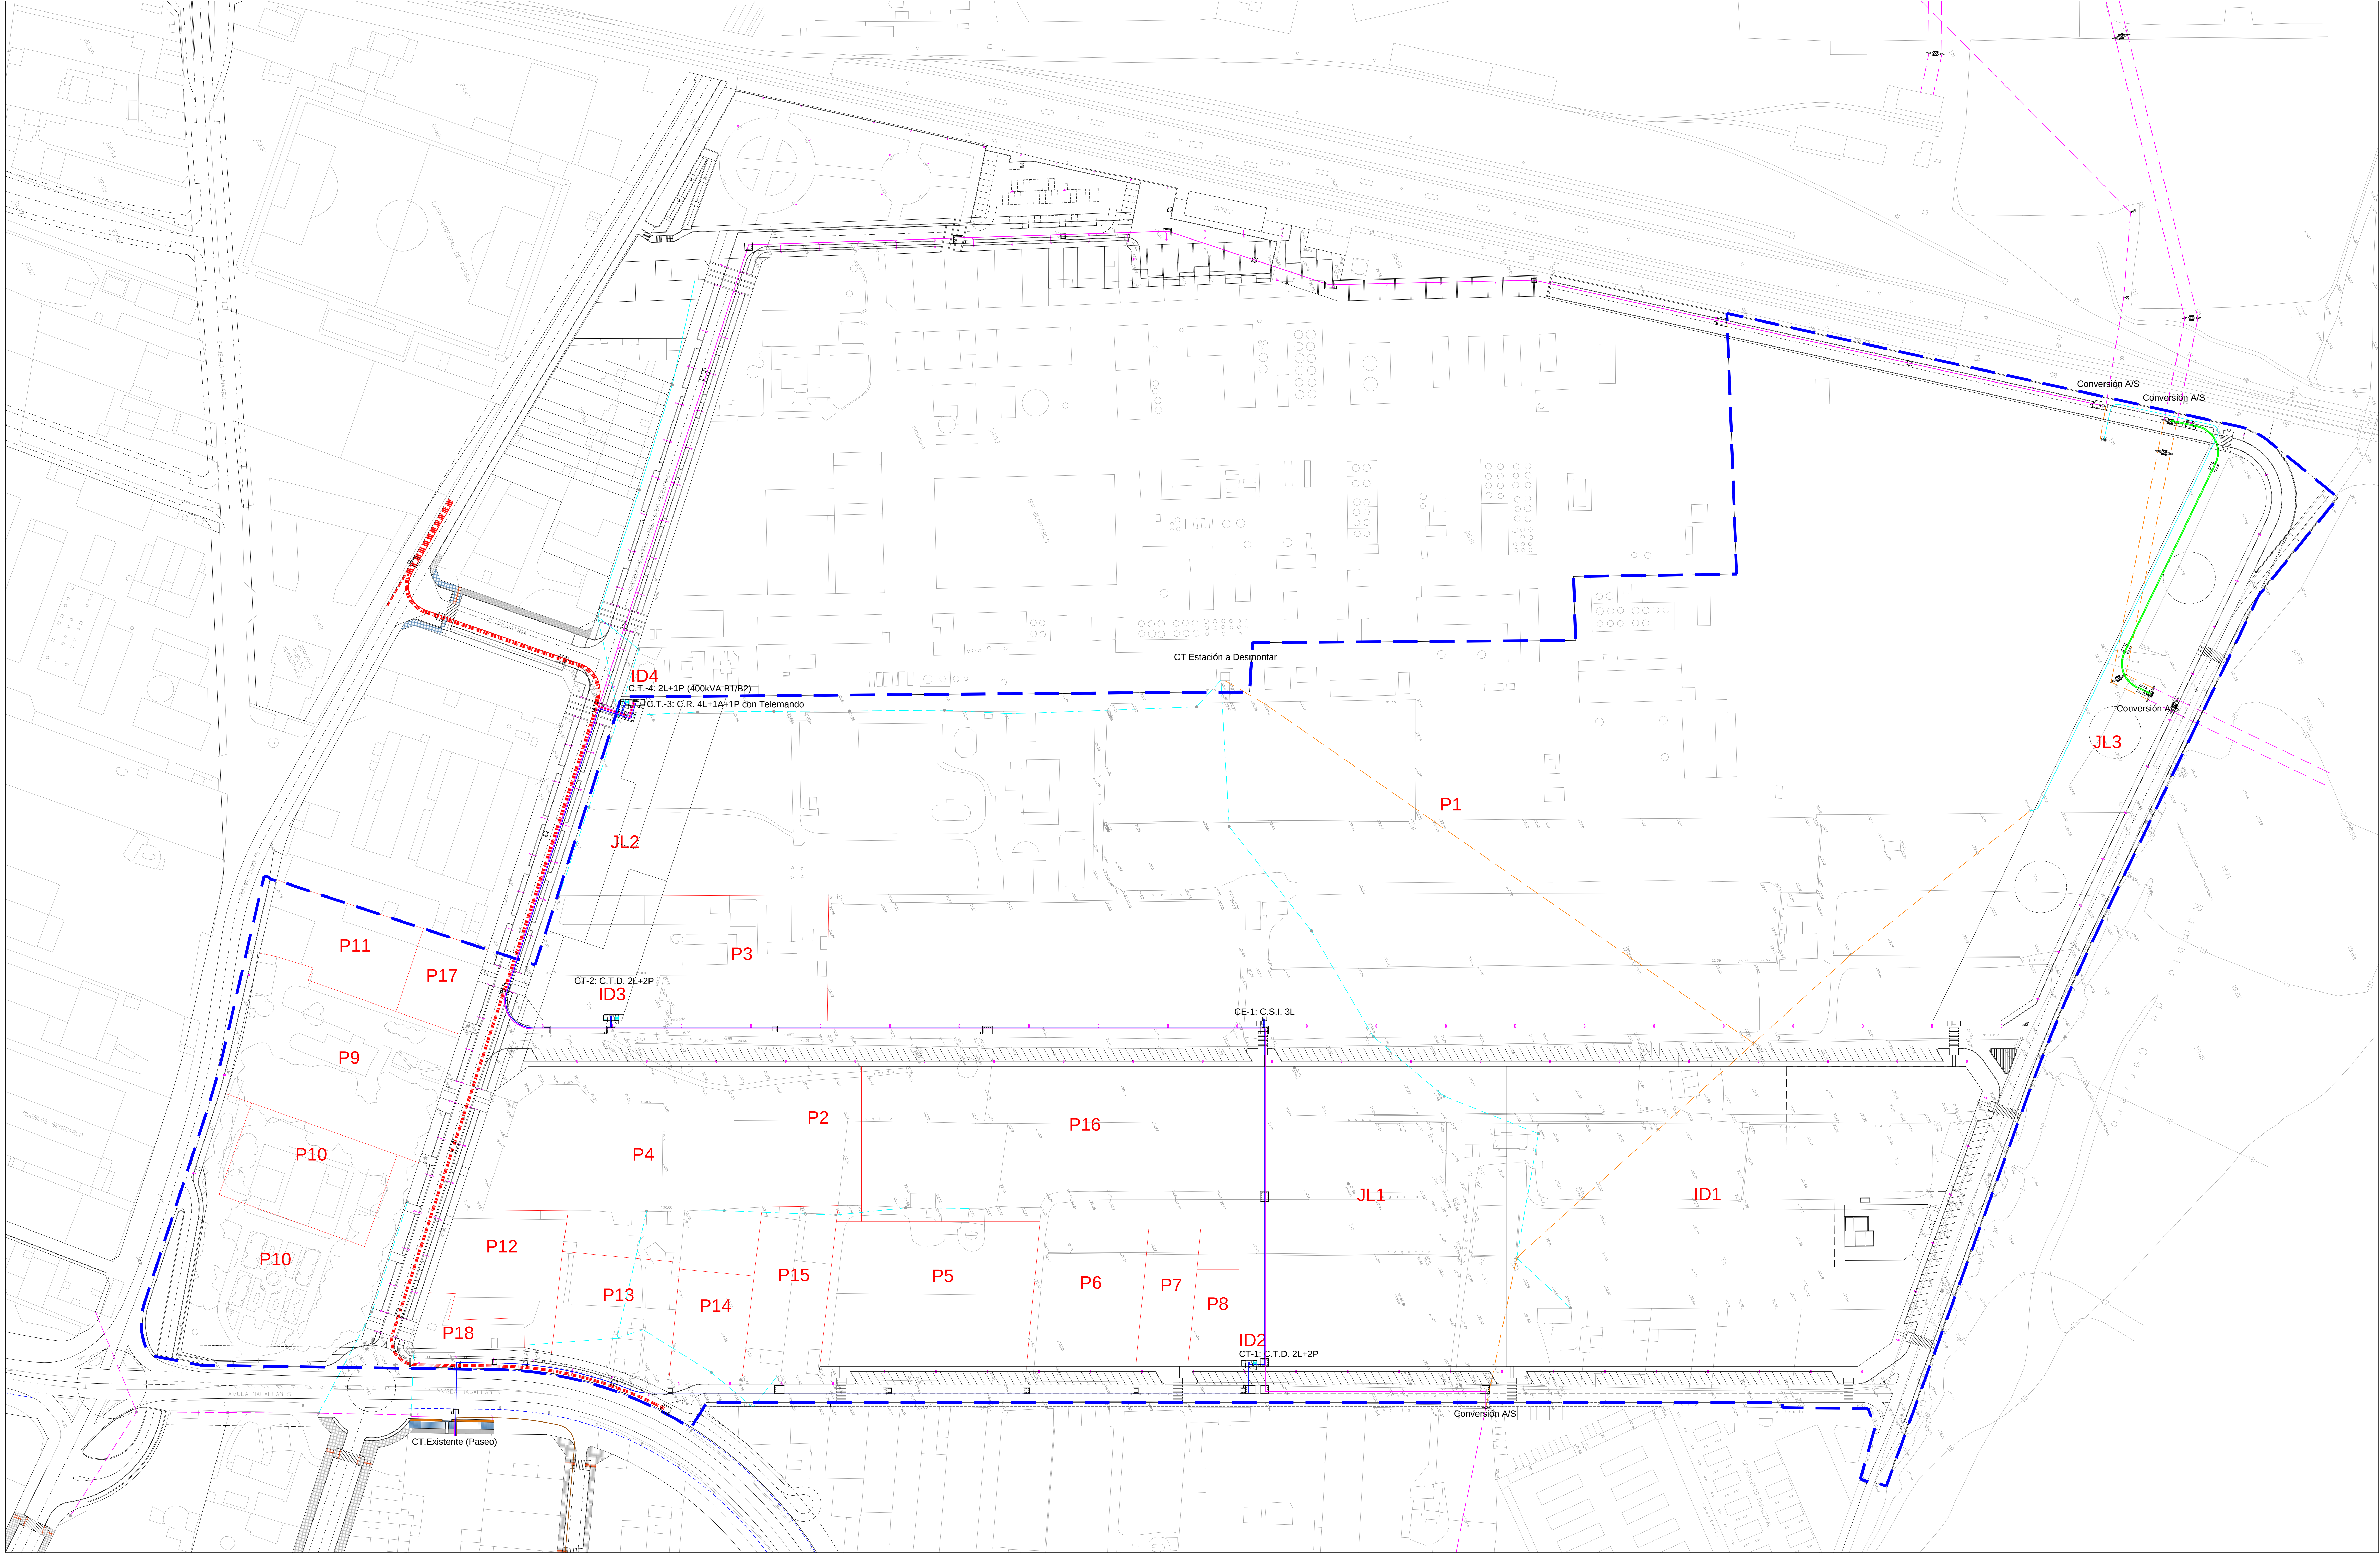

LEYENDA: RED ELÉCTRICA DE ALTA Y MEDIA TENSIÓN	
	Líneas aéreas de Media Tensión, que entran en el Sector.
	Líneas aéreas de Media Tensión, a desmontar. 1.- L-27 CIRCUNVALACIÓN NORTE (Benicarló). 2.- L-5 VINARÓZ CENTRO (Vinaros). 3.- L-26 PLAYA (Benicarló).
	Línea subterránea de Media Tensión, a desmontar (L-27).
	Línea subterránea de Media Tensión, a instalar (L-5 y L-26). 2.- L-5 VINARÓZ CENTRO, tipo HEPRZ1 AL 400mm ² . 3.- L-26 PLAYA, tipo HEPRZ1 AL 400mm ² .
	Línea subterránea de Media Tensión, soterramiento dentro del Sector. - Tipo HEPRZ1 de 240mm ² AL. (L-27)
	Nuevo circuito desde ST-BENICARLO, hasta el centro de Reparto. - Tipo LA-180 aéreo y HEPRZ1 3x1x400mm ² AL subterráneo.
	Línea subterránea de Media Tensión, interconexión C.T. del Sector. - Tipo HEPRZ1 de 240mm ² AL.
	Línea subterránea de Media Tensión, existente (L-27).

NOTA:
LAS ARQUETAS SE JUSTIFICARÁN EN EL PROYECTO DE INSTALACIONES

PROYECTO
Proyecto de Urbanización del Polígono Industrial
Sector 11 "COLLET II", y Vial Colindante en Suelo Urbano.

PLANO
Red Eléctrica de A.T. y M.T. Distribución.
Según Informe: Plana General.

Escala 1/750
Dib. MON

Nº 9

LOS ARQUITECTOS MUNICIPALES
Luis José Costa Mª Concepción Ferraz

Julio 2014

OFICINA TÉCNICA




LEYENDA: RED ELÉCTRICA DE BAJA TENSION

	Línea enterrada/entubada (3x240mm ² +1x150mm ² AL-RV 0.6/1kV Tipo SG)
	8 Circuitos/Transformador de 630 KVA.
	Línea enterrada/entubada (3x240mm ² +1x150mm ² AL-RV 0.6/1kV Tipo SG)
	5 Circuitos/Transformador de 400 KVA.



Nicho polígono prefabricado, medidas exteriores de 2217x1002x500mm., puerta de acero galvanizado y base para nicho prefabricado con medidas exteriores 750x1134x700mm. Con caja general de protección de doble aislamiento esquema D, con bases fijas y fusibles de 250A/400 A, provista de bornes de 6-240mm² para línea repartidora y para entrada-salida de acometida.

PROYECTO Proyecto de Urbanización del Polígono Industrial Sector 11 "COLLET II", y Vial Colindante en Suelo Urbano.	
Escala: 1/750 Nº 9.1	
Dib. MON	
PLANO Red Eléctrica de B.T. - Distribución. Según Informe, Planta General.	
LOS ARQUITECTOS MUNICIPALES Luis José Llorente Corrales	
OFICINA TÉCNICA	
Julio 2014	

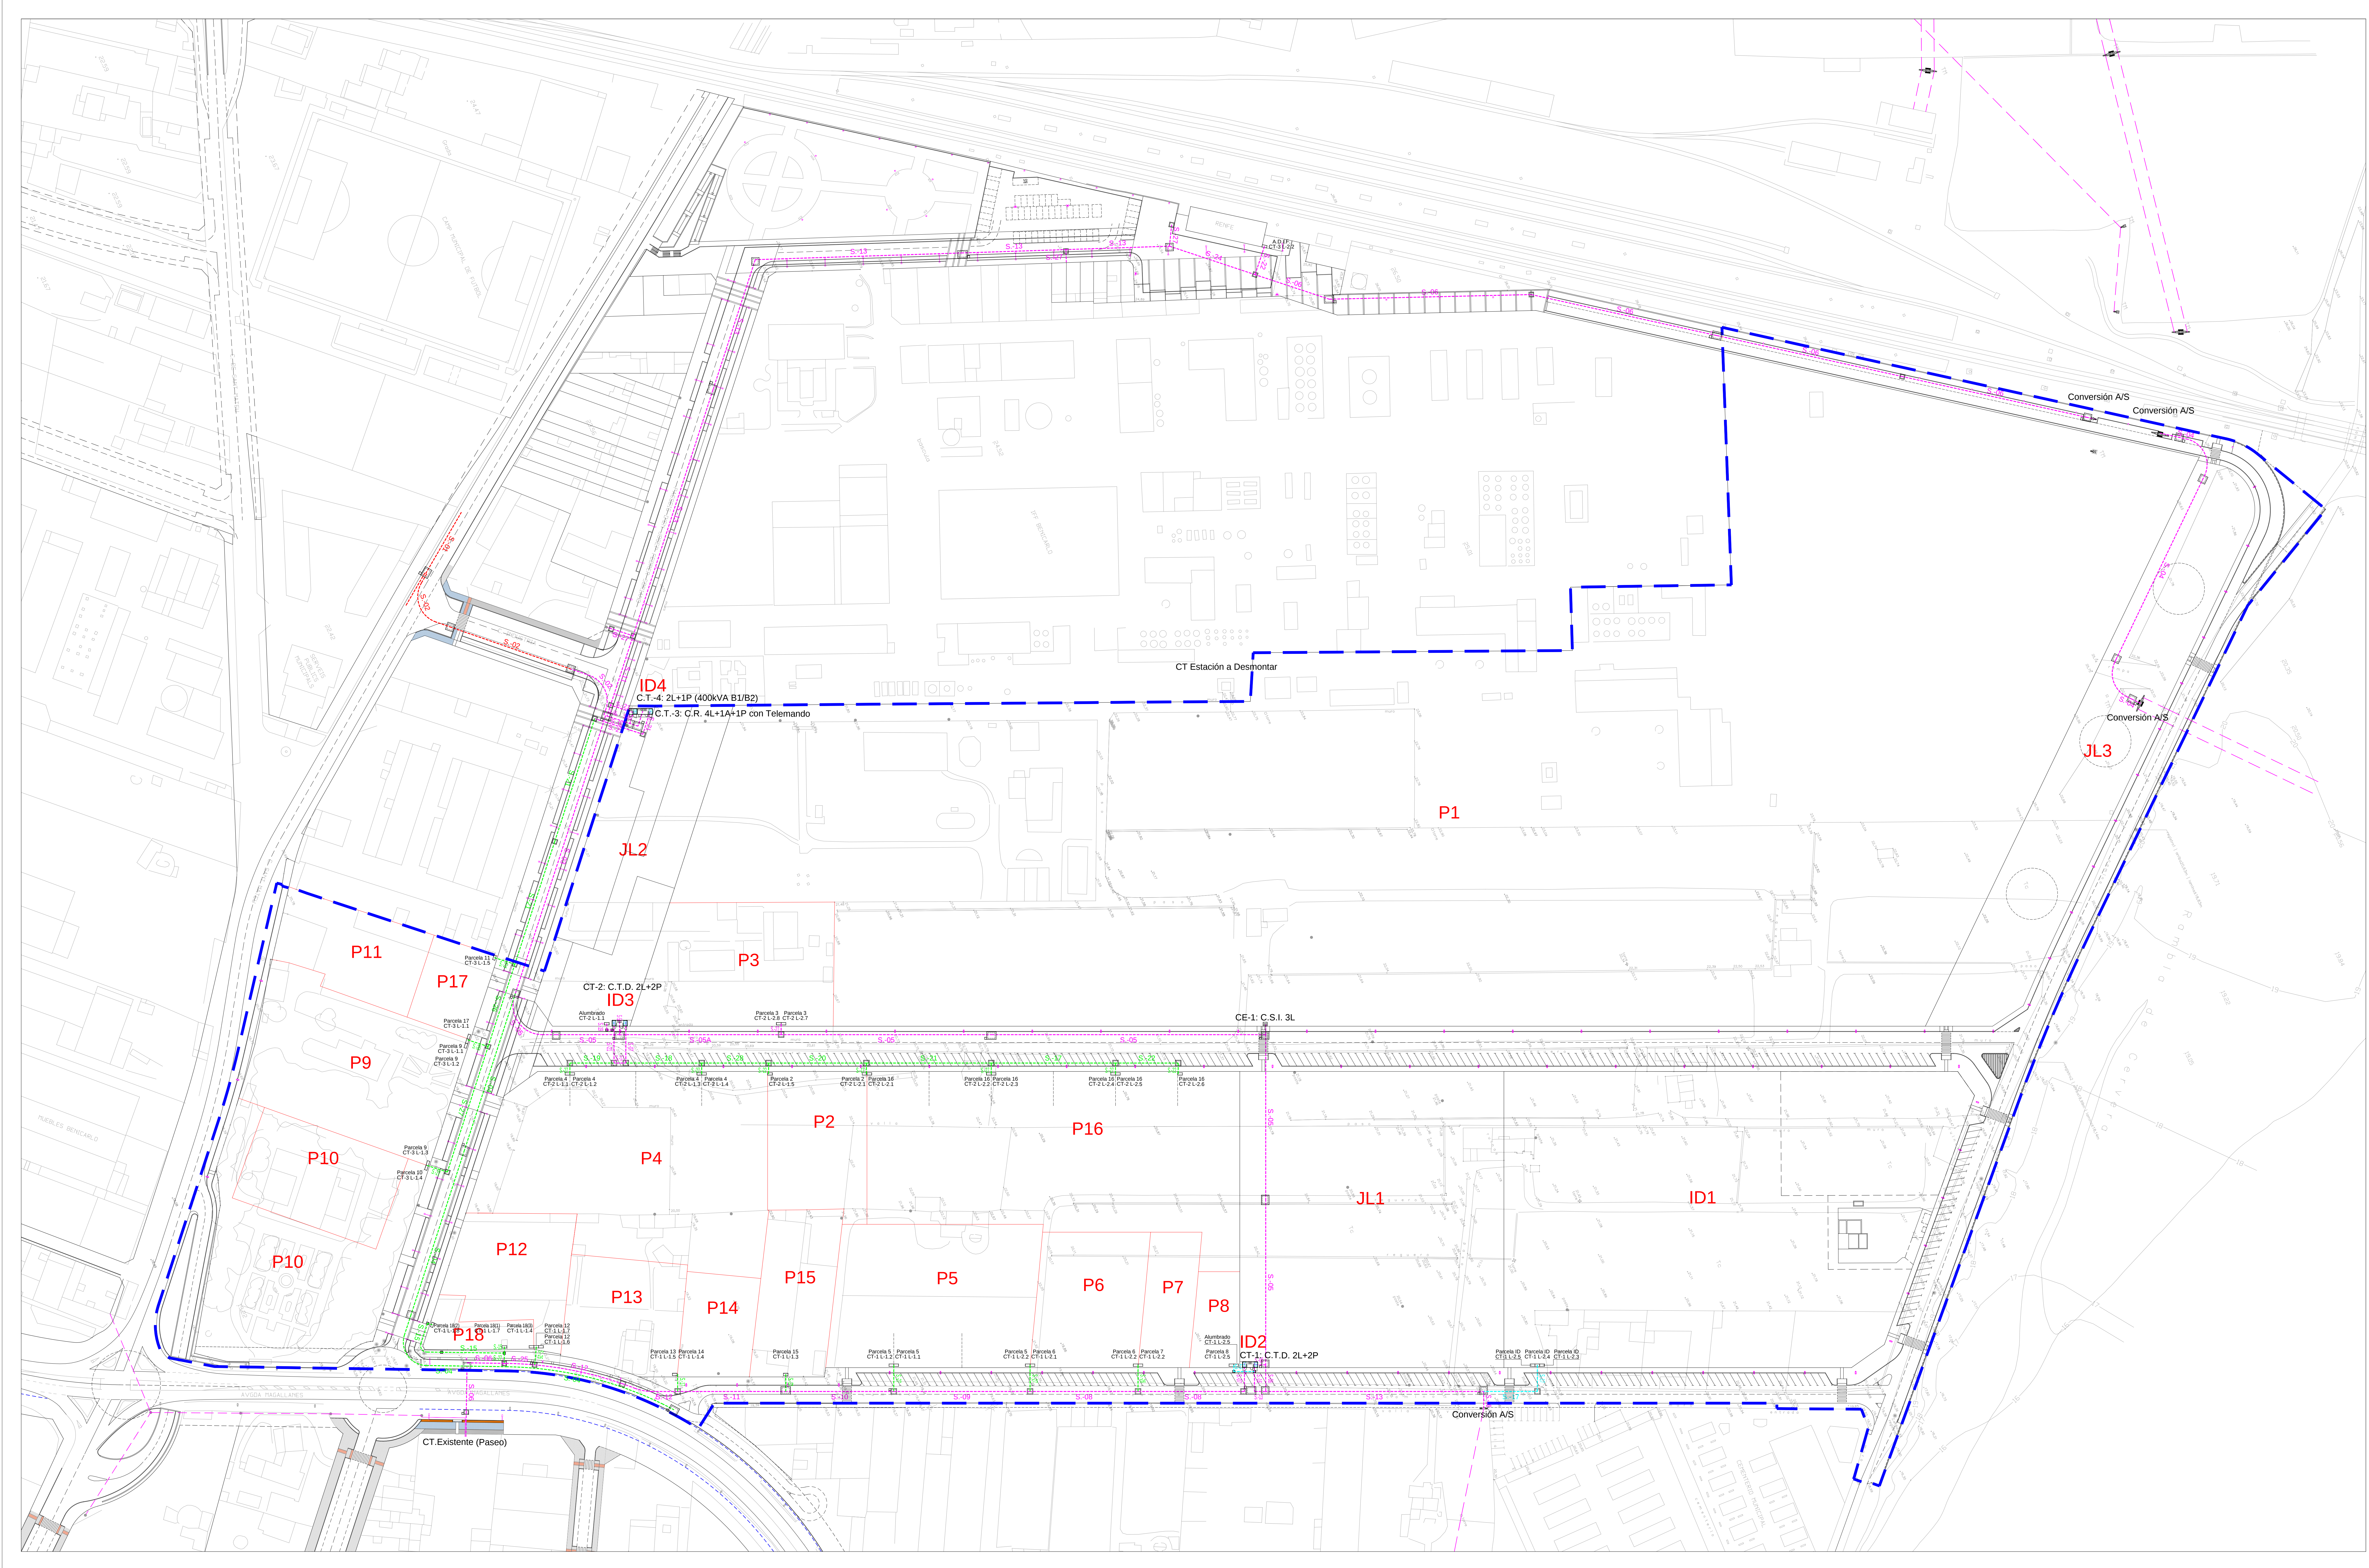


LEYENDA: FASES DE LAS ZANJAS TIPO	
	Secciones tipo fuera de proyecto, a desarrollar en la FASE - 1
	Secciones tipo según proyecto, a desarrollar en la FASE - 1
	Secciones tipo según proyecto, a desarrollar en la FASE - 2
	Secciones tipo según proyecto, a desarrollar en la FASE - 3

PROYECTO	
Sector 11 "COLLET II", y Vial Colindante en Suelo Urbano.	
PLANO	
Red Eléctrica de Distribución.	
Situación de las Zanjas Tipo.	
Escala 1/750	
Dib. MON	
LOS ARQUITECTOS MUNICIPALES	
Julio 2014	
OFICINA TÉCNICA	
Nº 9.2	

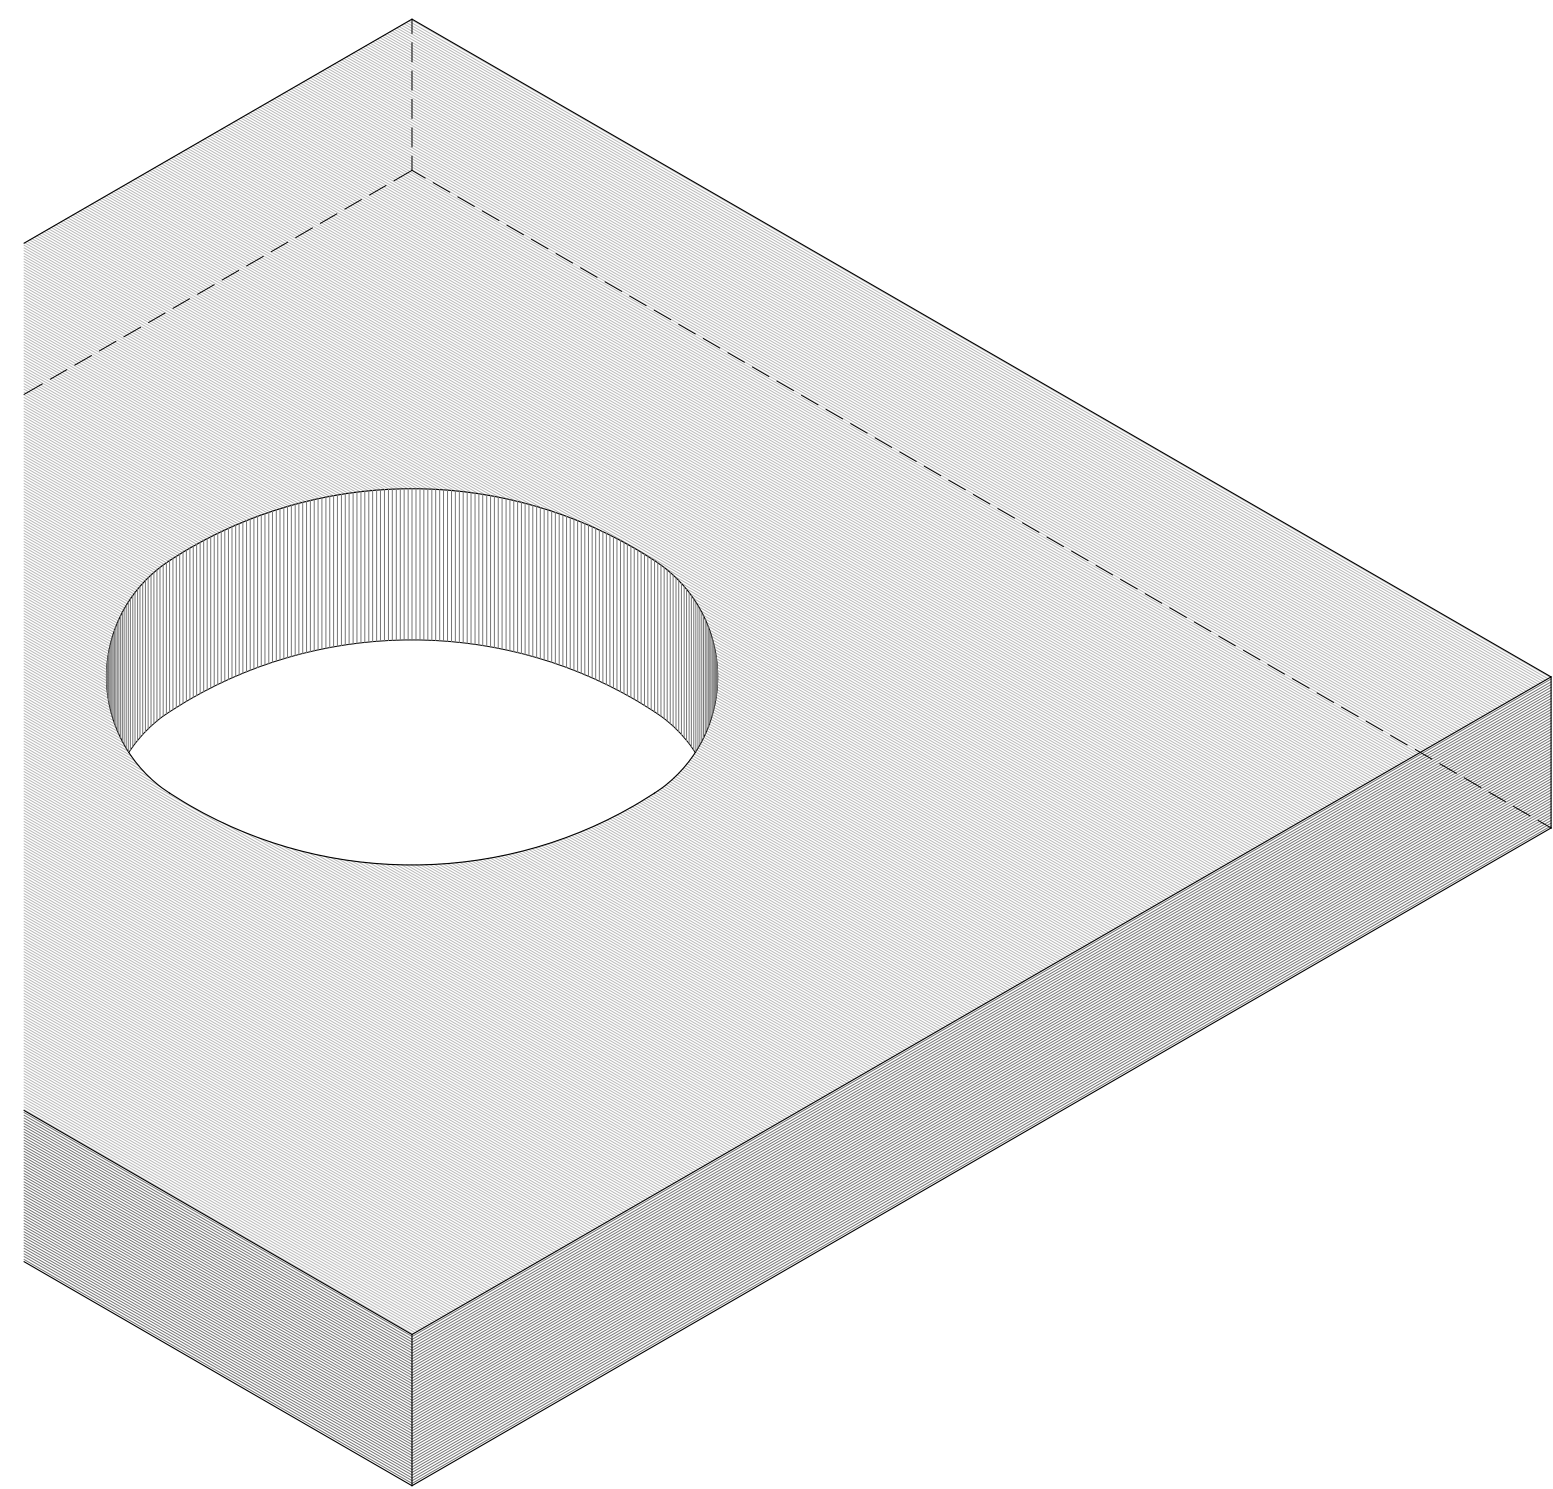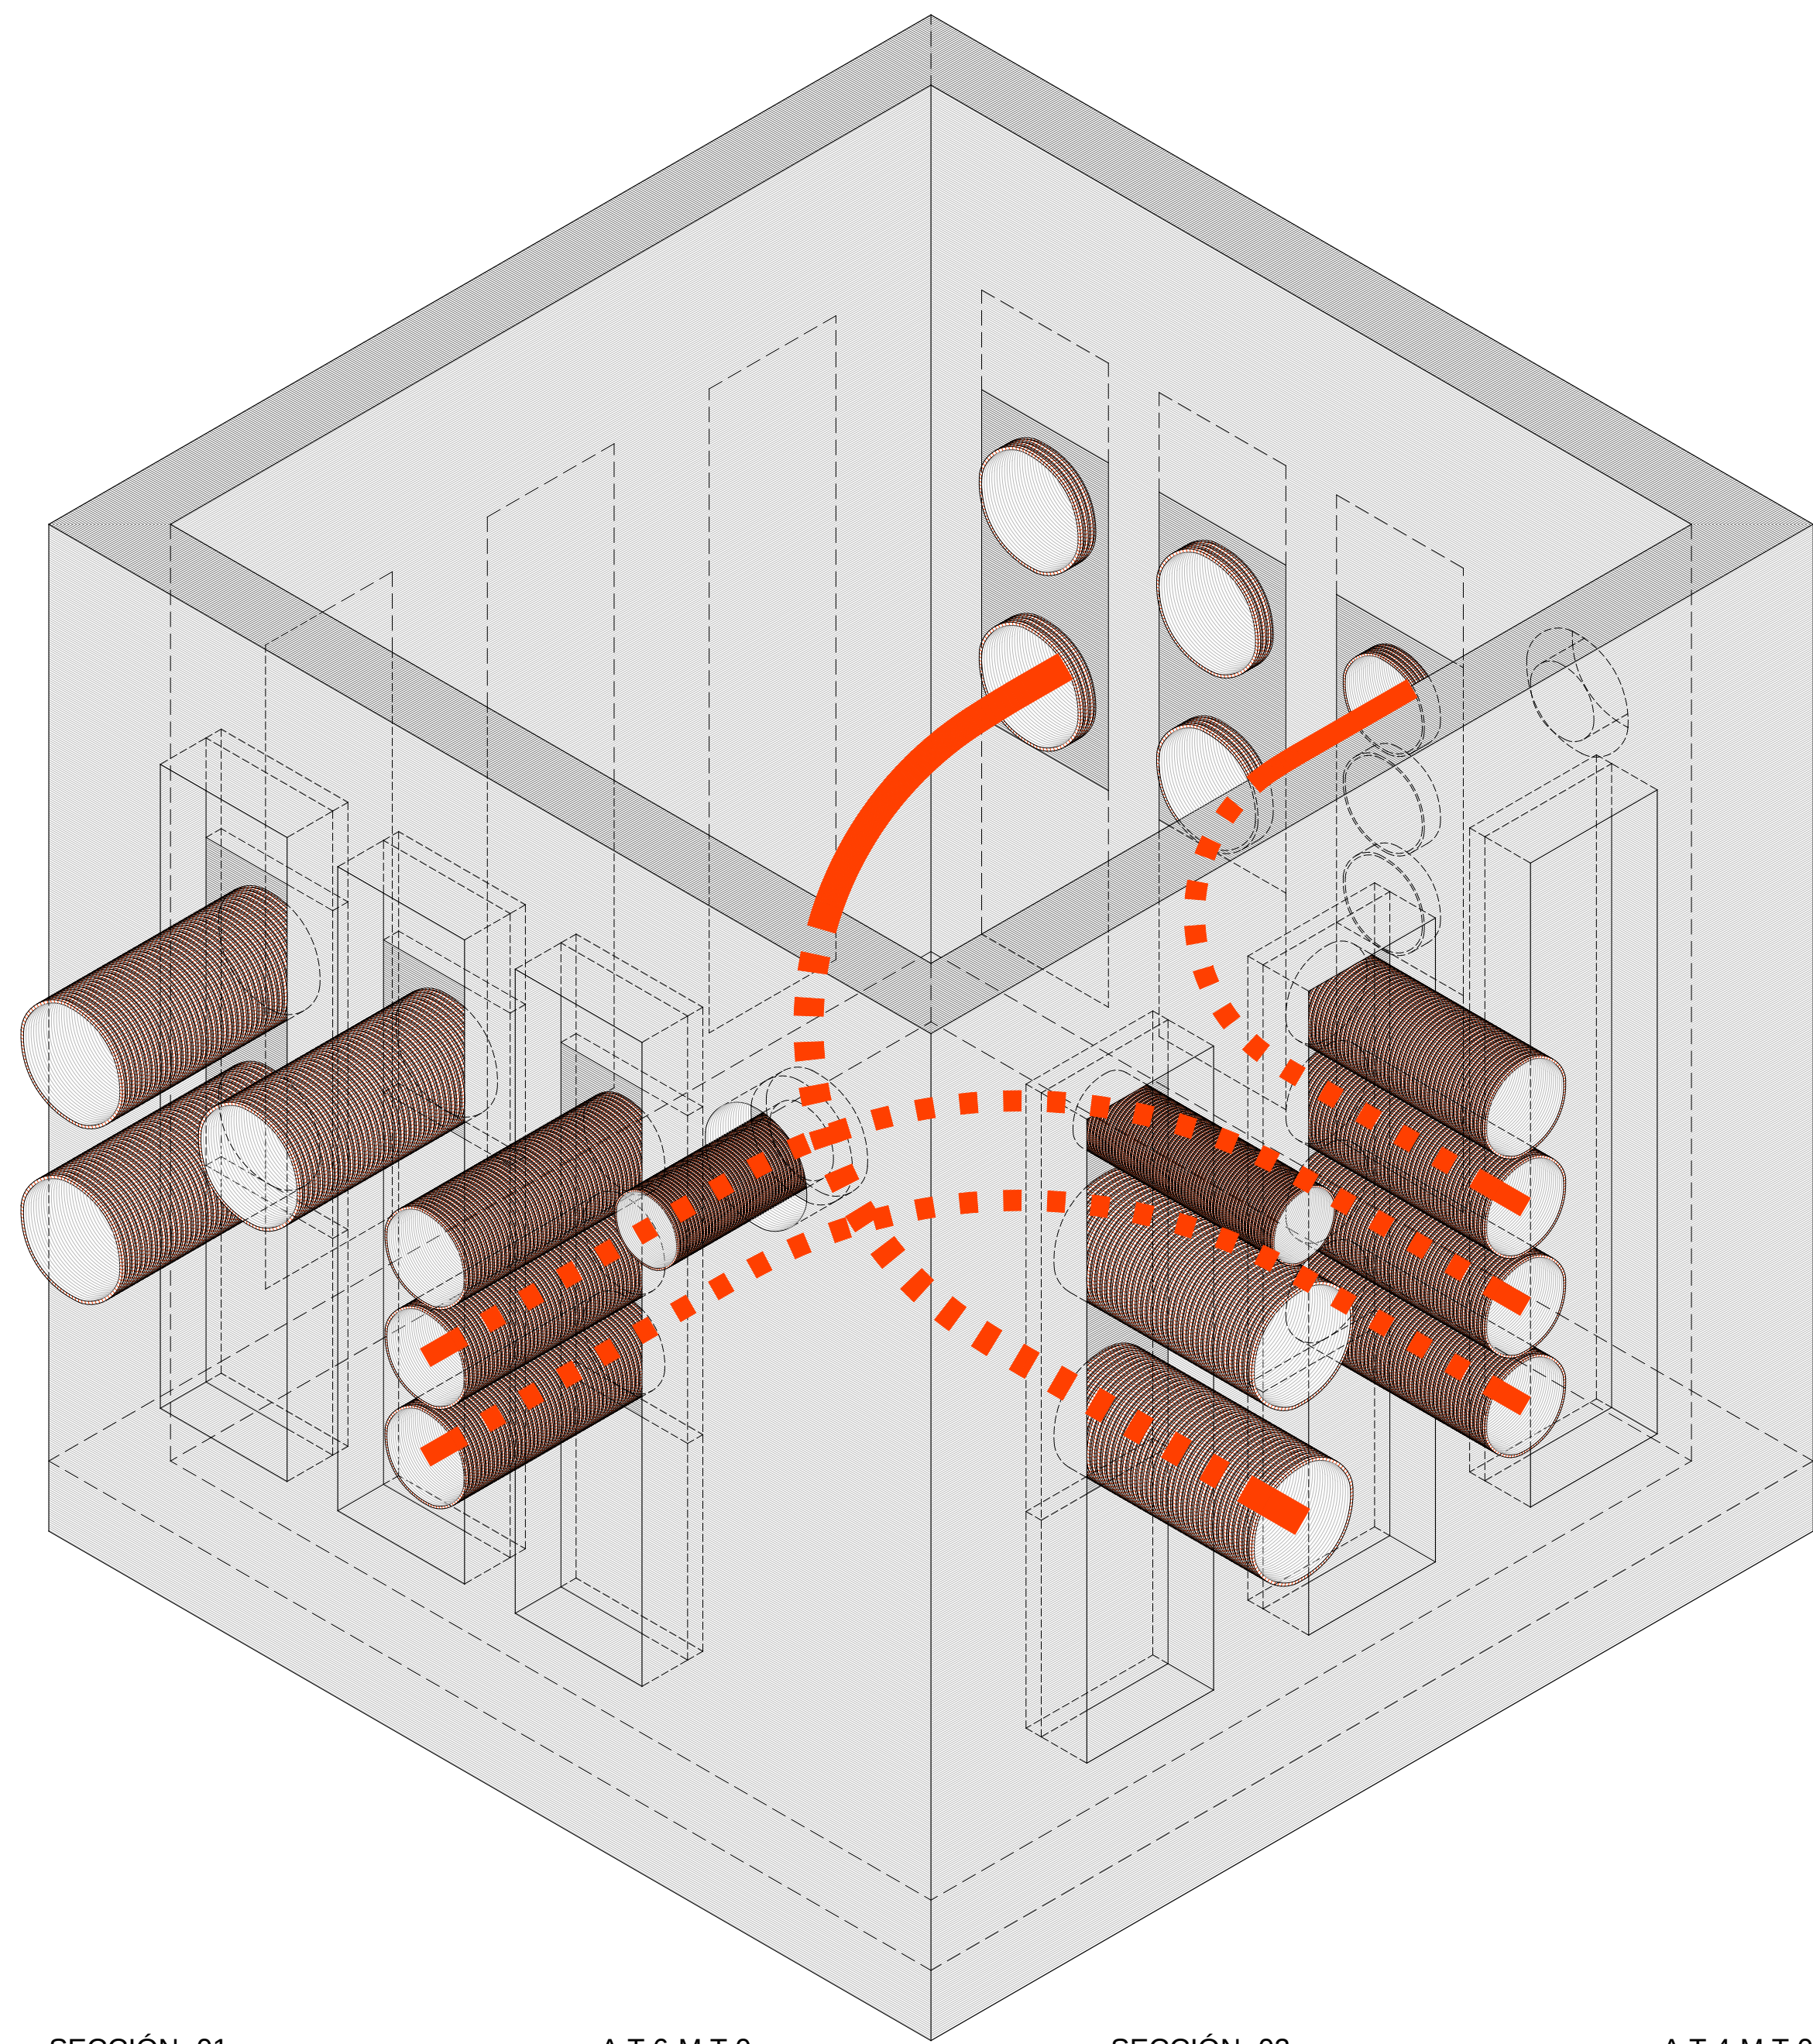


ARQUETA DE PASO PARA IBERDROLA, TIPO.-"150x150x160cm"

SECCIÓN.-

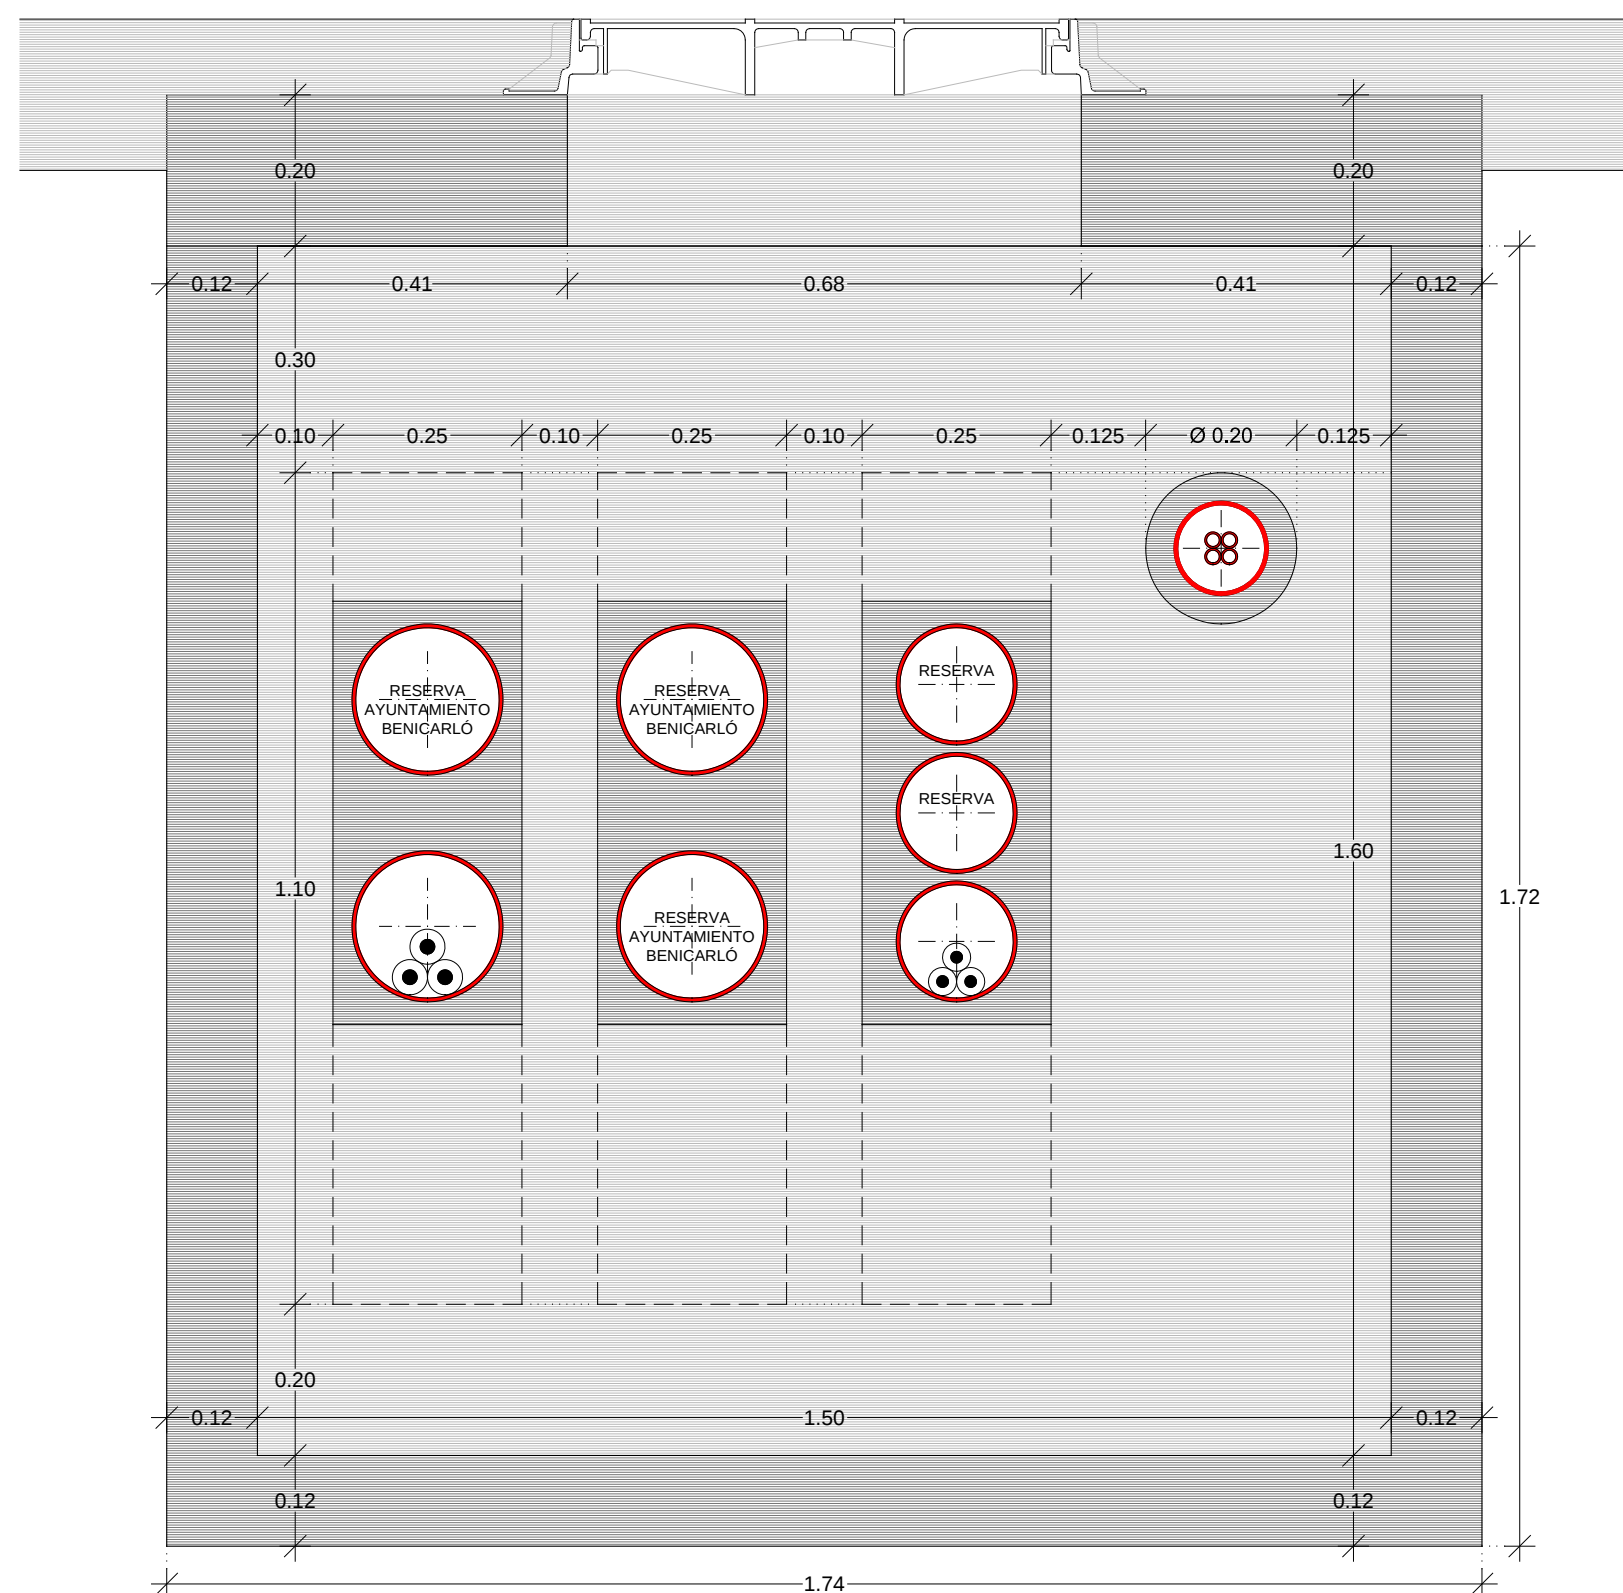


TAPA ARQUETA DE PASO, TIPO.-"174x174x20cm"


LOSA PREFABRICADA Y TAPA T3.-

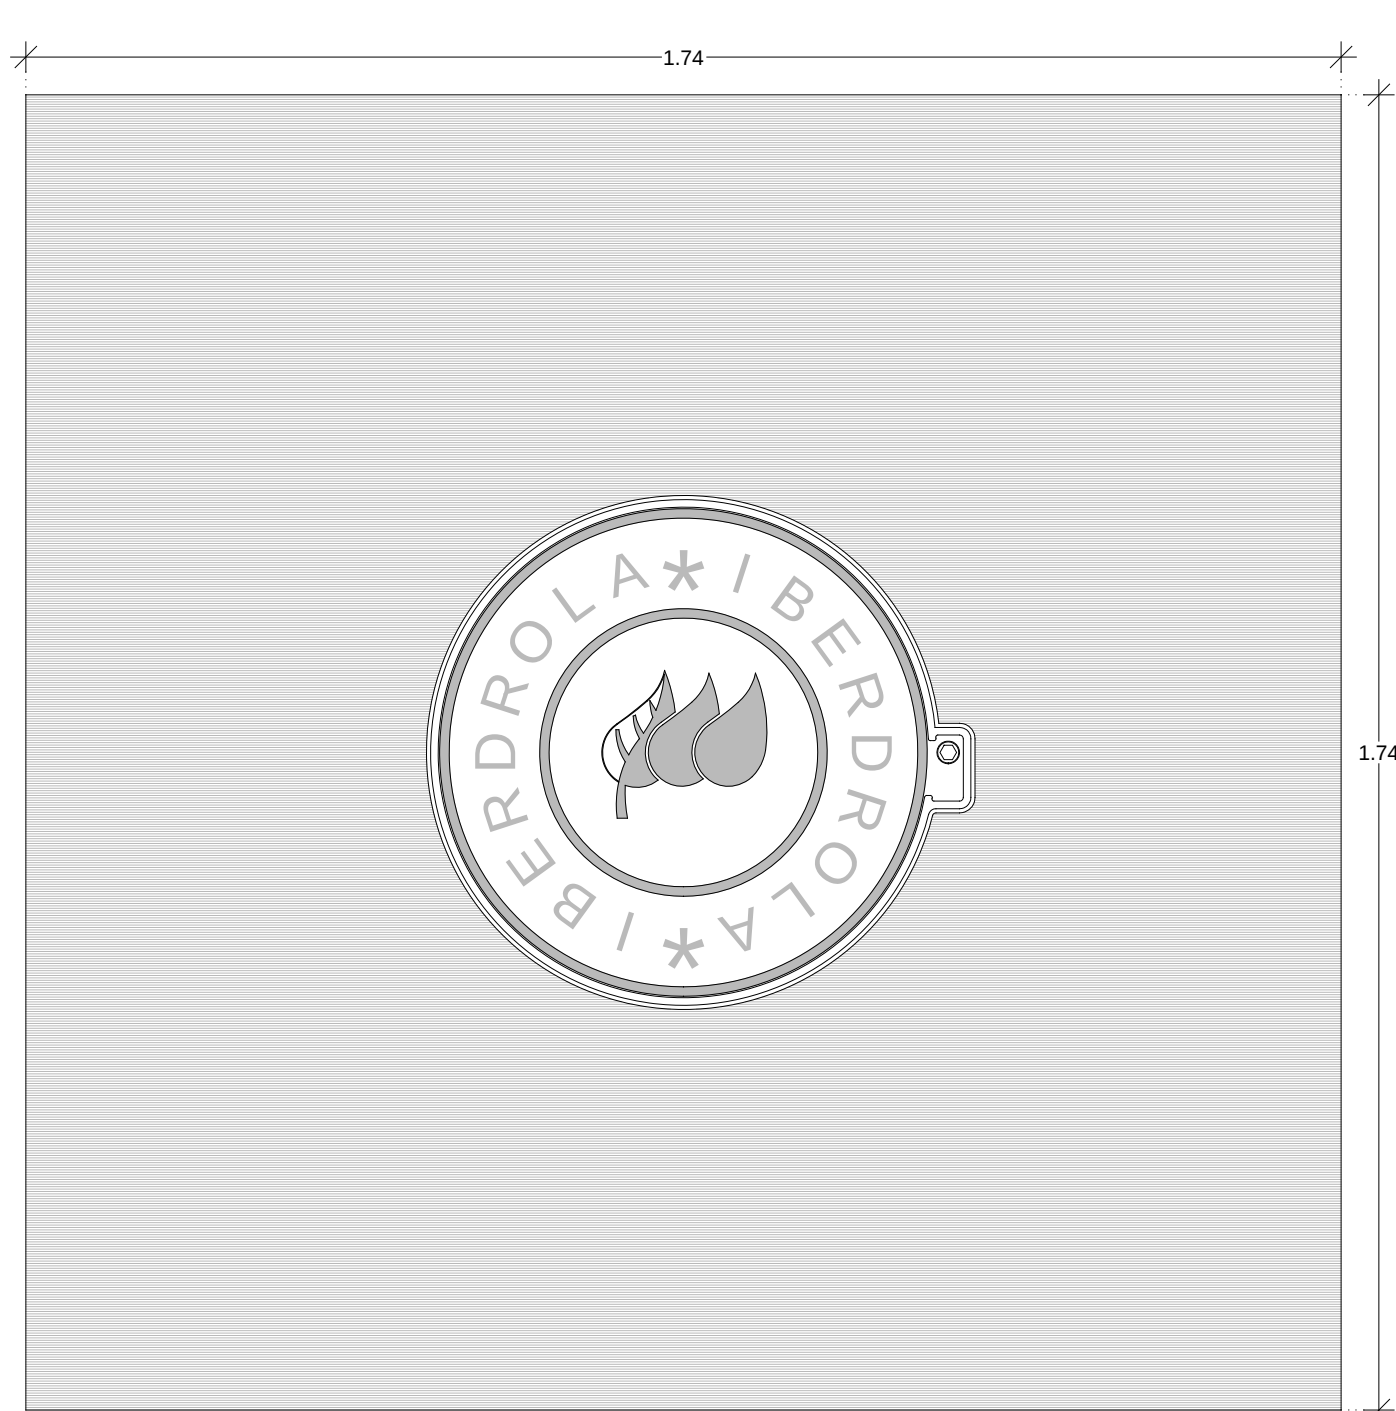


SECCIÓN.-01 A.T.6-M.T.0

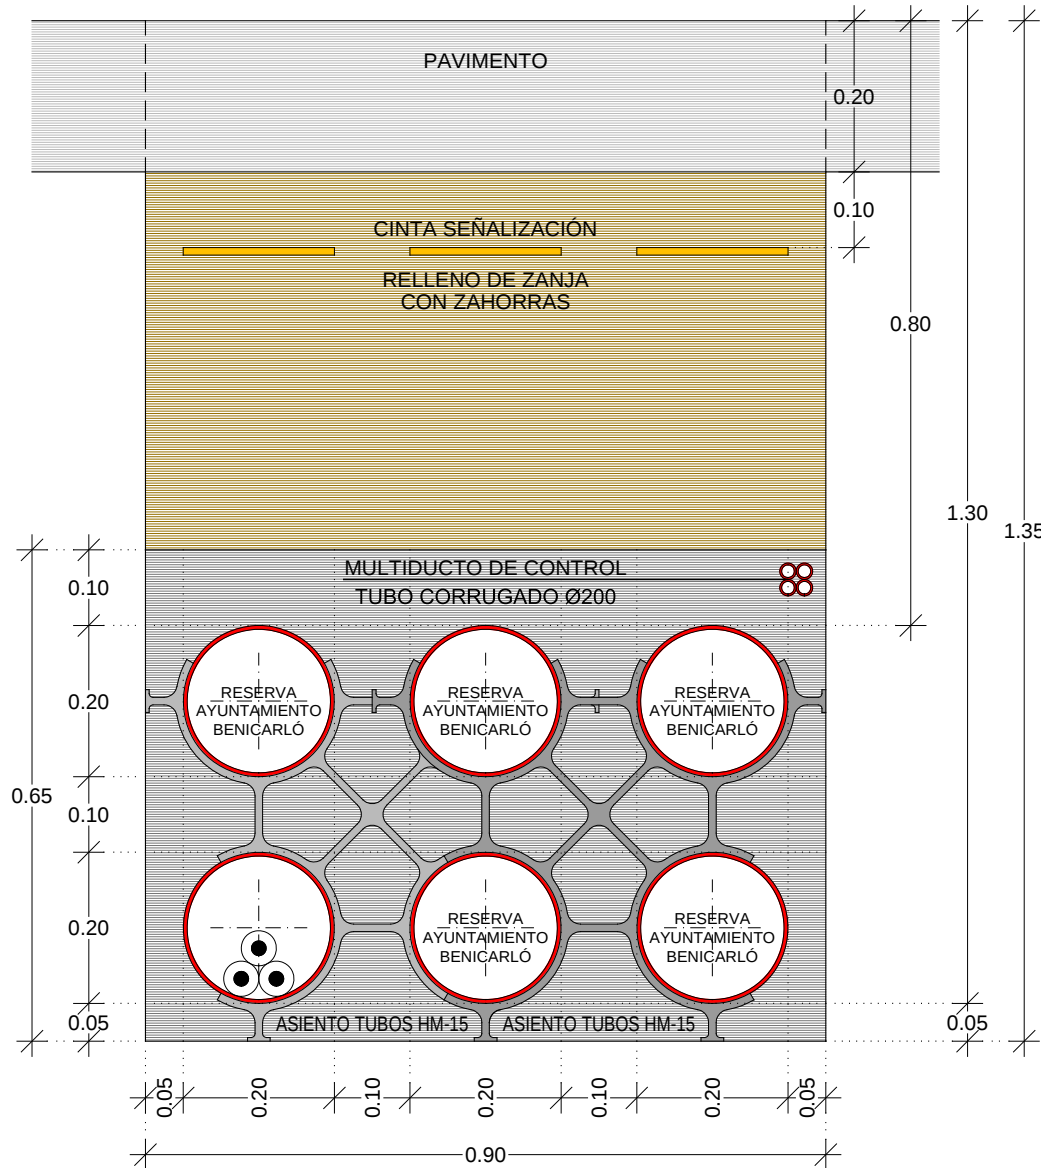


SECCIÓN.-02 A.T.4-M.T.0

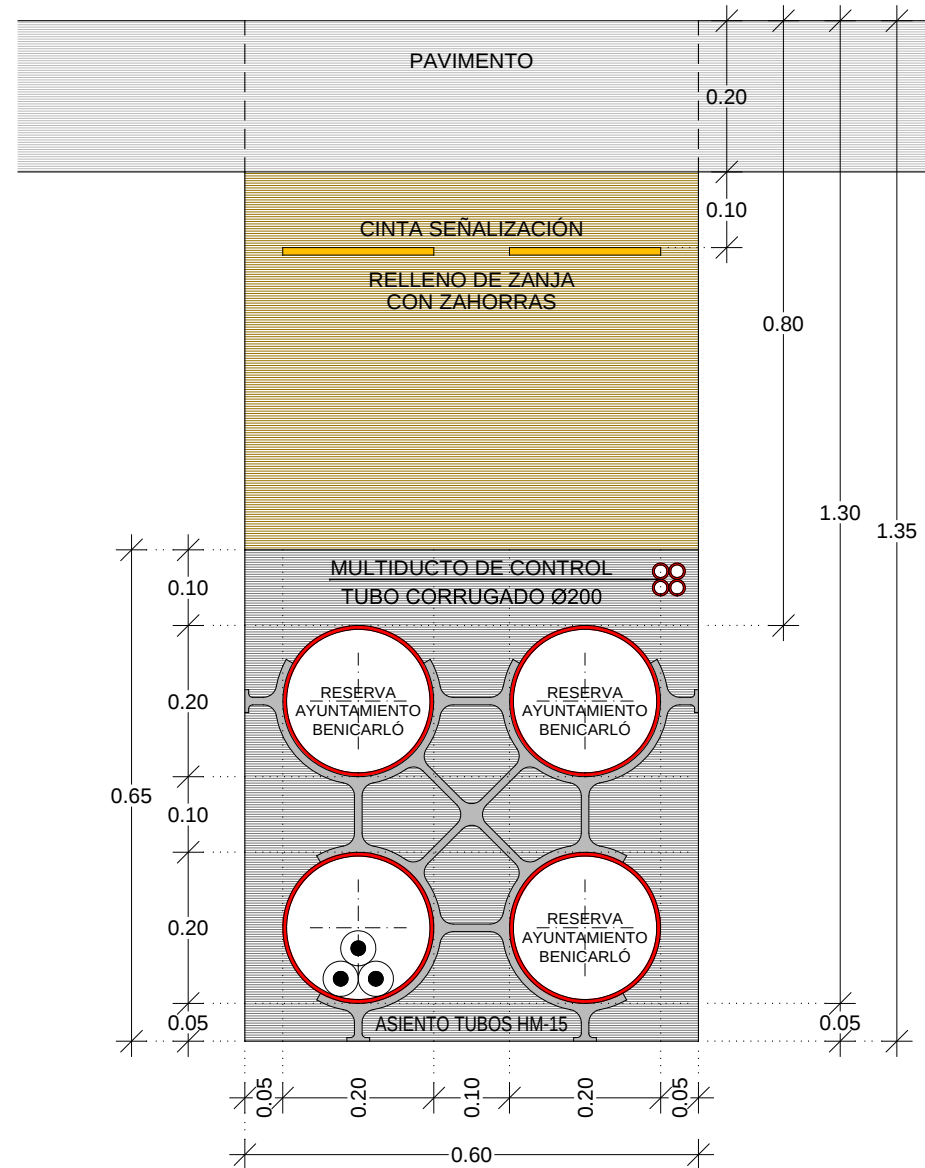


SECCIÓN.-03 A.T.3-M.T.3

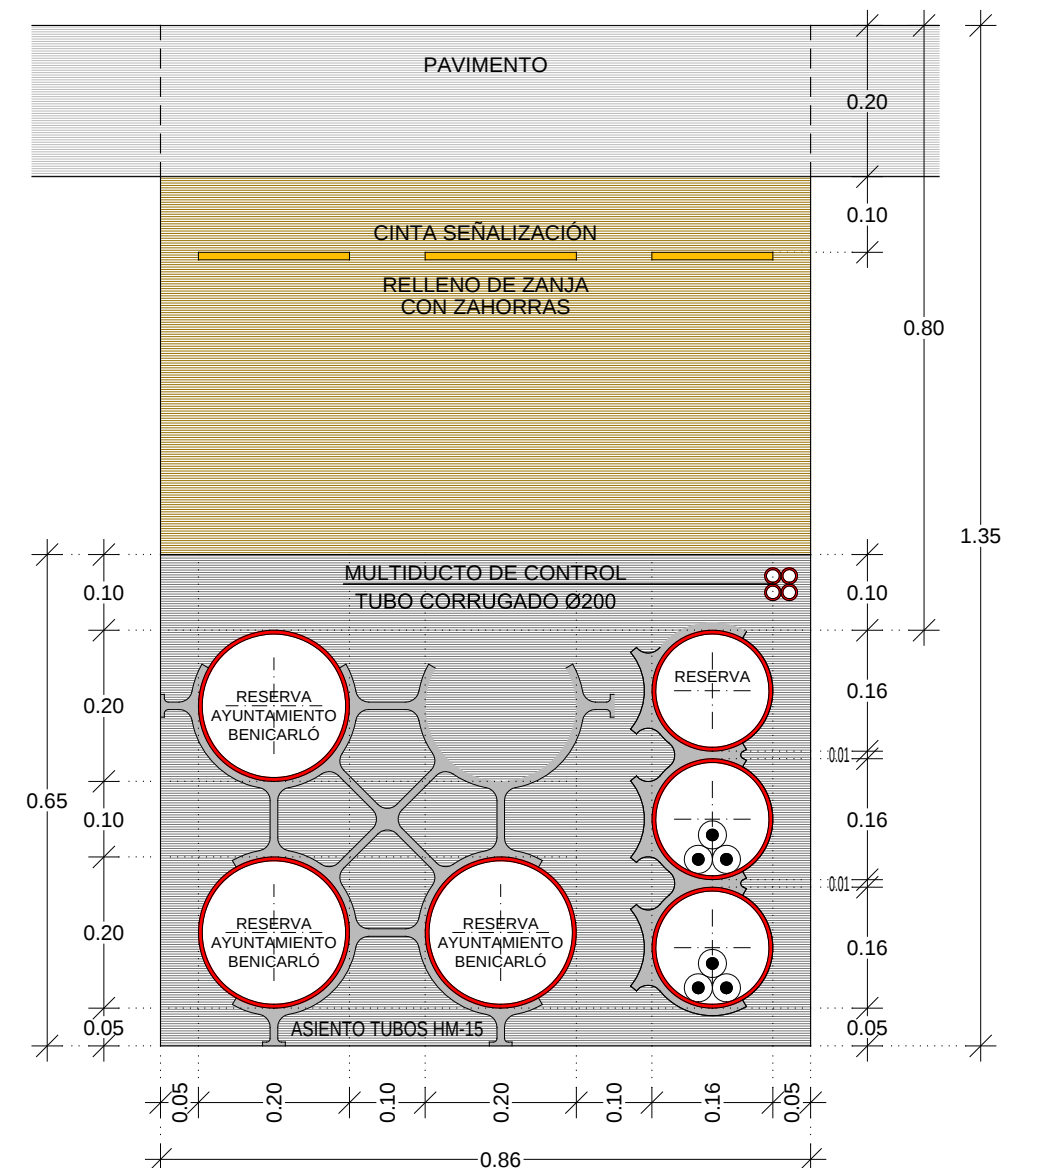


SECCIÓN.-04 A.T.3-M.T.0

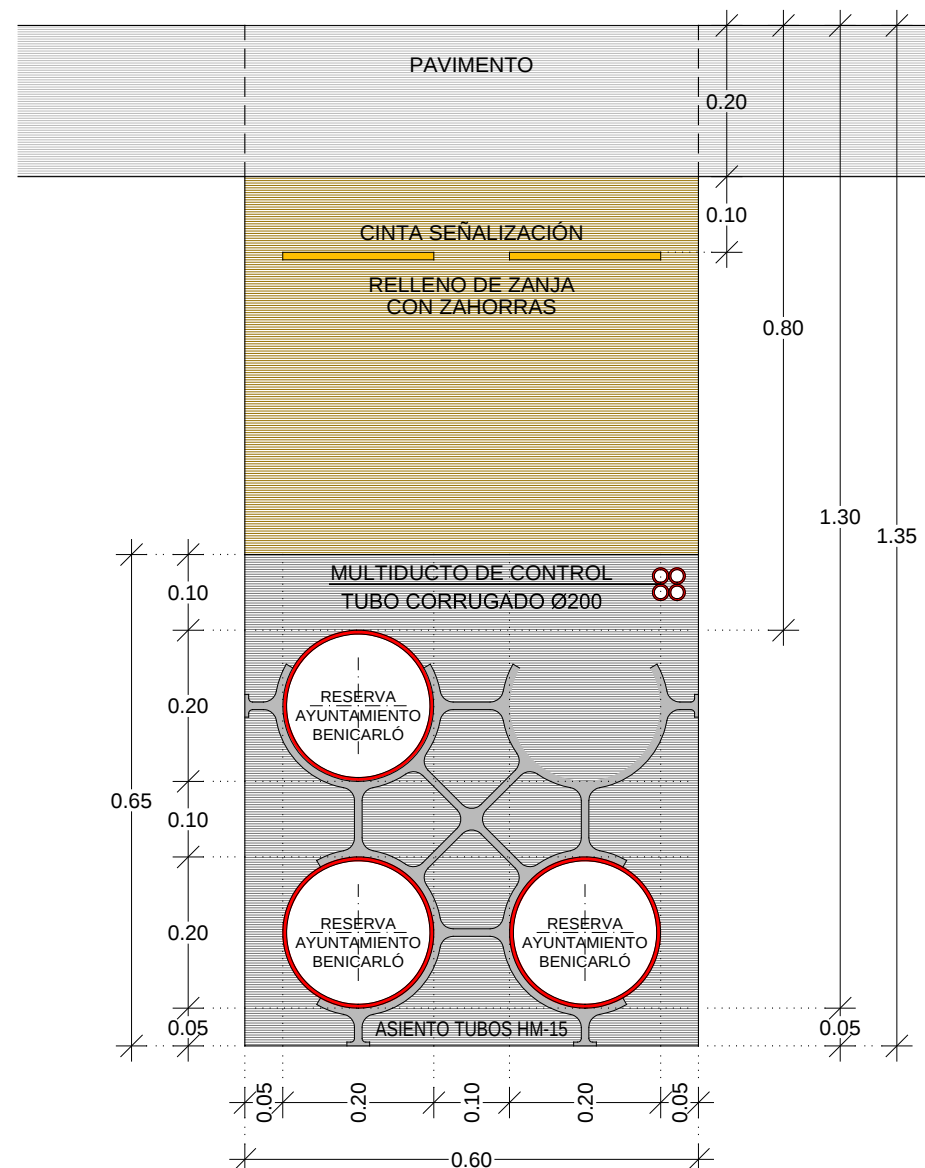


SECCIÓN.-05 A.T.0-M.T.3

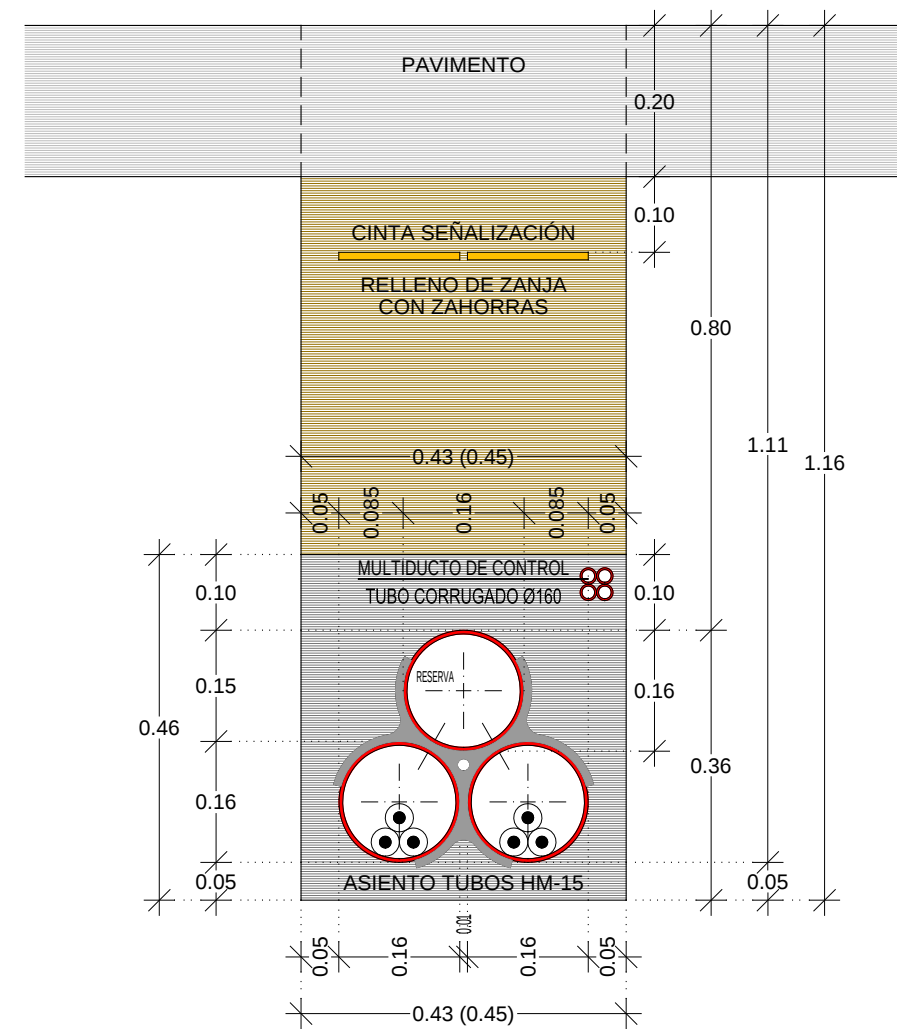


SECCIÓN.-

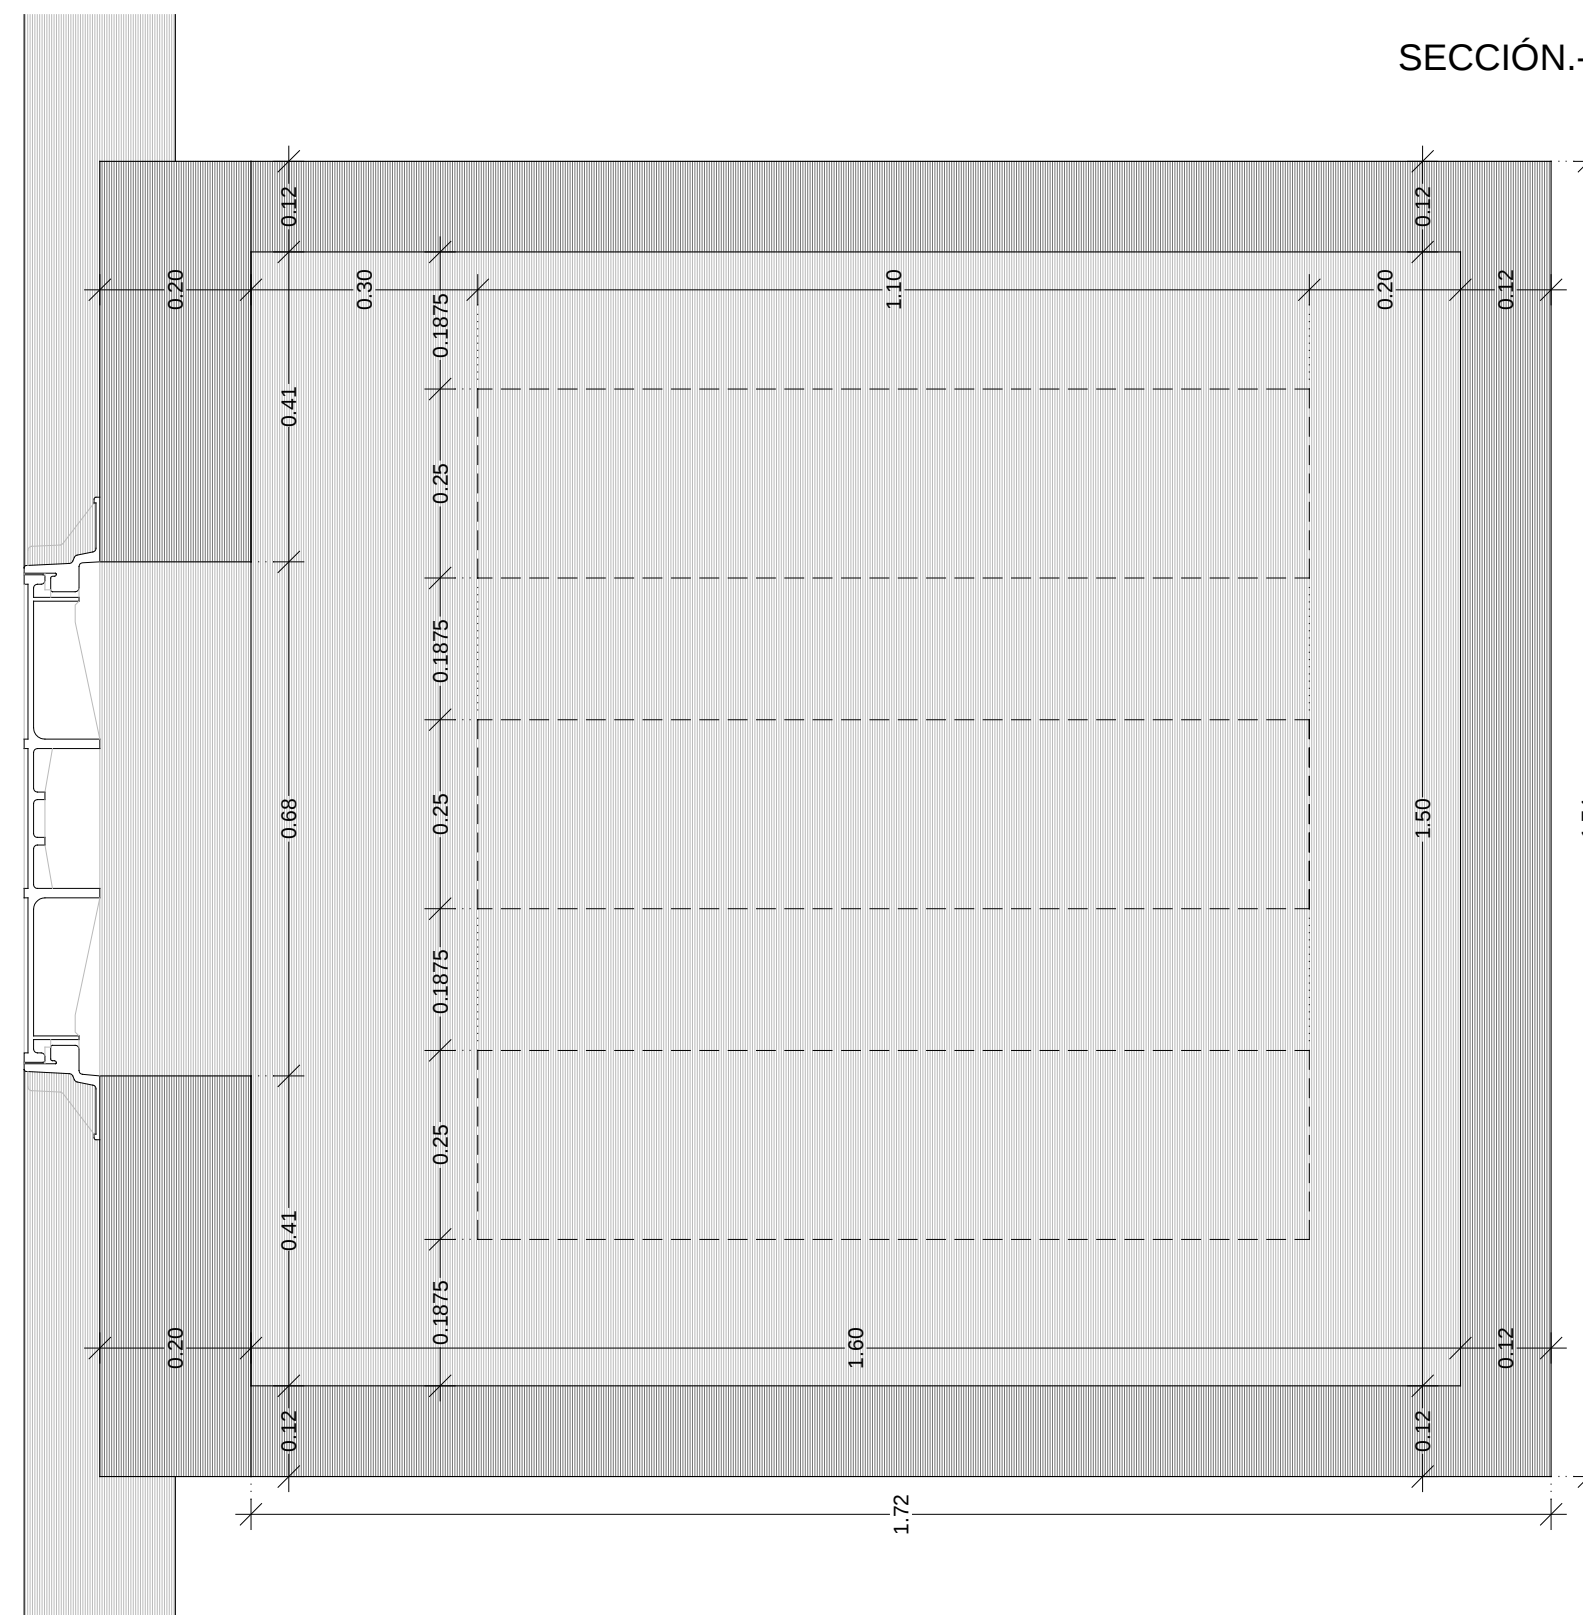


PLANTA.-

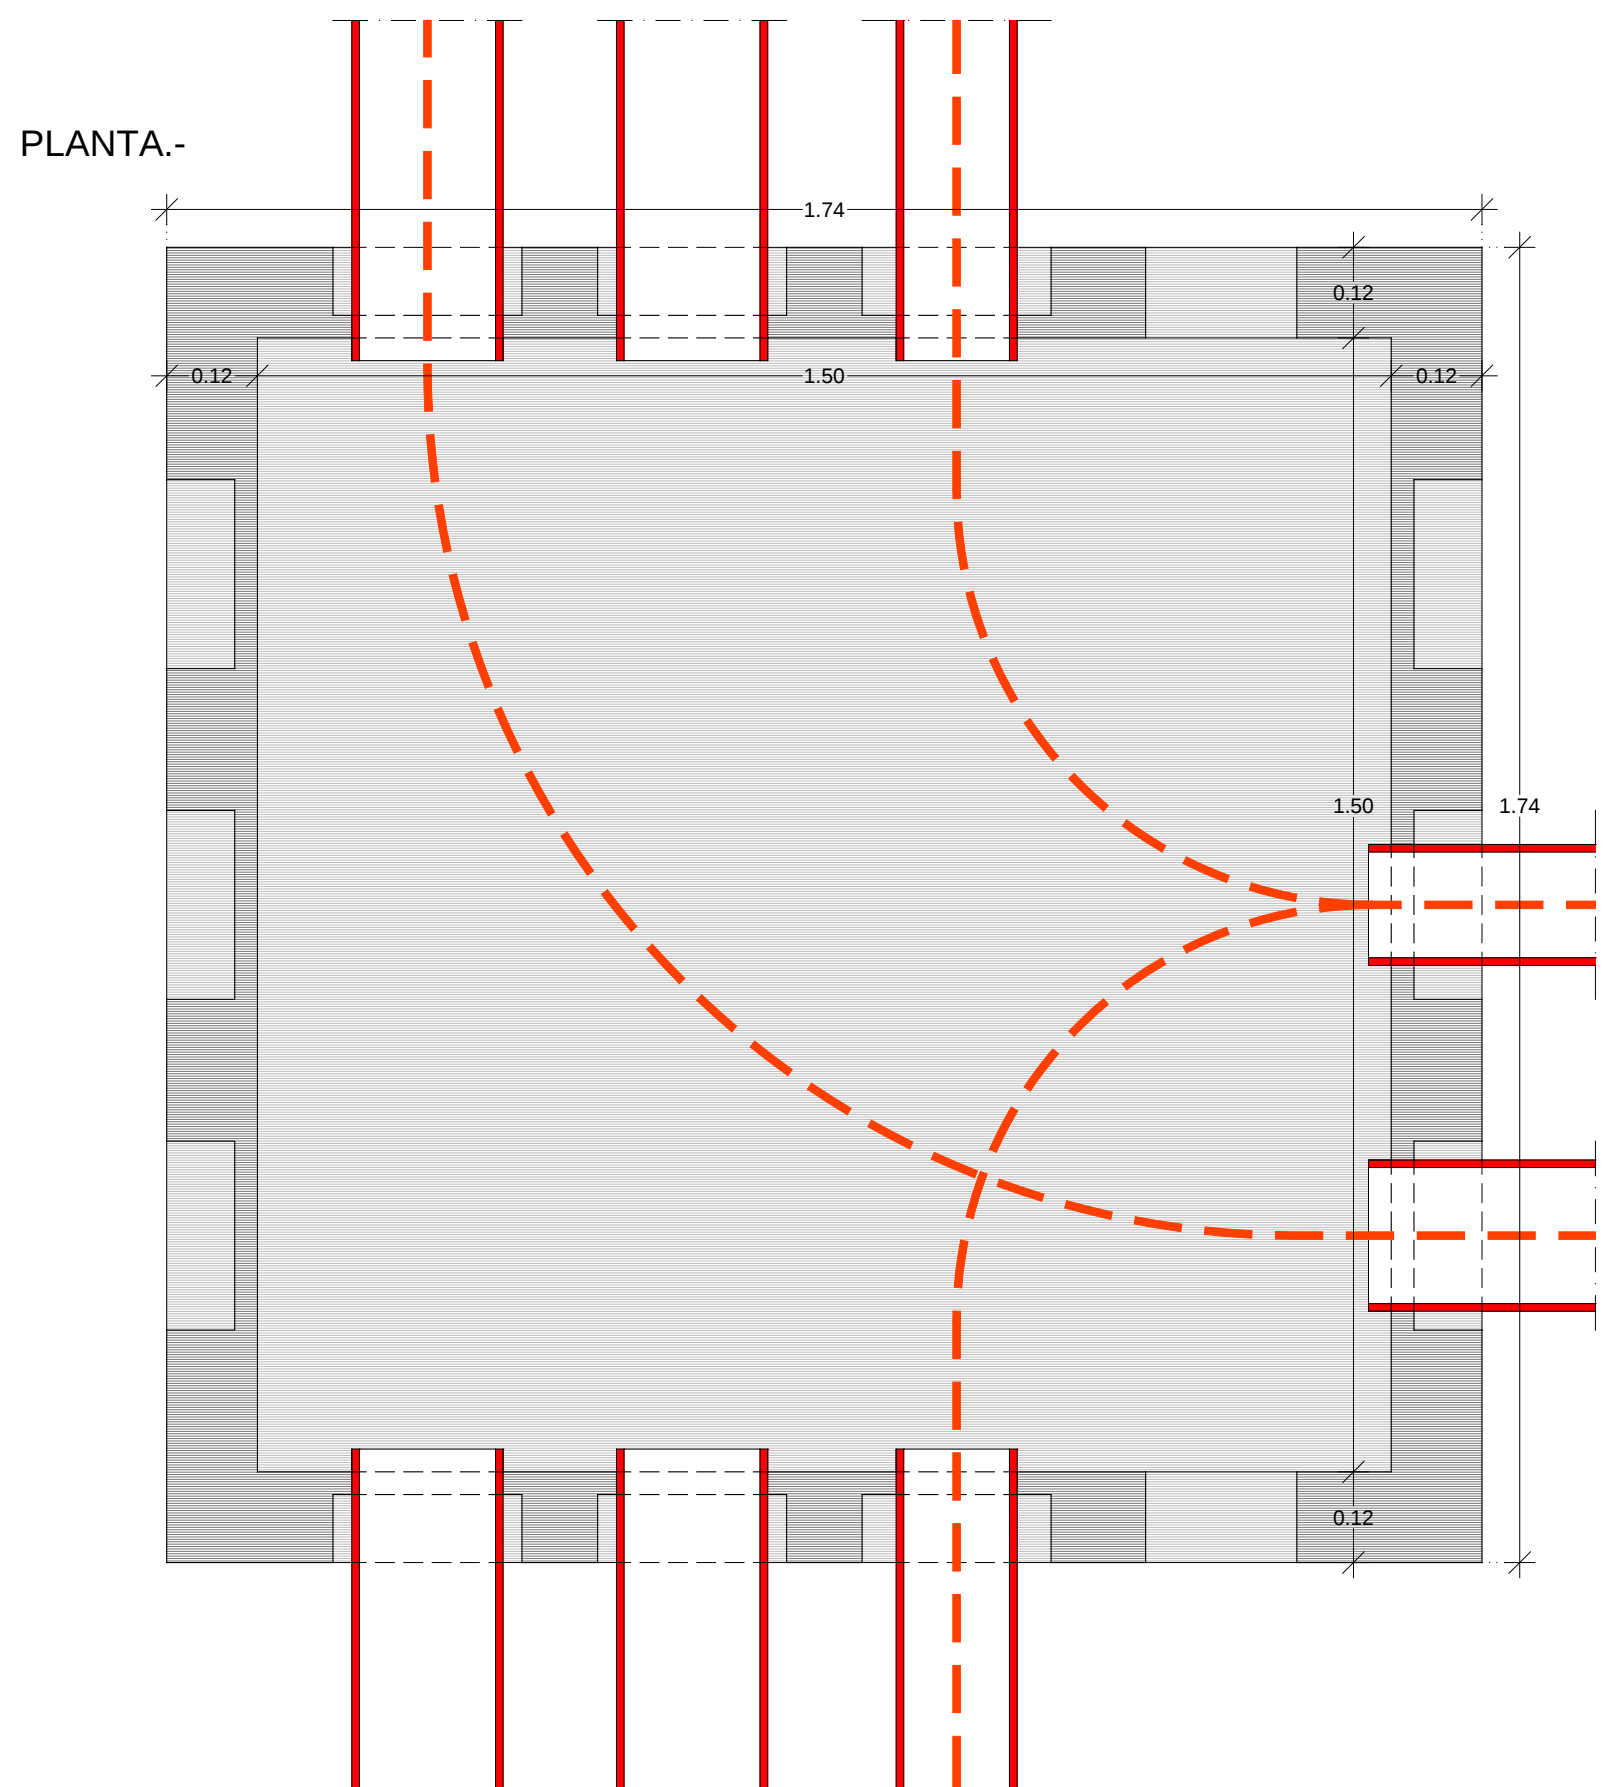


SECCIÓN.-




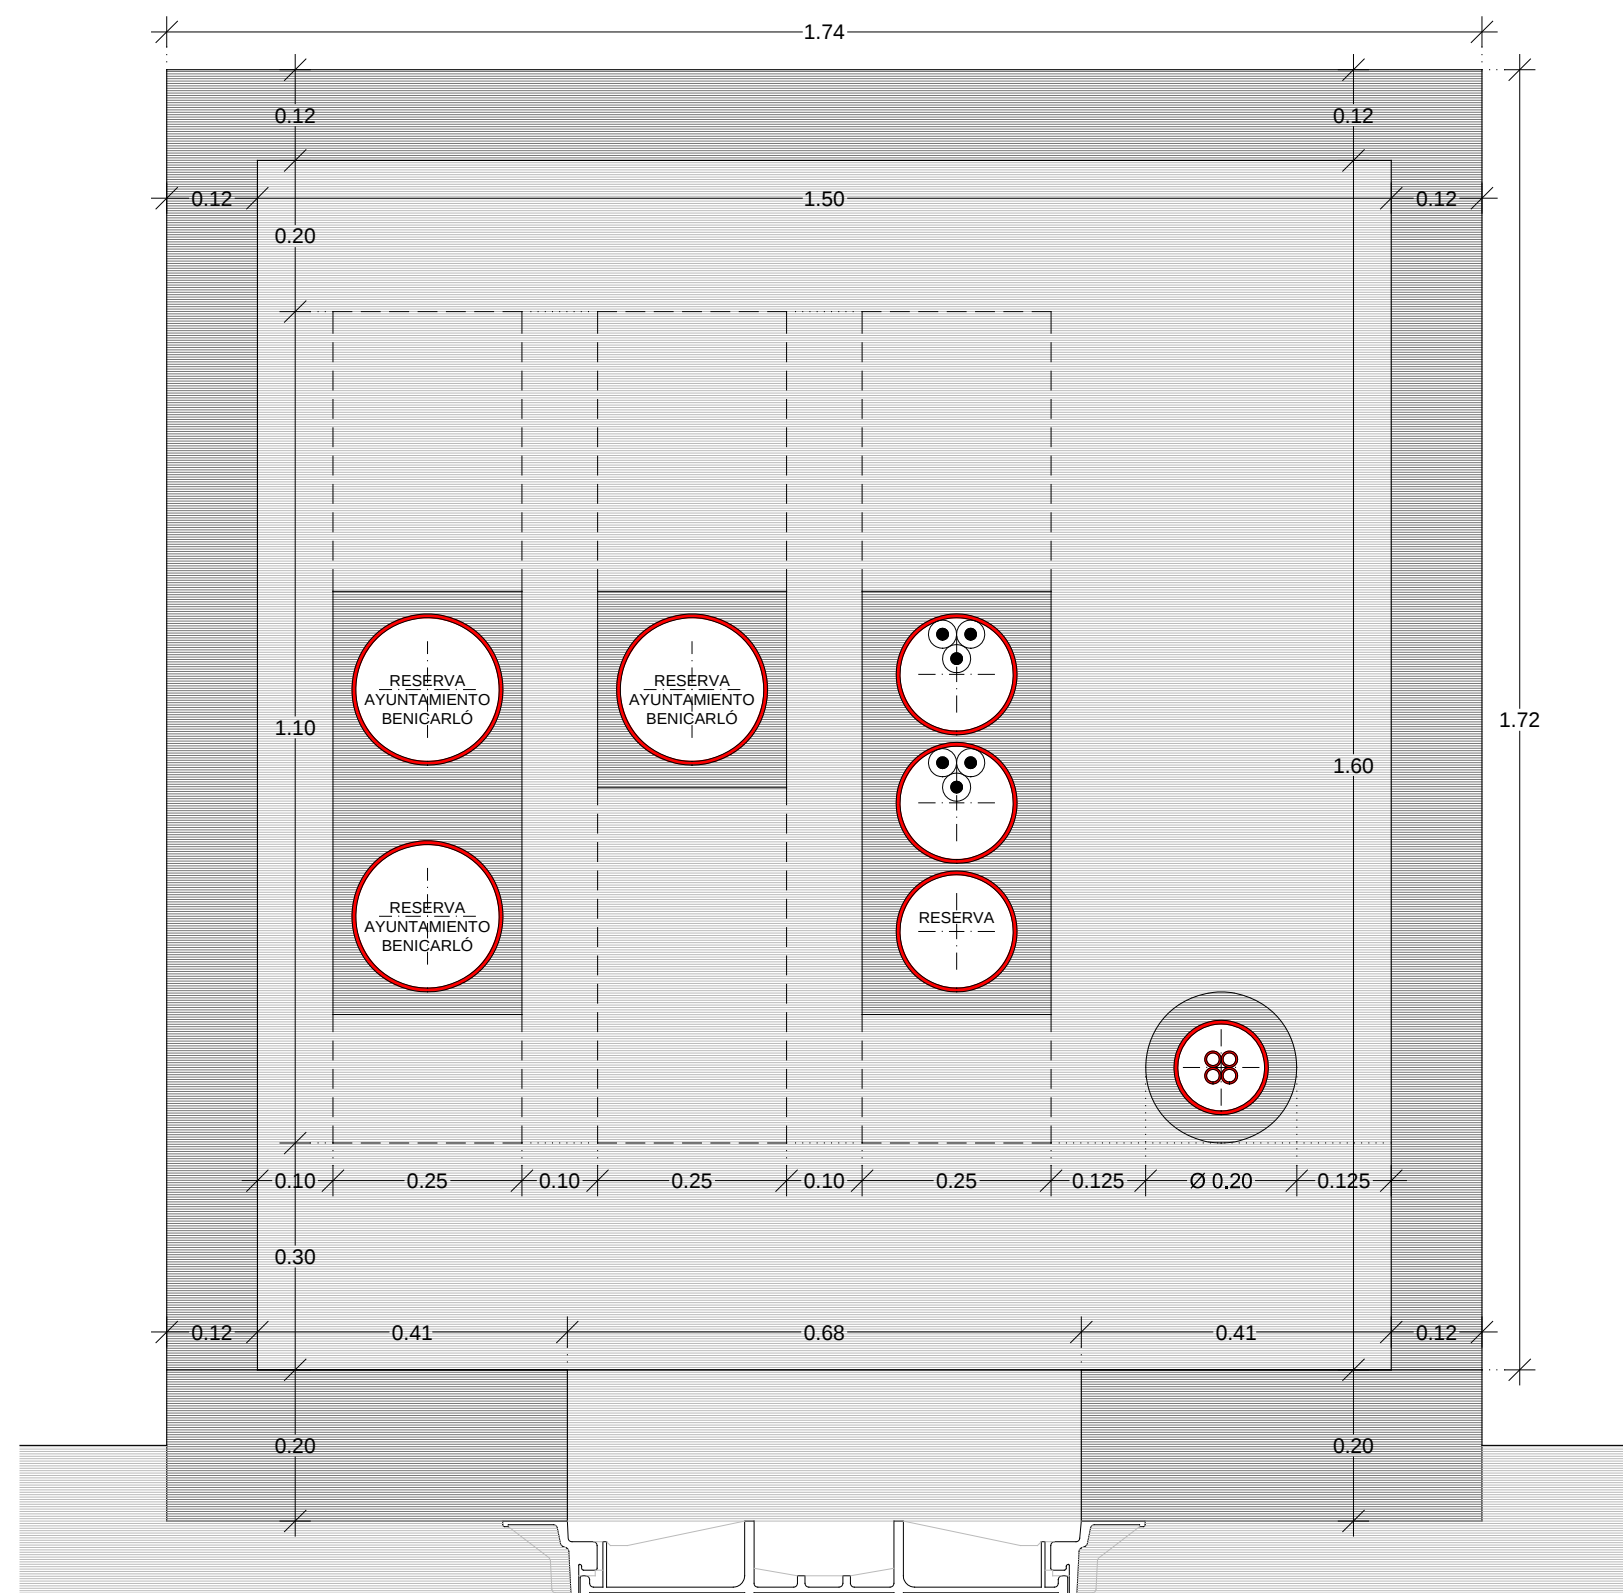


SECCIÓN.-

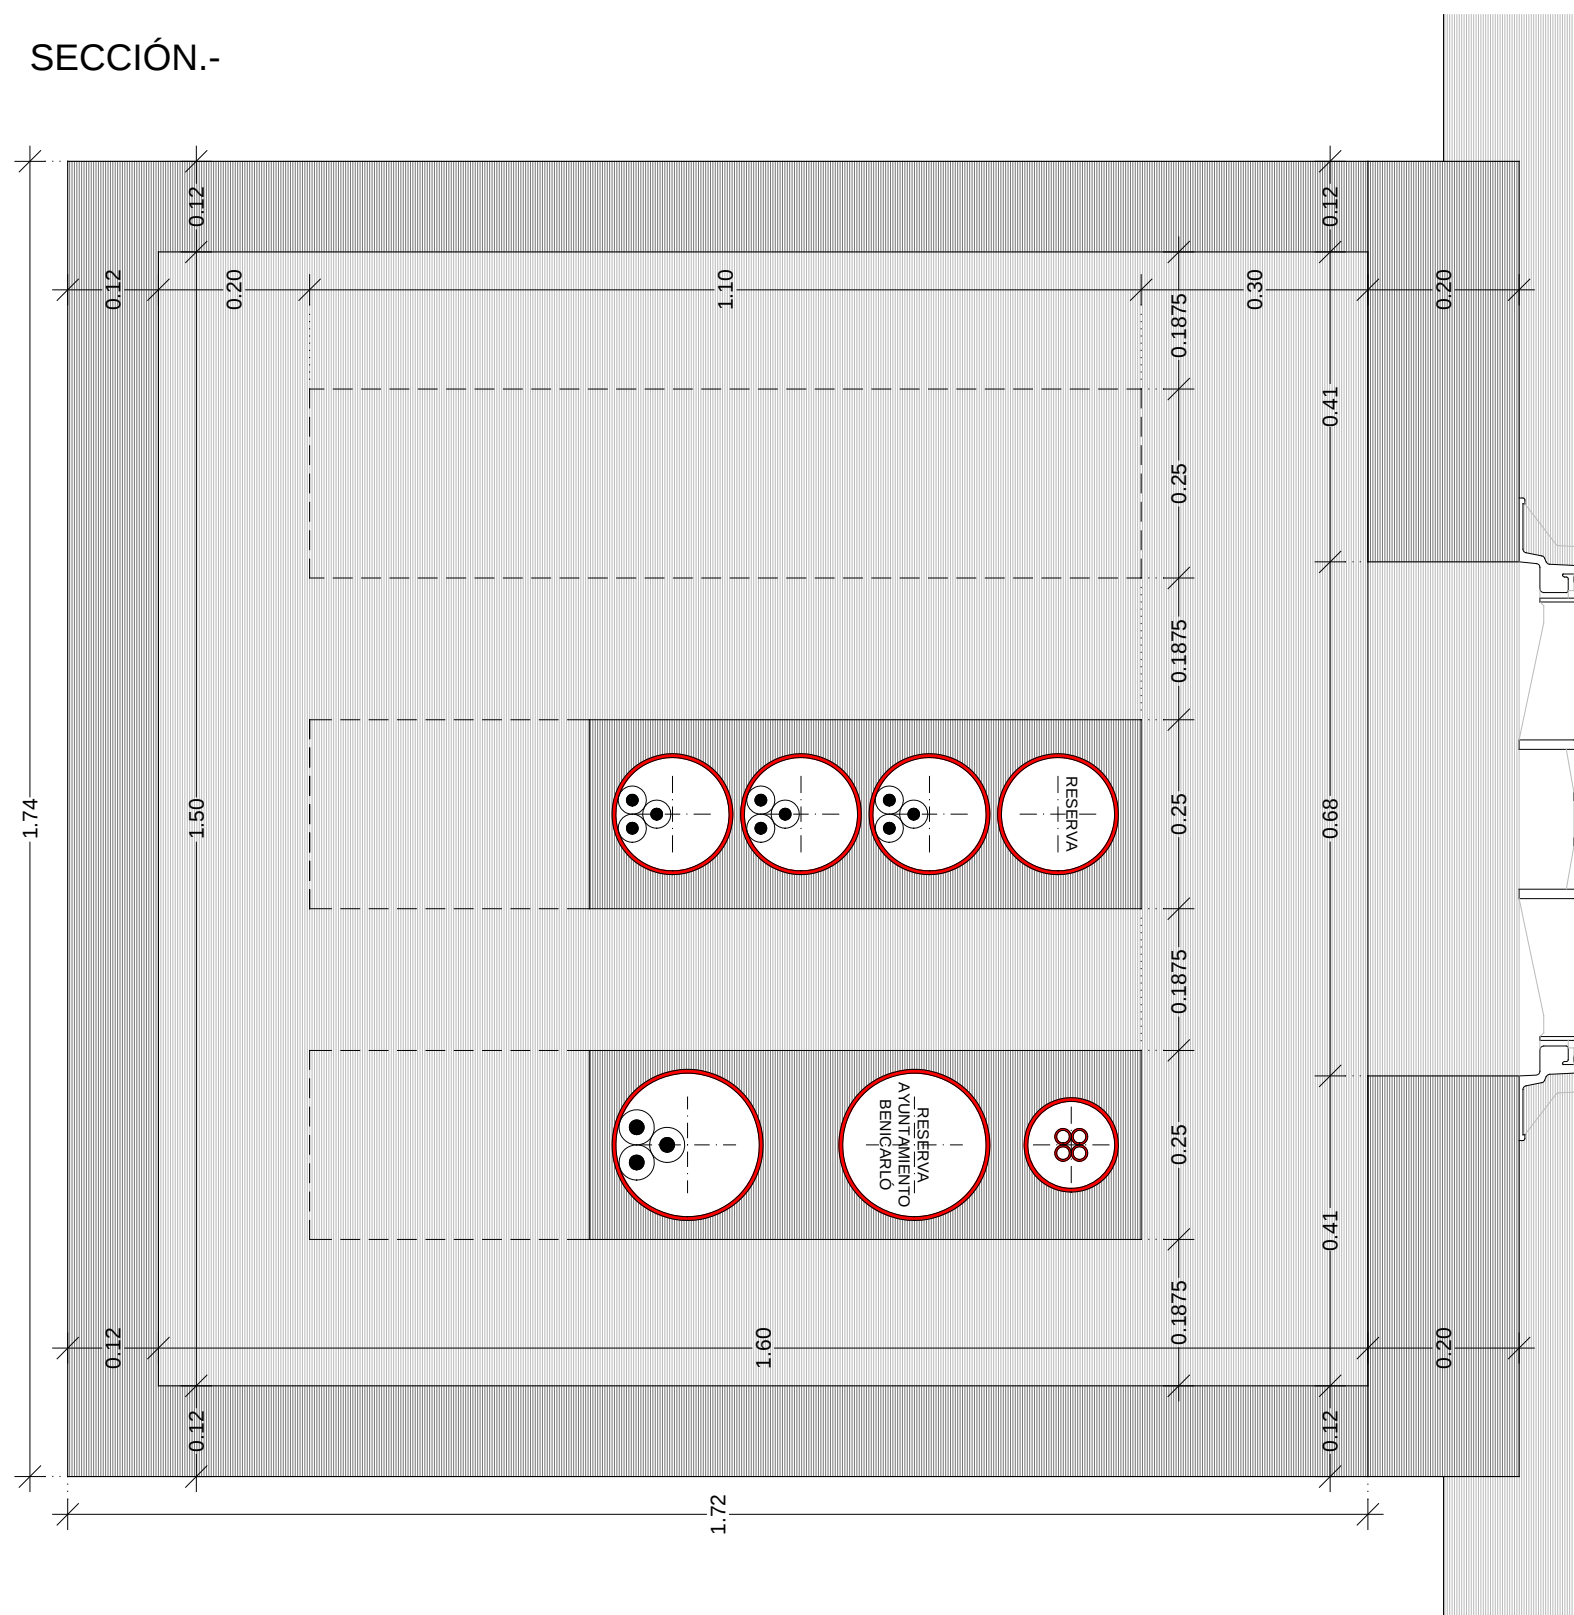


SECCIÓN.-5A M.T.3-B.T.3

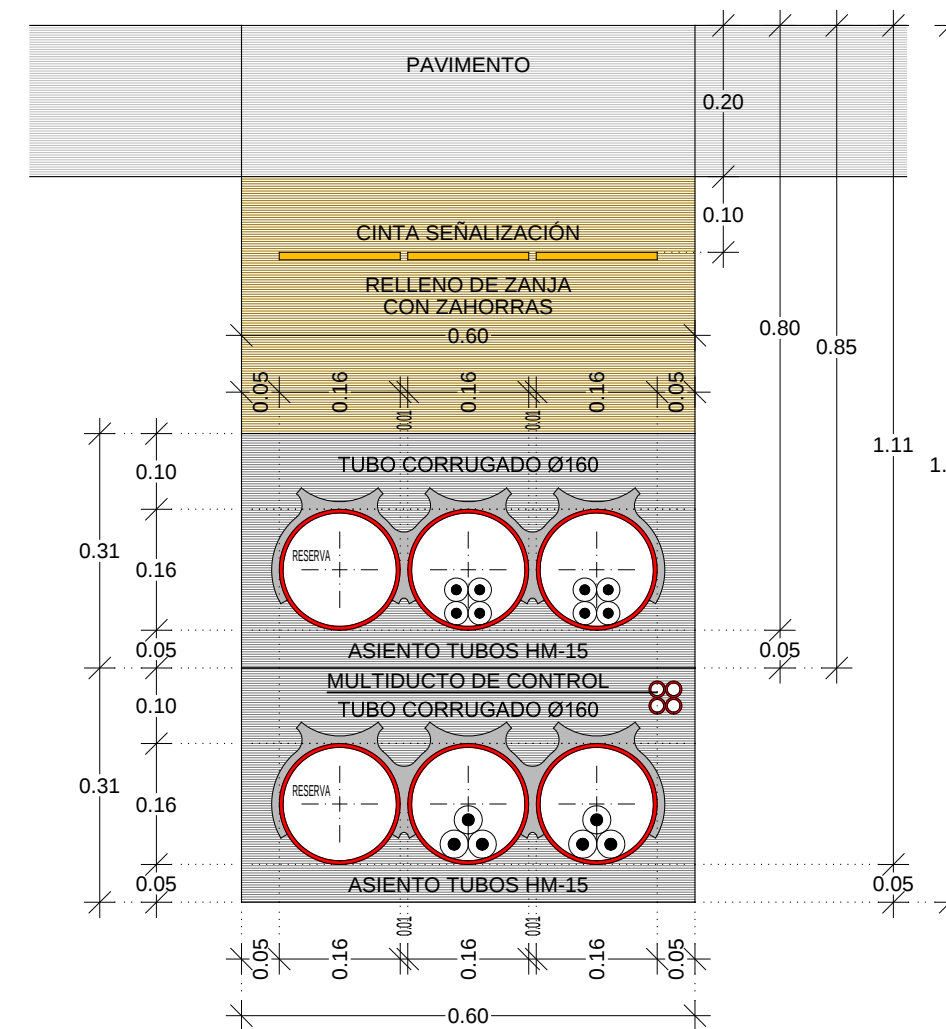

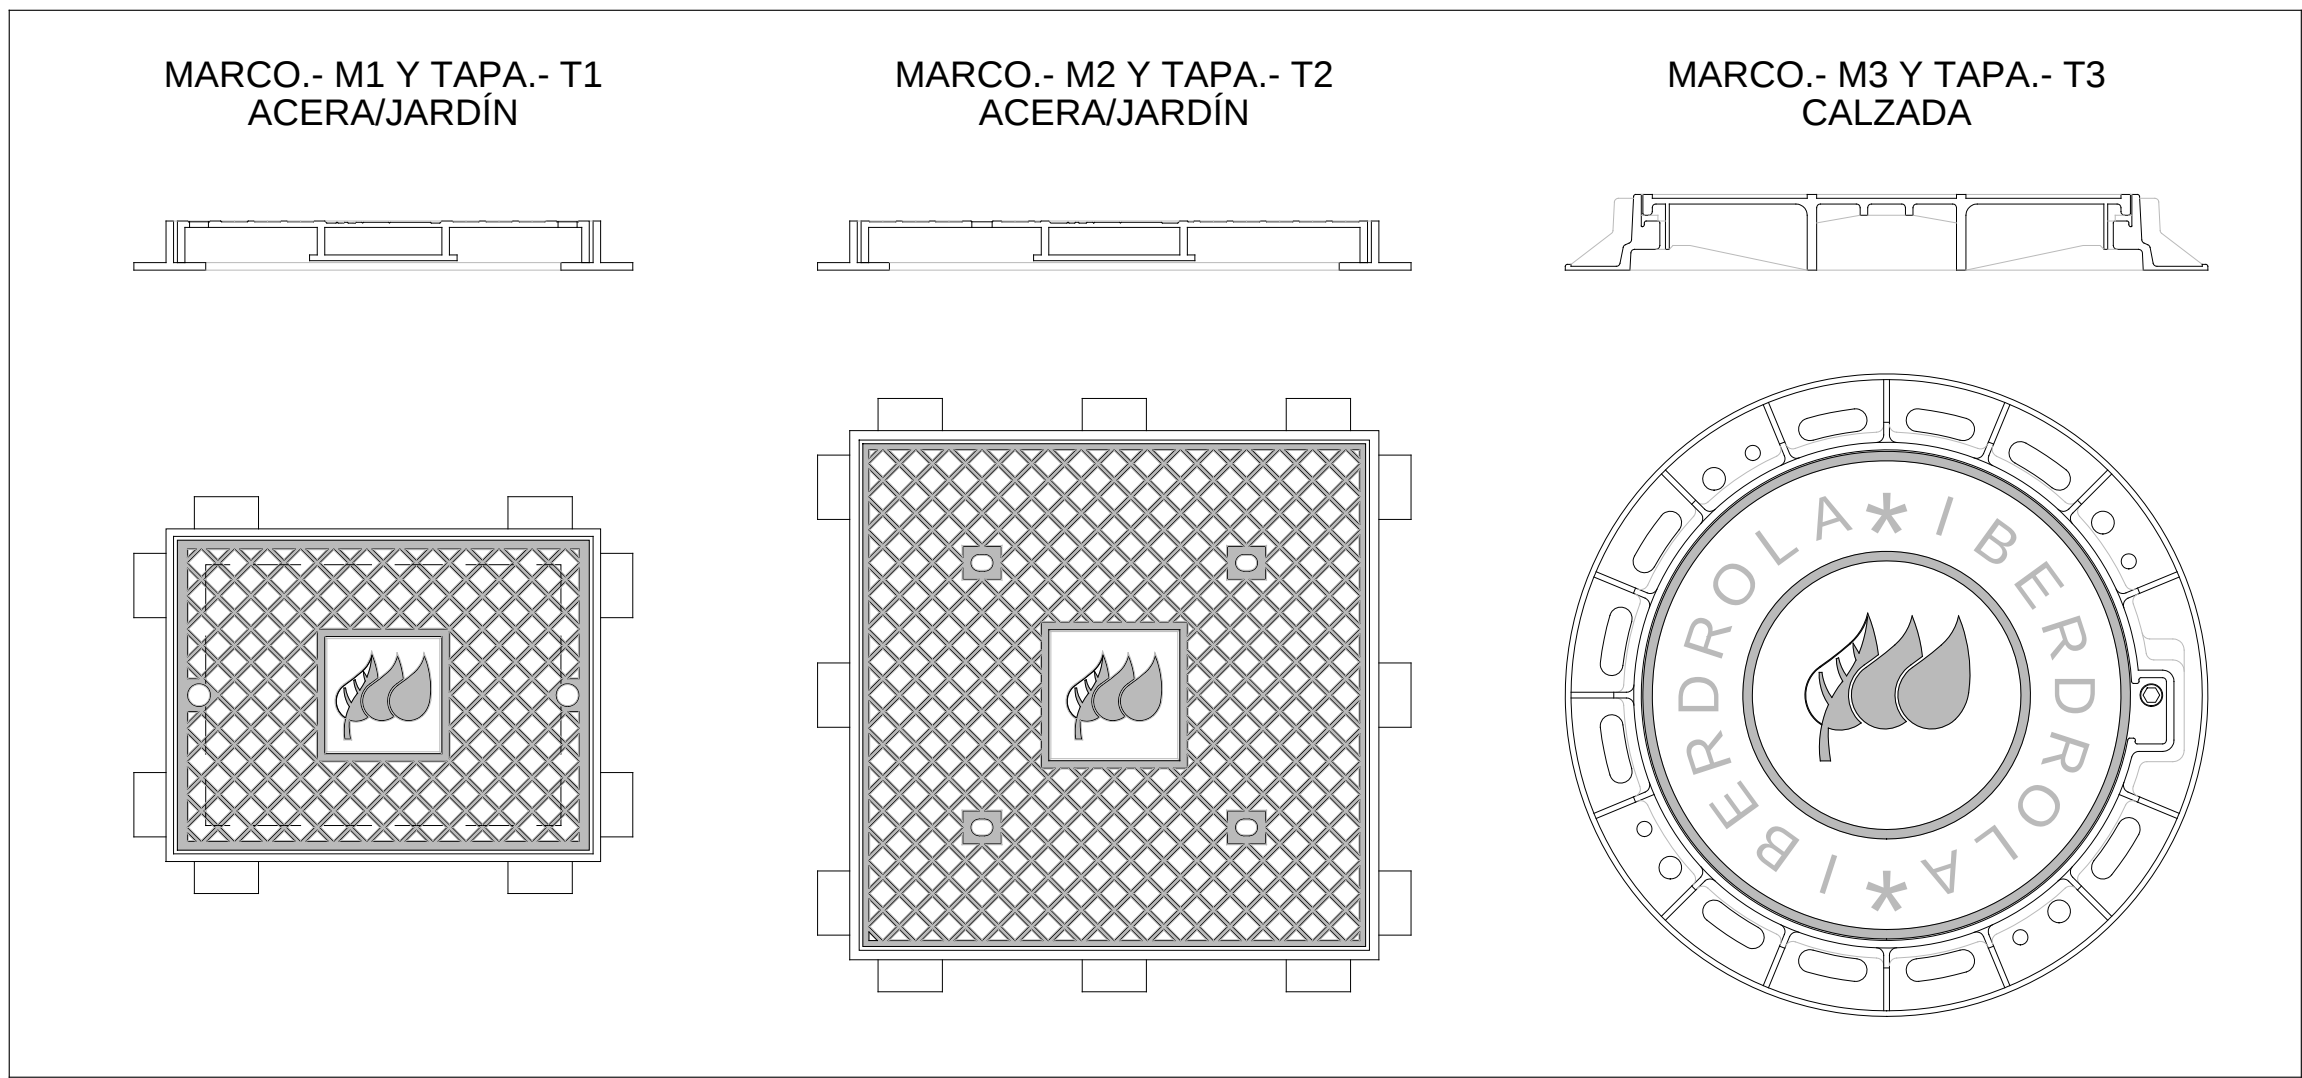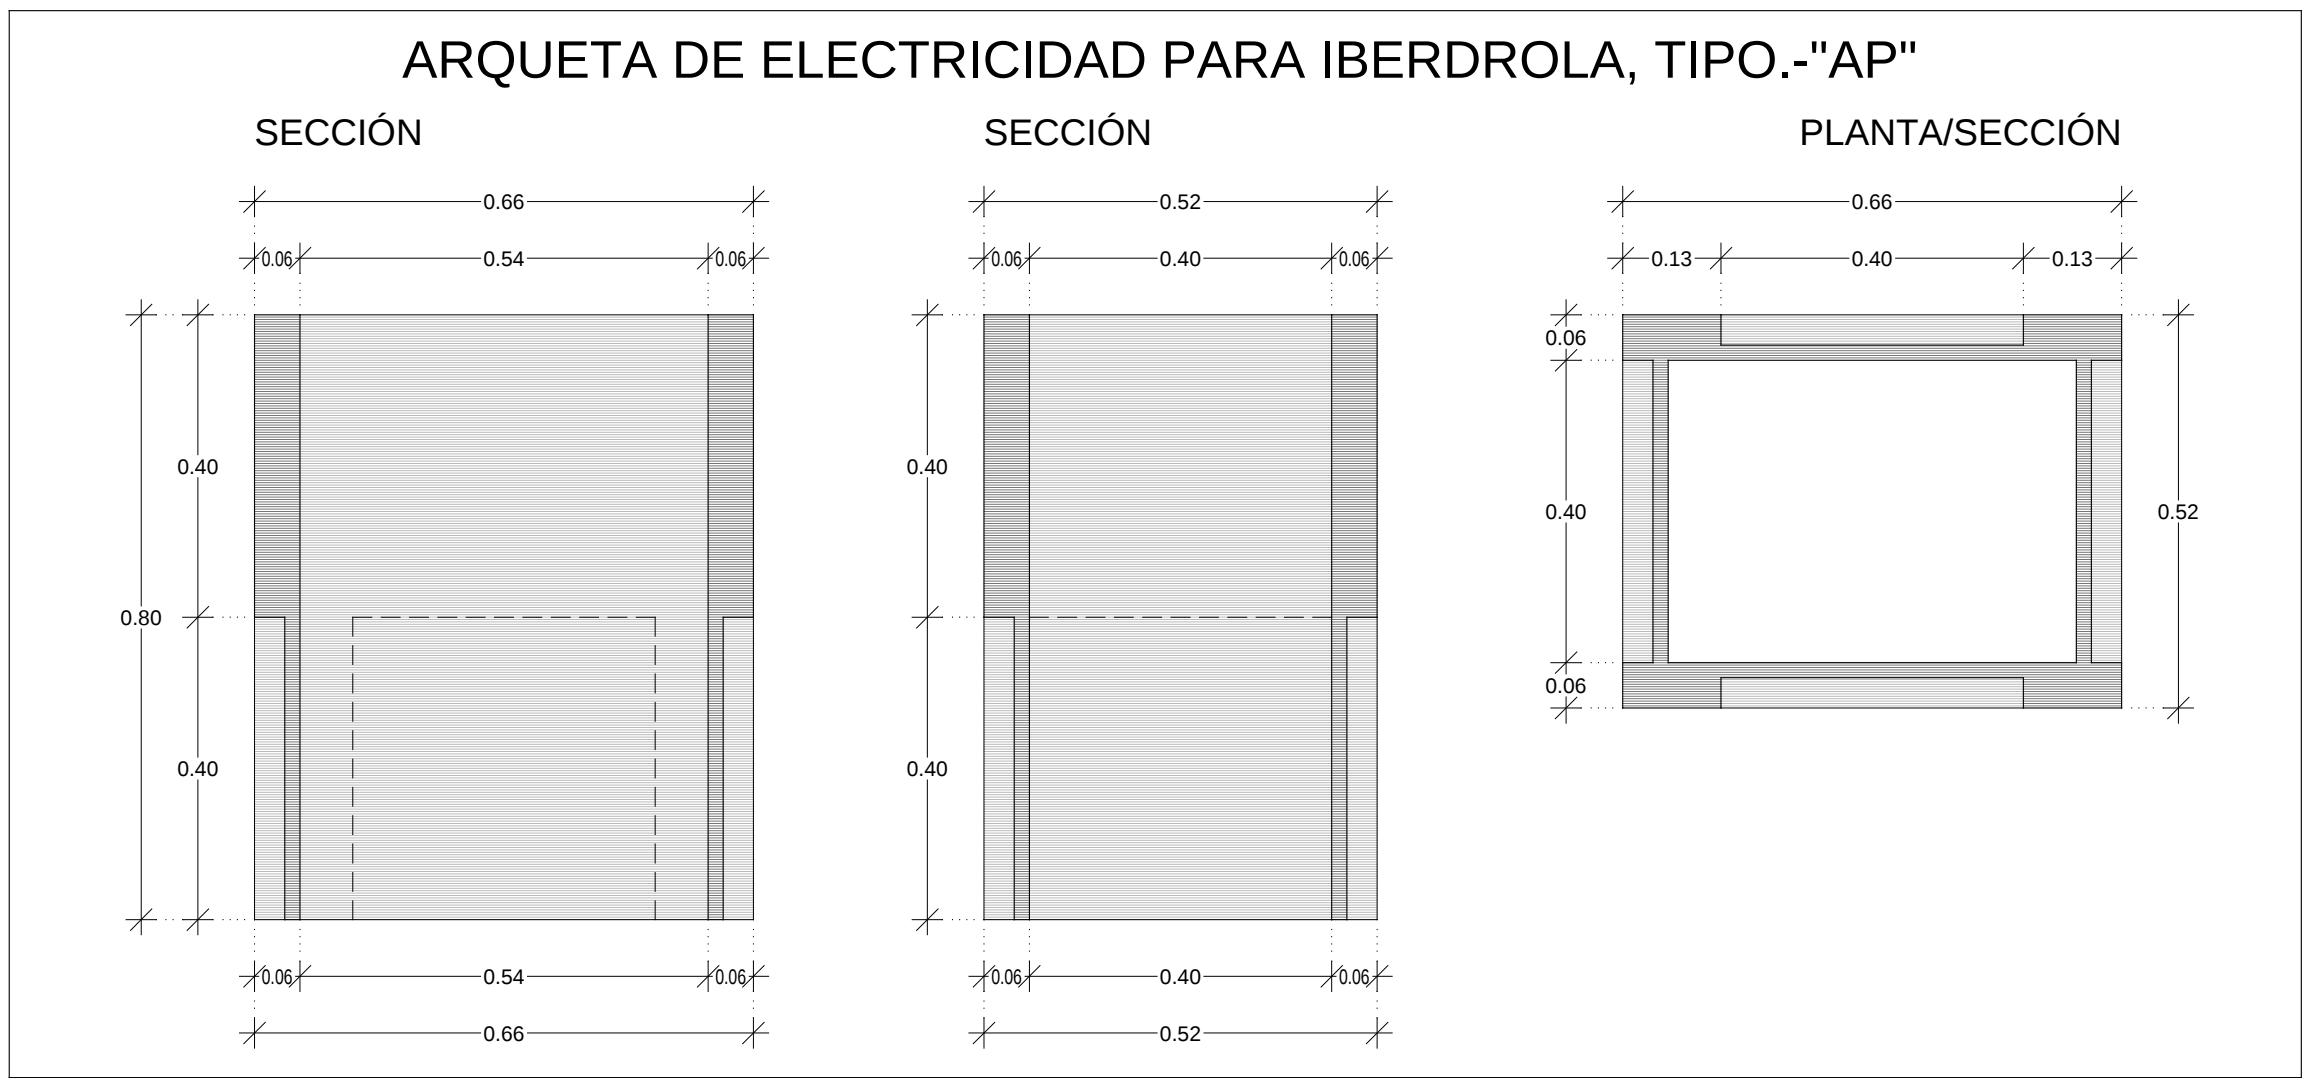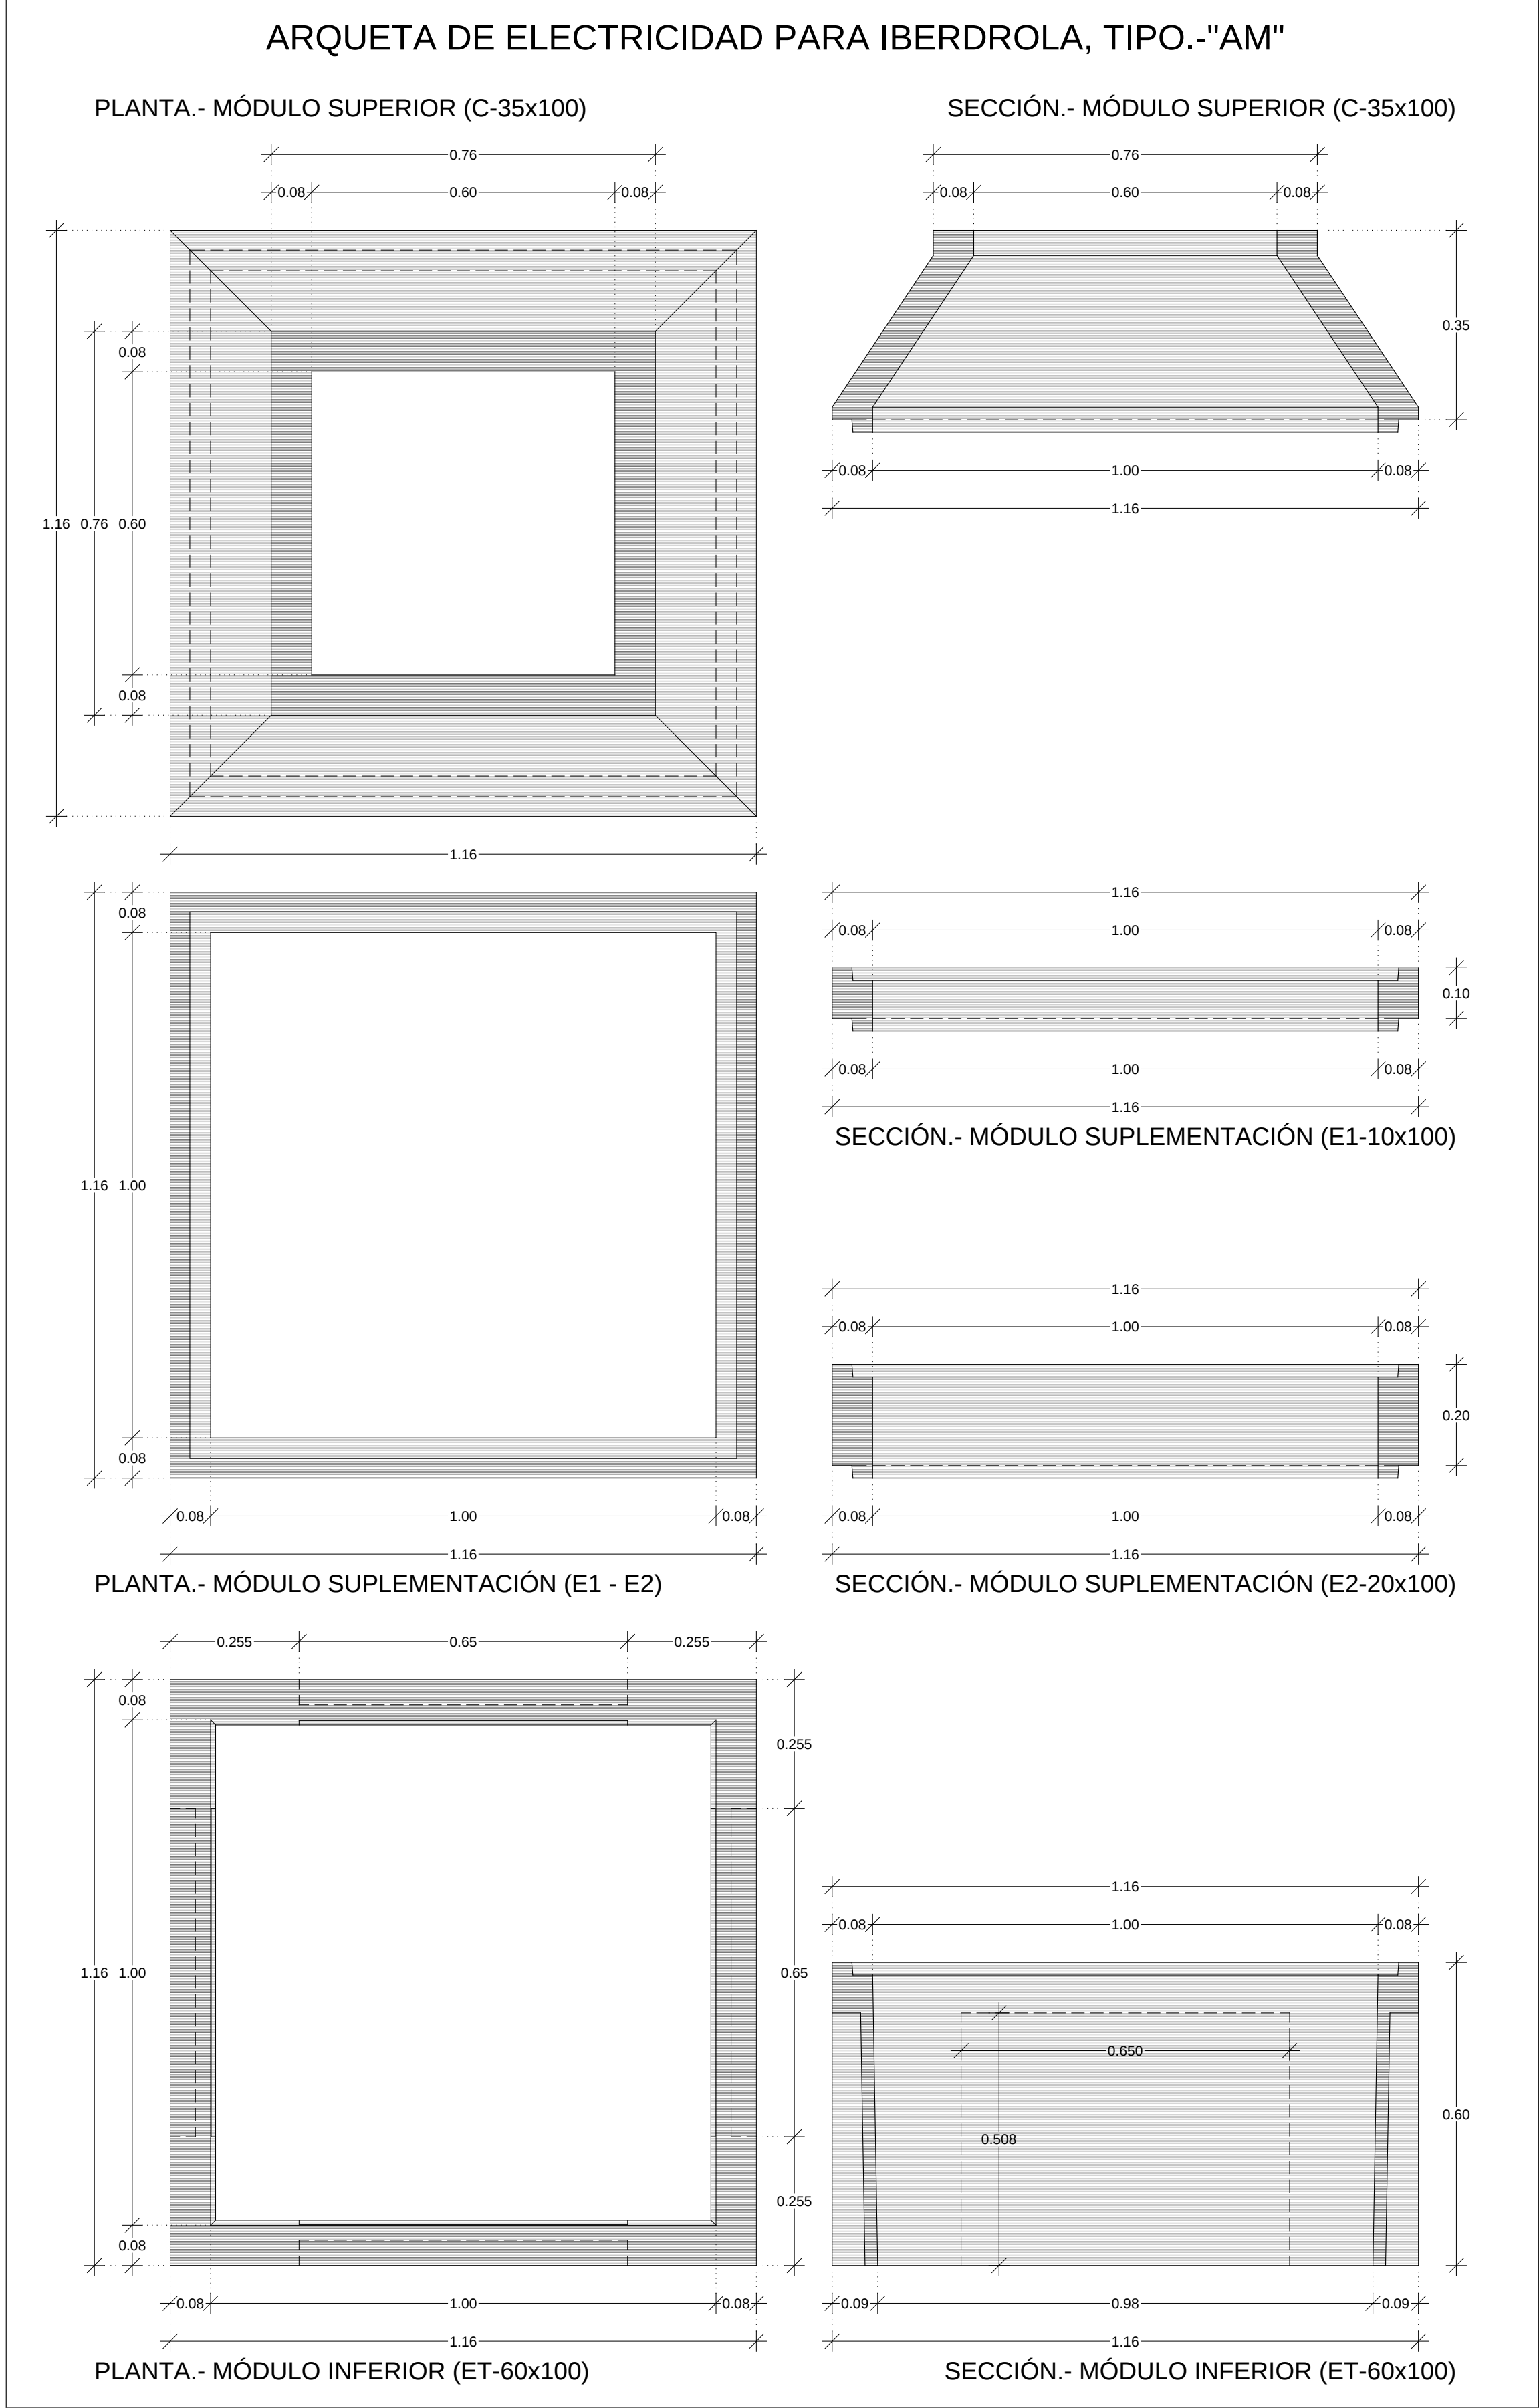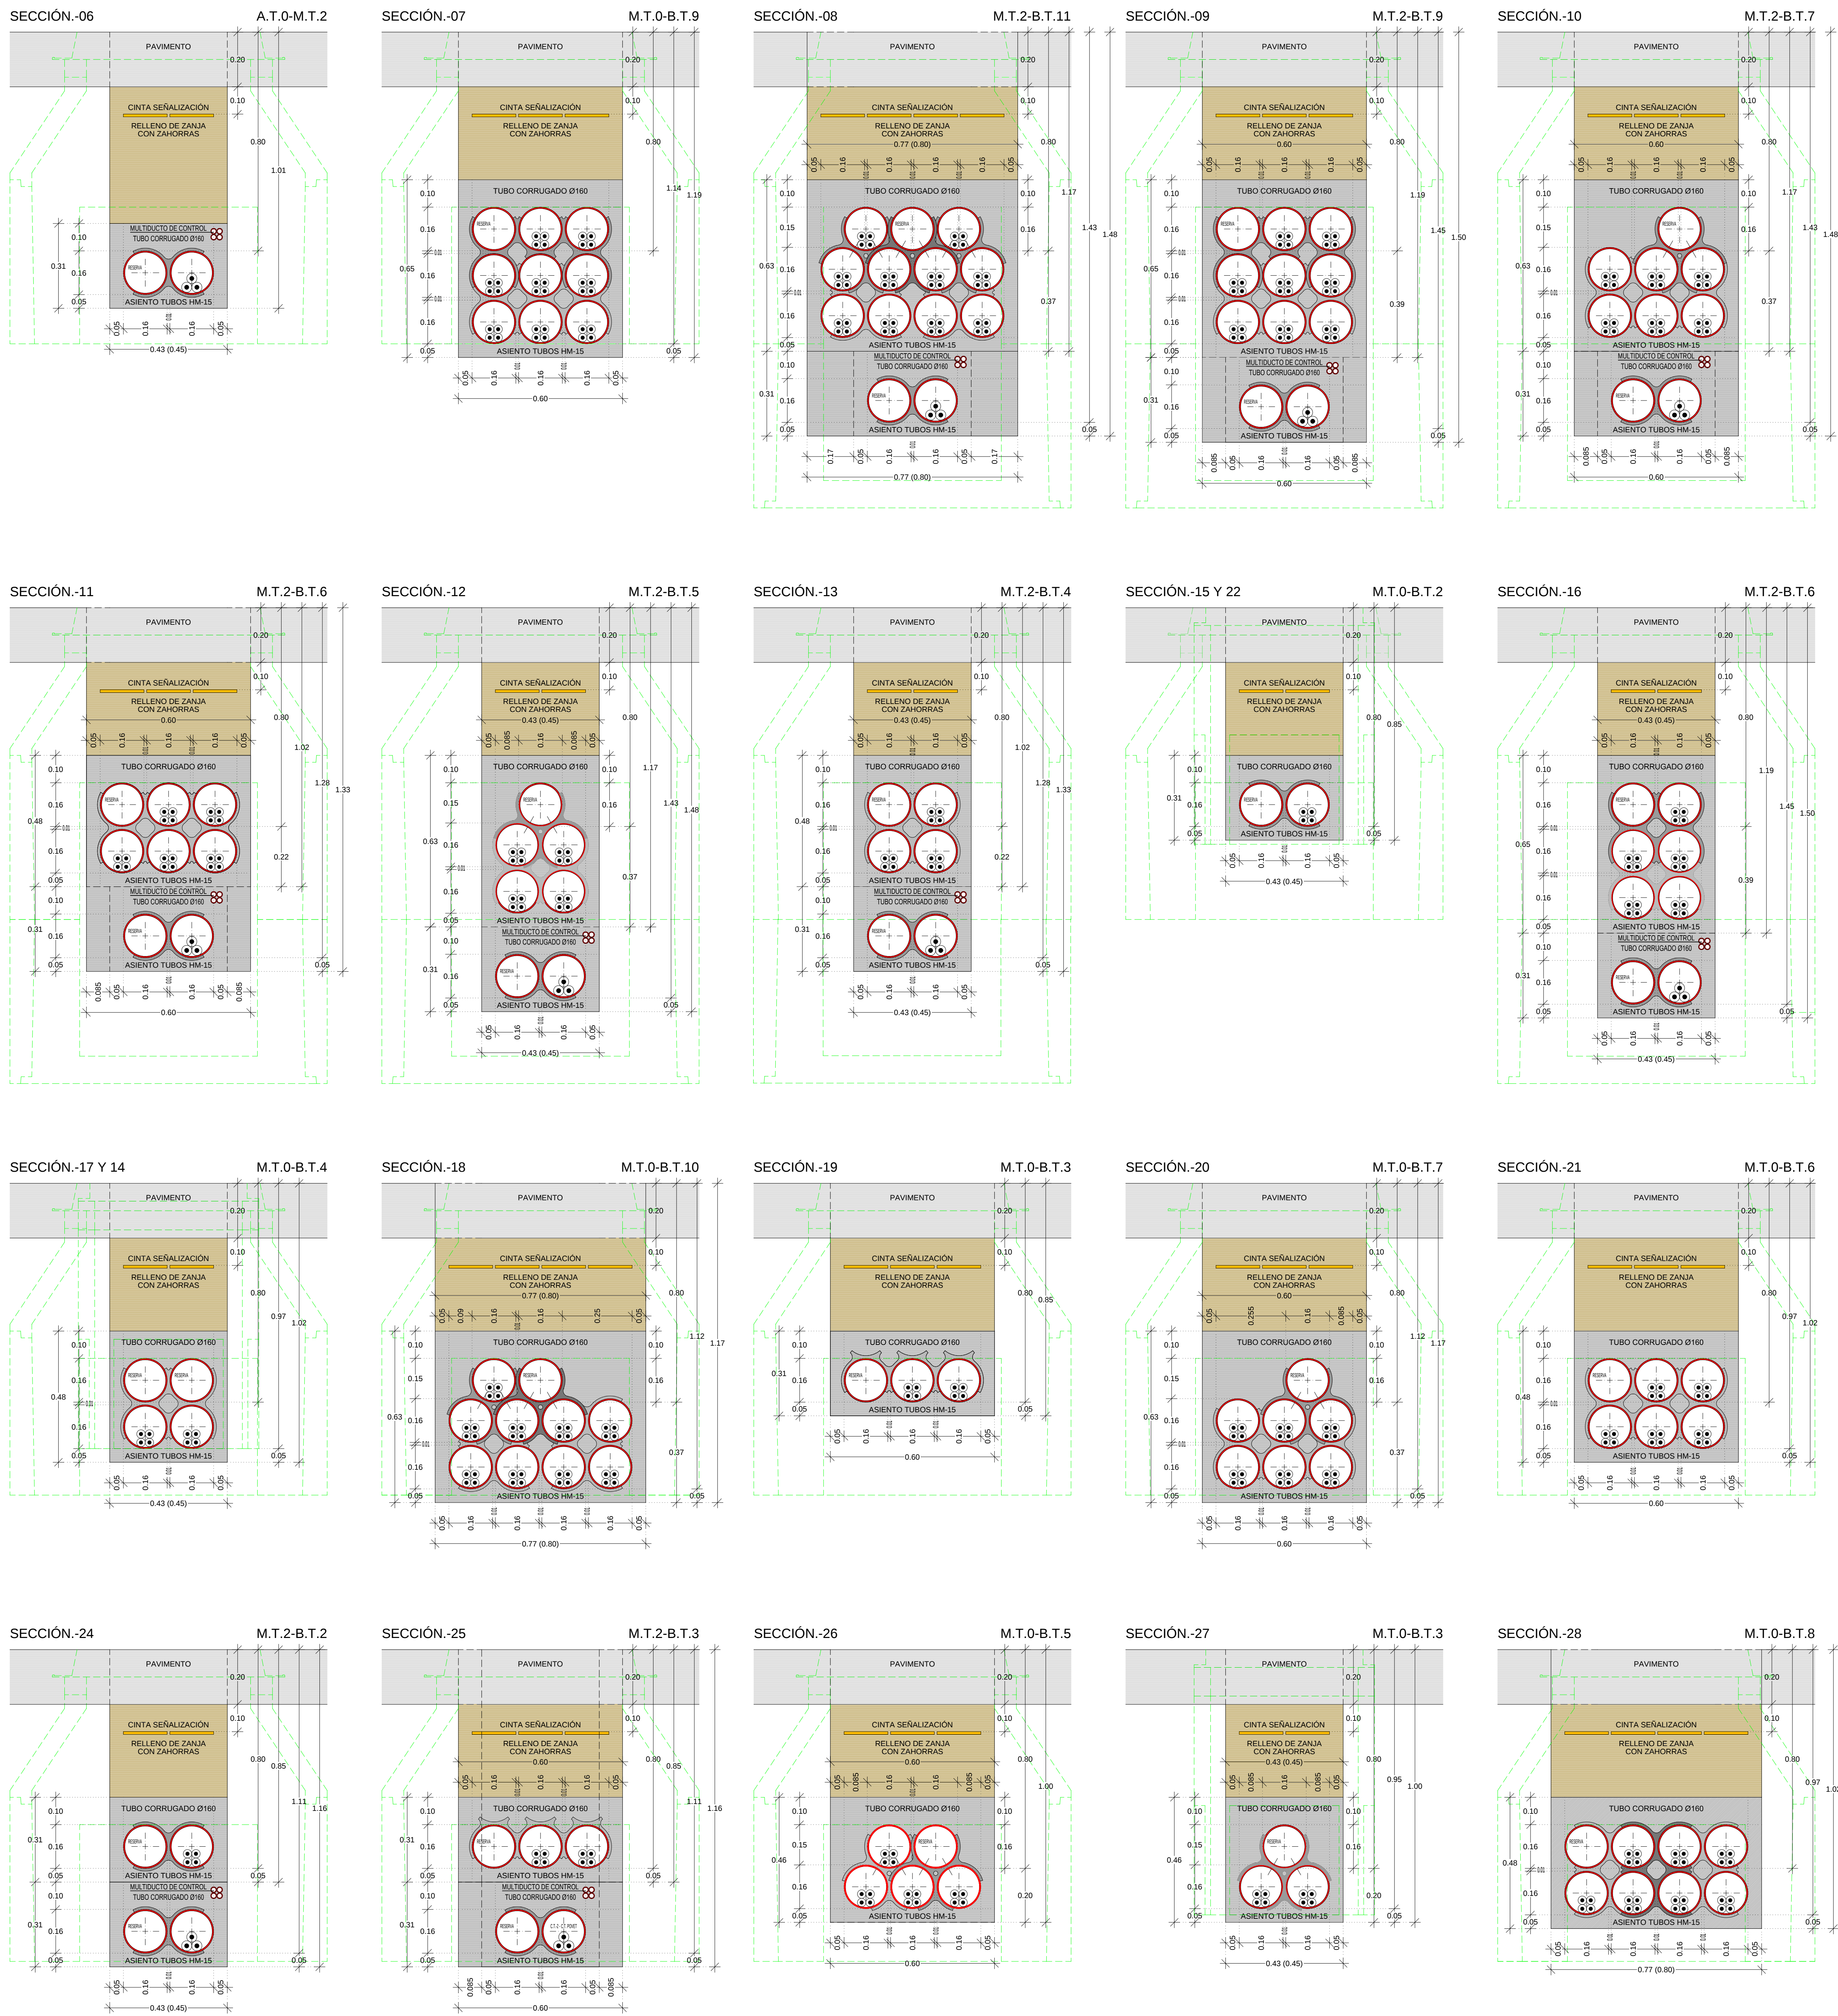

ARMARIO ACOMETIDA ELECTRICA

E 1:25

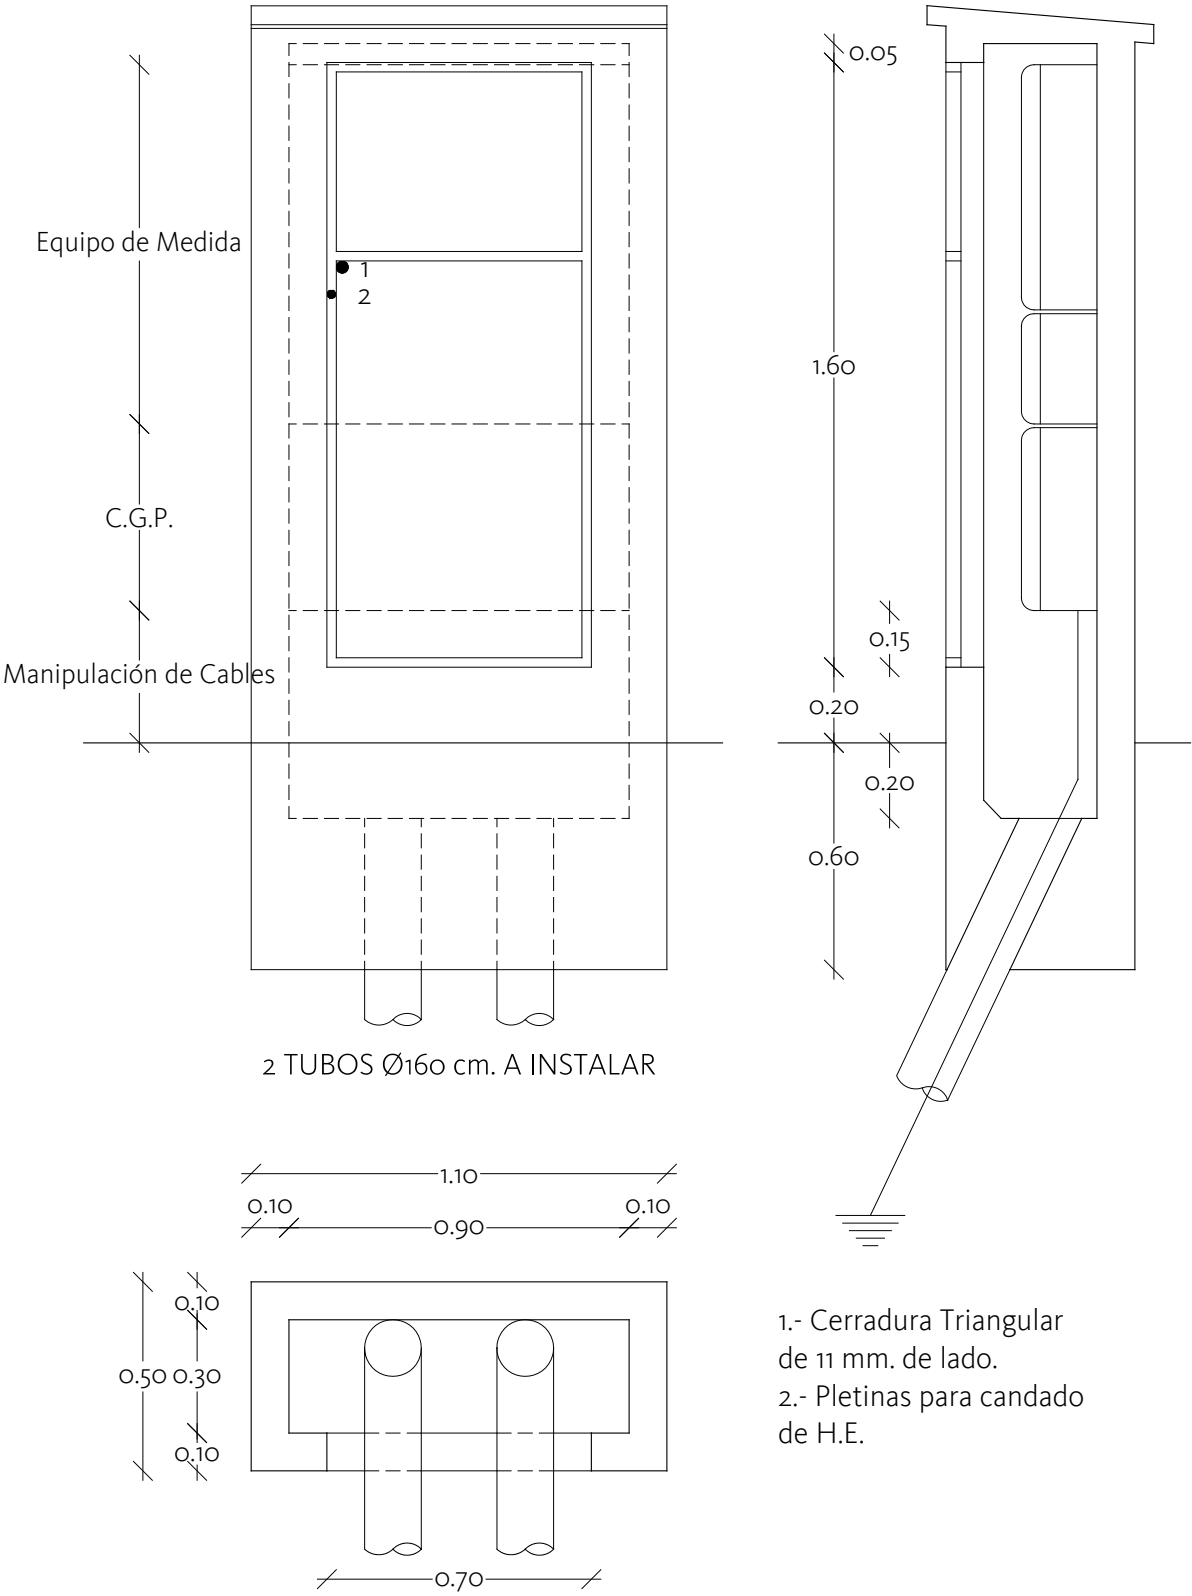

Ajuntament
de Benicarló

PROYECTO

Proyecto de Urbanización del Poligono Industrial
Sector 11 "COLLET II", y Vial Colindante en Suelo Urbano.

Escala

1/25

Nº

Dib.

MON

9.5

PLANO

Red Eléctrica de Distribución
Detalles

LOS ARQUITECTOS MUNICIPALES


Luis Pérez Lores/M^a Concepción Mora Martínez

OFICINA TÉCNICA

Julio 2014



Ajuntament
de Benicarló

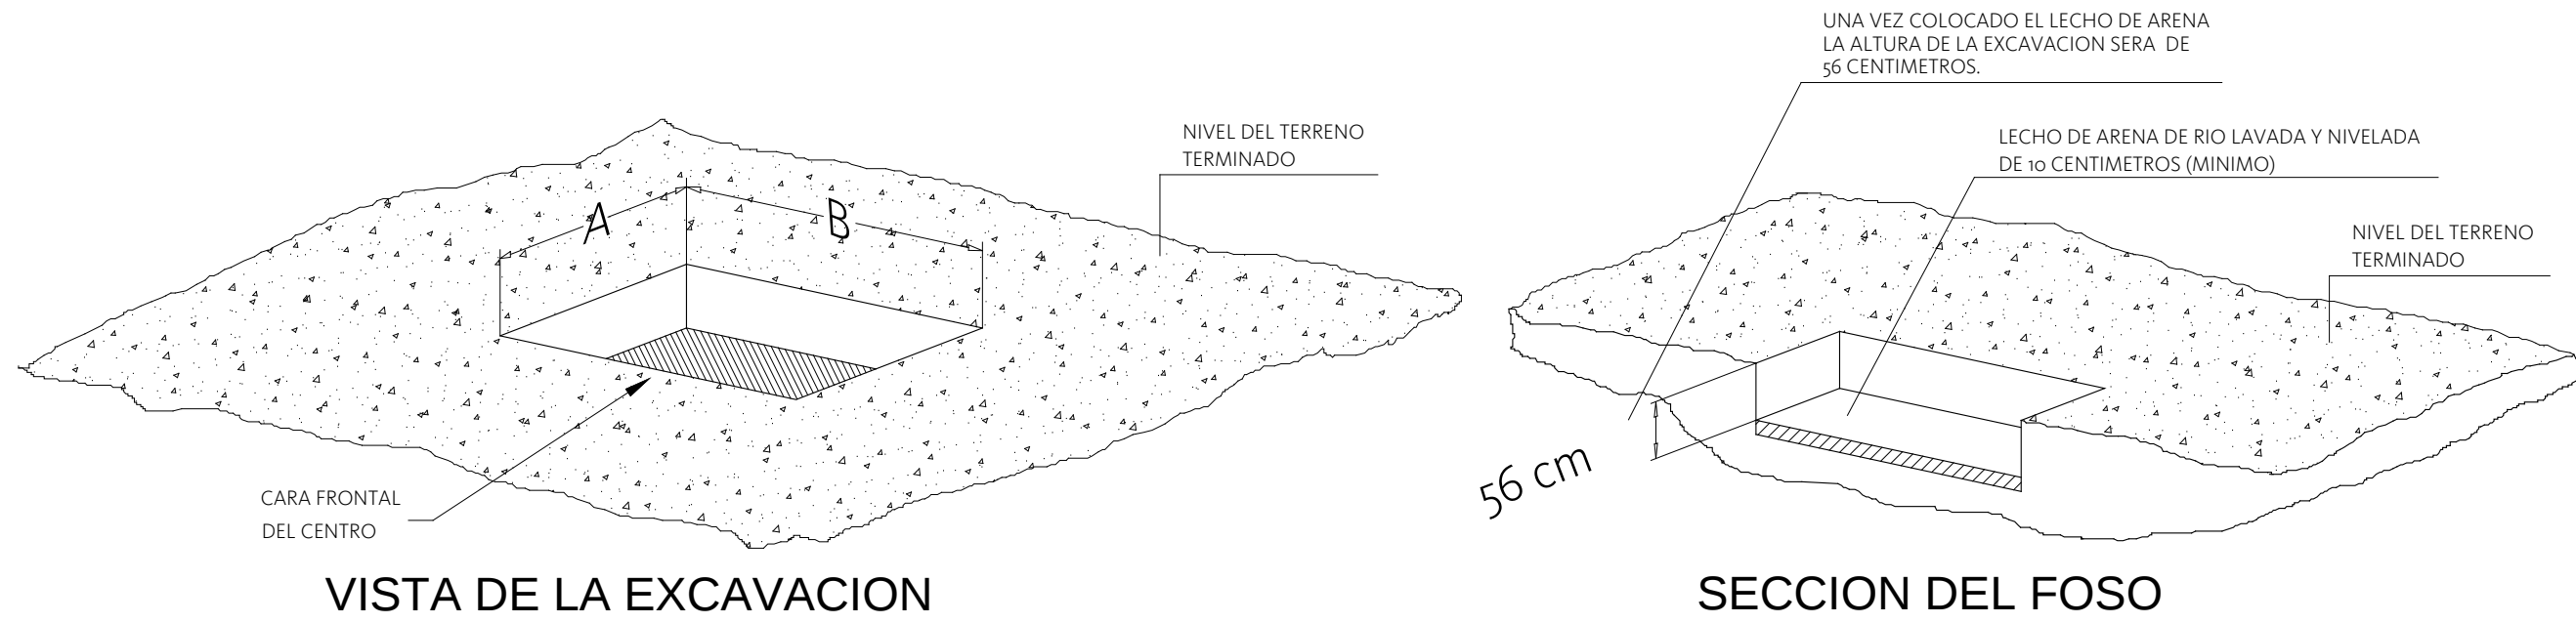

DIMENSIONES MINIMAS DE EXCAVACIÓN


TIPO PREFABRICADO	DIMENSIONES (EN METROS)	
	A	B
PFU-3	3.18	4.08
PFU-4	3.18	5.26
PFU-5	3.18	6.88
PFU-7	3.18	8.88
CMS-15	1.77	2.50
CMS-17	1.77	2.55

SITUAR EL MODULO DE HORMIGON CENTRADO EN LA EXCAVACION, DEJANDO 40 cm. POR SU FRENTE Y SU PARTE POSTERIOR, PARA PERMITIR LA EXTRACCION DE LOS UTILES DE IZADO.

CONDICIONES QUE EL CLIENTE DEBERA CUMPLIR CON ANTERIORIDAD A LA INSTALACION:

- Deberá existir un camino hasta la zona de ubicación del centro suficiente para el acceso de un camión-grúa de características: PMA=47 T; TARA=16 T; CARGA=31 T.
- La zona de ubicación del centro poseerá un espacio libre que permita una distancia entre el eje longitudinal o transversal del foso y el eje longitudinal del vehículo pesado más alejado de 7 m. si se emplea camión-grúa y de 14 m. si se utiliza góndola más grúa, de forma que no existan obstáculos que impidan la descarga de los materiales y el montaje del centro. (Ver catálogo. Para distancias menores, consultar)
- El lecho de arena de 100 milímetros de espesor mínimo, será por cuenta del cliente, y deberá estar realizado con anterioridad a la instalación del centro según se indica en el dibujo superior.

PROYECTO Proyecto de Urbanización del Poligono Industrial Sector 11 "COLLET II", y Vial Colindante en Suelo Urbano.	Escala	1/50	Nº
	Dib.	MON	9.6
PLANO Foso Transformador Detalles	LOS ARQUITECTOS MUNICIPALES		
	Luis Pérez Lores/Mª Concepción Mora Martínez		
OFICINA TÉCNICA		Julio 2014	

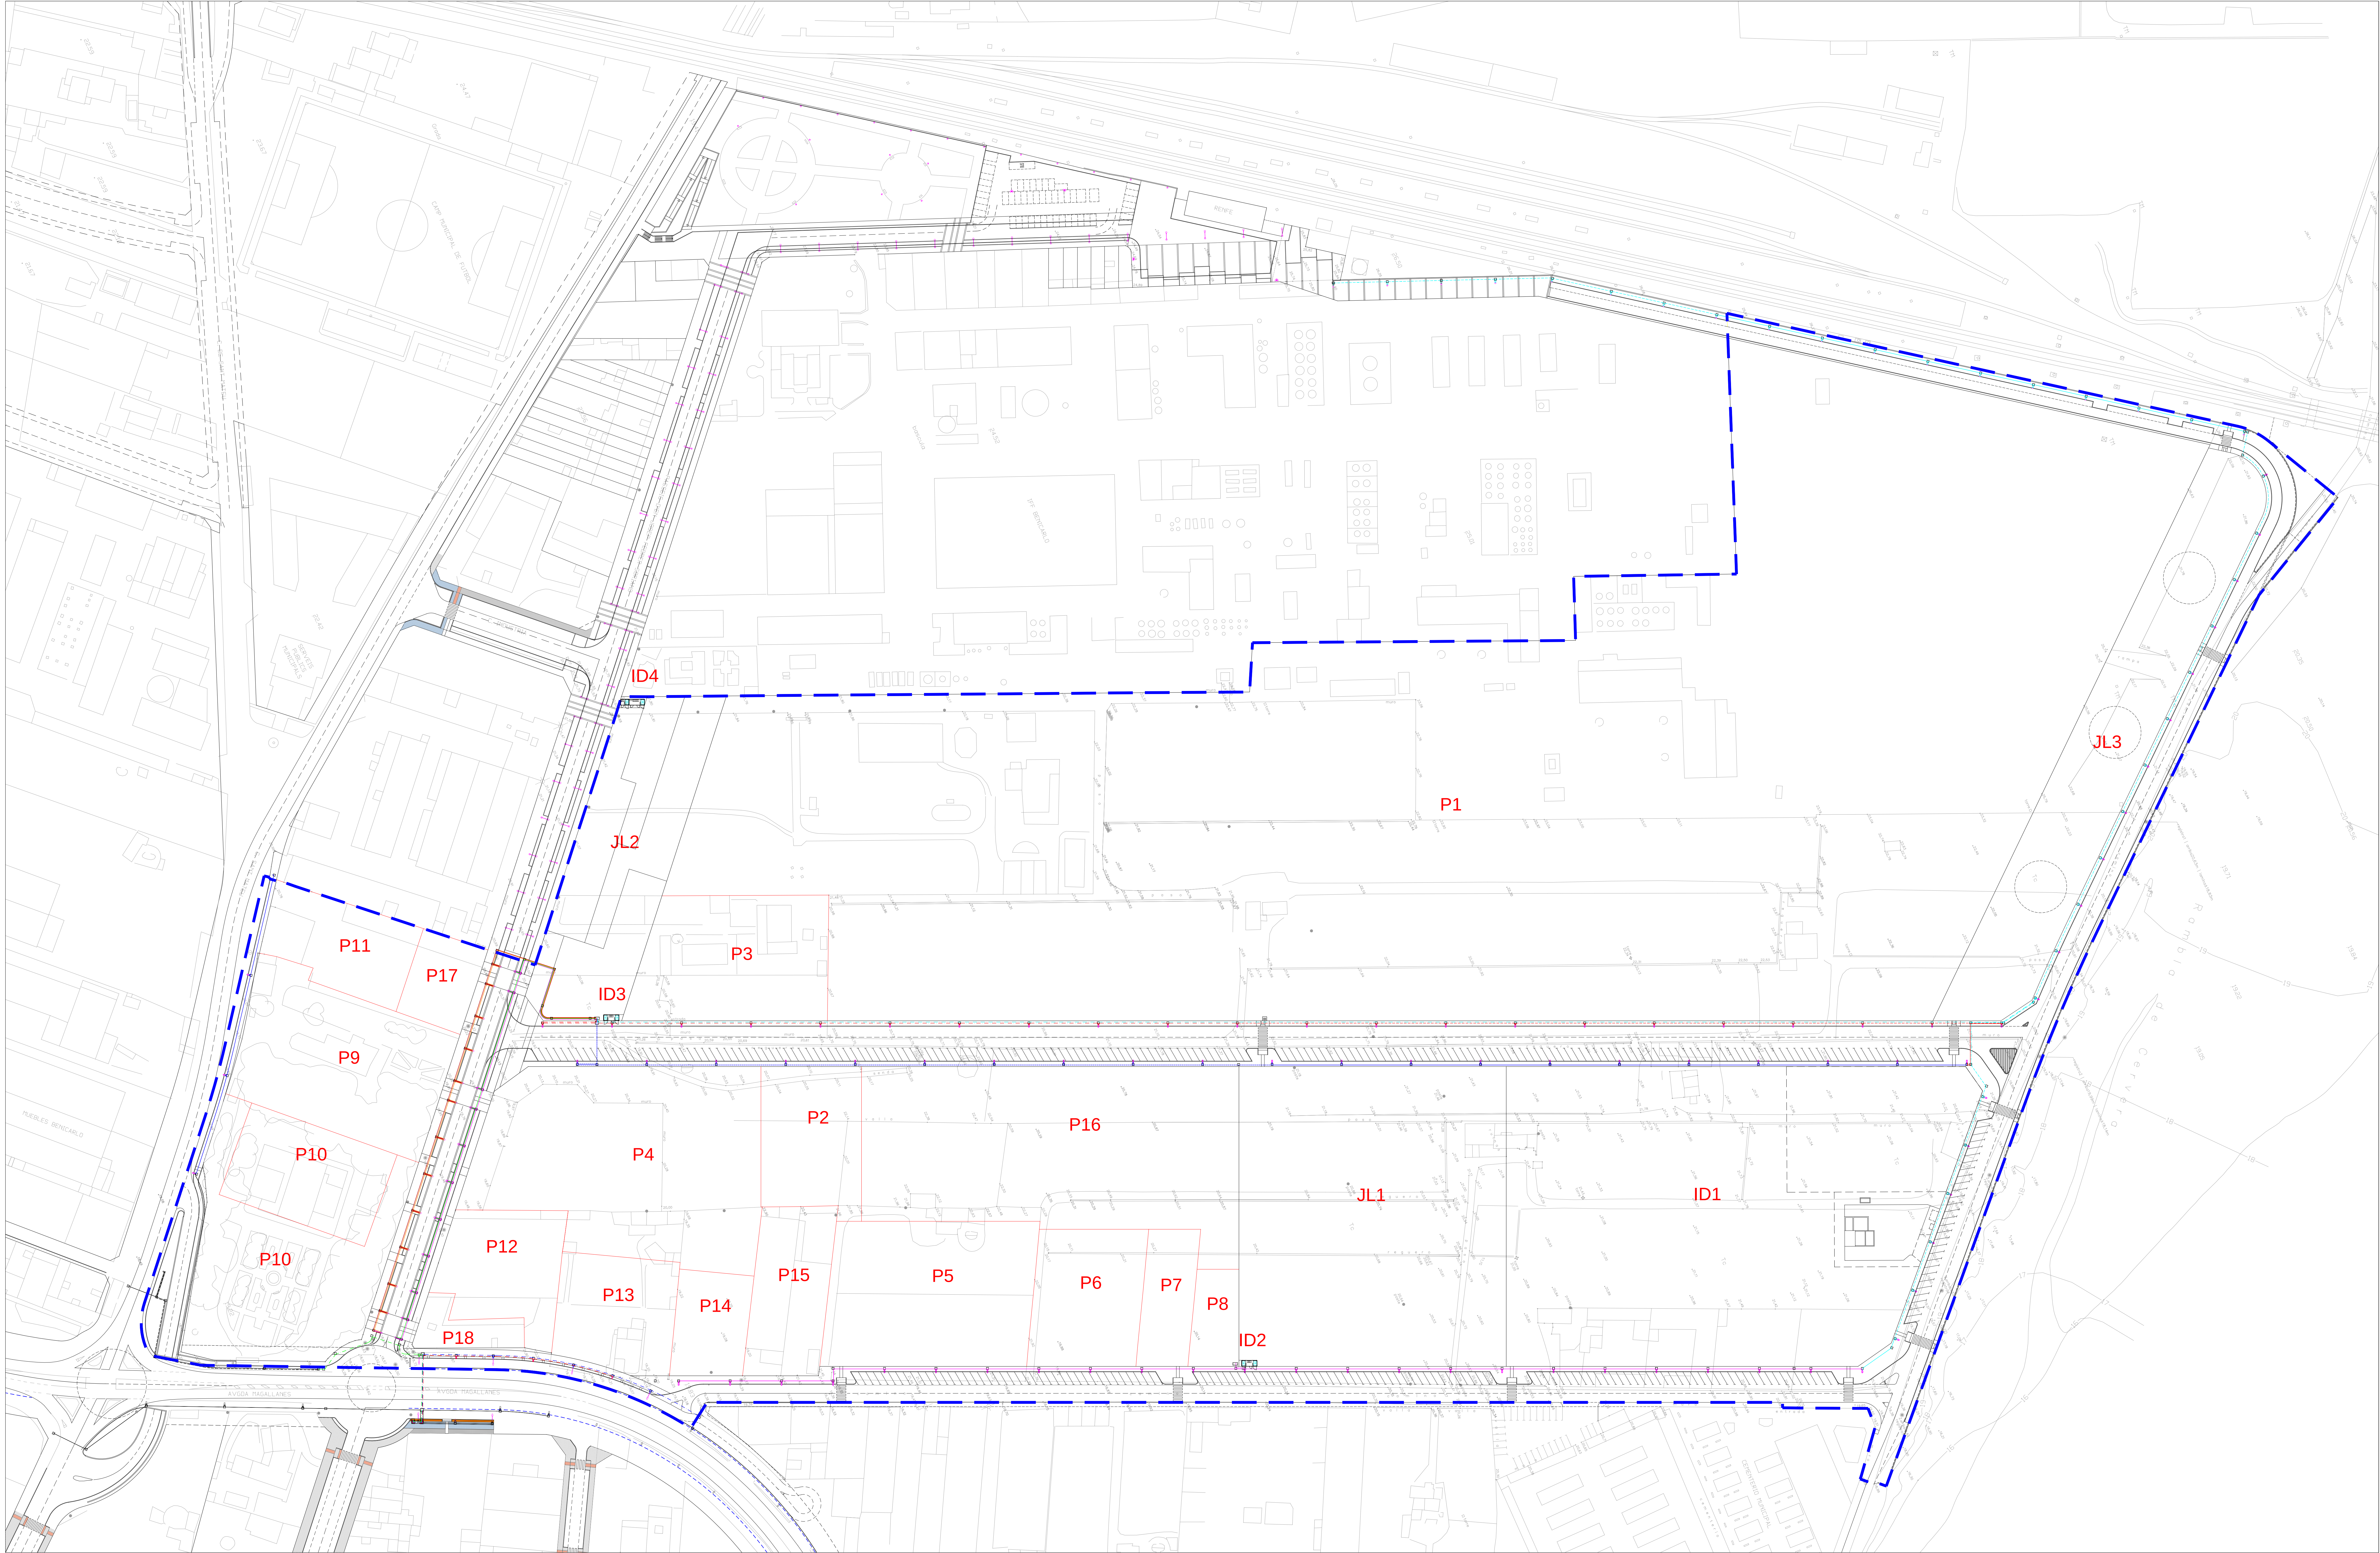

LEYENDA: RED DE ALUMBRADO PÚBLICO, CIRCUITOS.	
	Línea de alumbrado público de 16mm2+2x2.5mm2+TT16mm2
	Línea de alumbrado público de 10mm2+2x2.5mm2+TT16mm2
	Línea de alumbrado público de 6mm2+2x2.5mm2+TT16mm2

LEYENDA: RED DE ALUMBRADO PÚBLICO, FÁROLAS.	
	Fárola compuesta de báculo 8m., Modelo AM-10 de Jovir ó equivalente, y luminaria Modelo Indium SG5253 de Philips ó equivalente.
	Fárola compuesta de báculo simple 8m., Modelo CitySoul de Philips ó equivalente, y luminaria Modelo CSP430 CitySoul de Philips ó equivalente.
	Fárola compuesta de báculo doble 7+5m., Modelo CitySoul de Philips ó equivalente, y luminaria Modelo CSP430 y CGP430 CitySoul de Philips ó equivalente.
	Fárola compuesta de báculo 10.5m., Modelo New York de General Electric, rojo oxiron ó equivalente, y luminaria Modelo Stella de General Electric, rojo oxiron ó equivalente.
	Fárola compuesta de báculo 5m., Modelo Benicarló de Ros, rojo oxiron ó equivalente, y luminaria Modelo Badia de Ros, rojo oxiron ó equivalente.
	Arqueta de Registro/Paseo para alumbrado, de 60x60x90cm.
	Arqueta de Registro/Paseo para alumbrado, de 40x40x90cm.

PROYECTO
Proyecto de Urbanización del Polígono Industrial
Sector 11 "COLLET II", y Vial Colindante en Suelo Urbano.

Escala 1/750
Dib. MON


Nº 10.1

PLANO
Red de Alumbrado Público. Circuitos.
Planta General.

LOS ARQUITECTOS MUNICIPALES
Luis José Casanovi Cordero

OFICINA TÉCNICA

Julio 2014


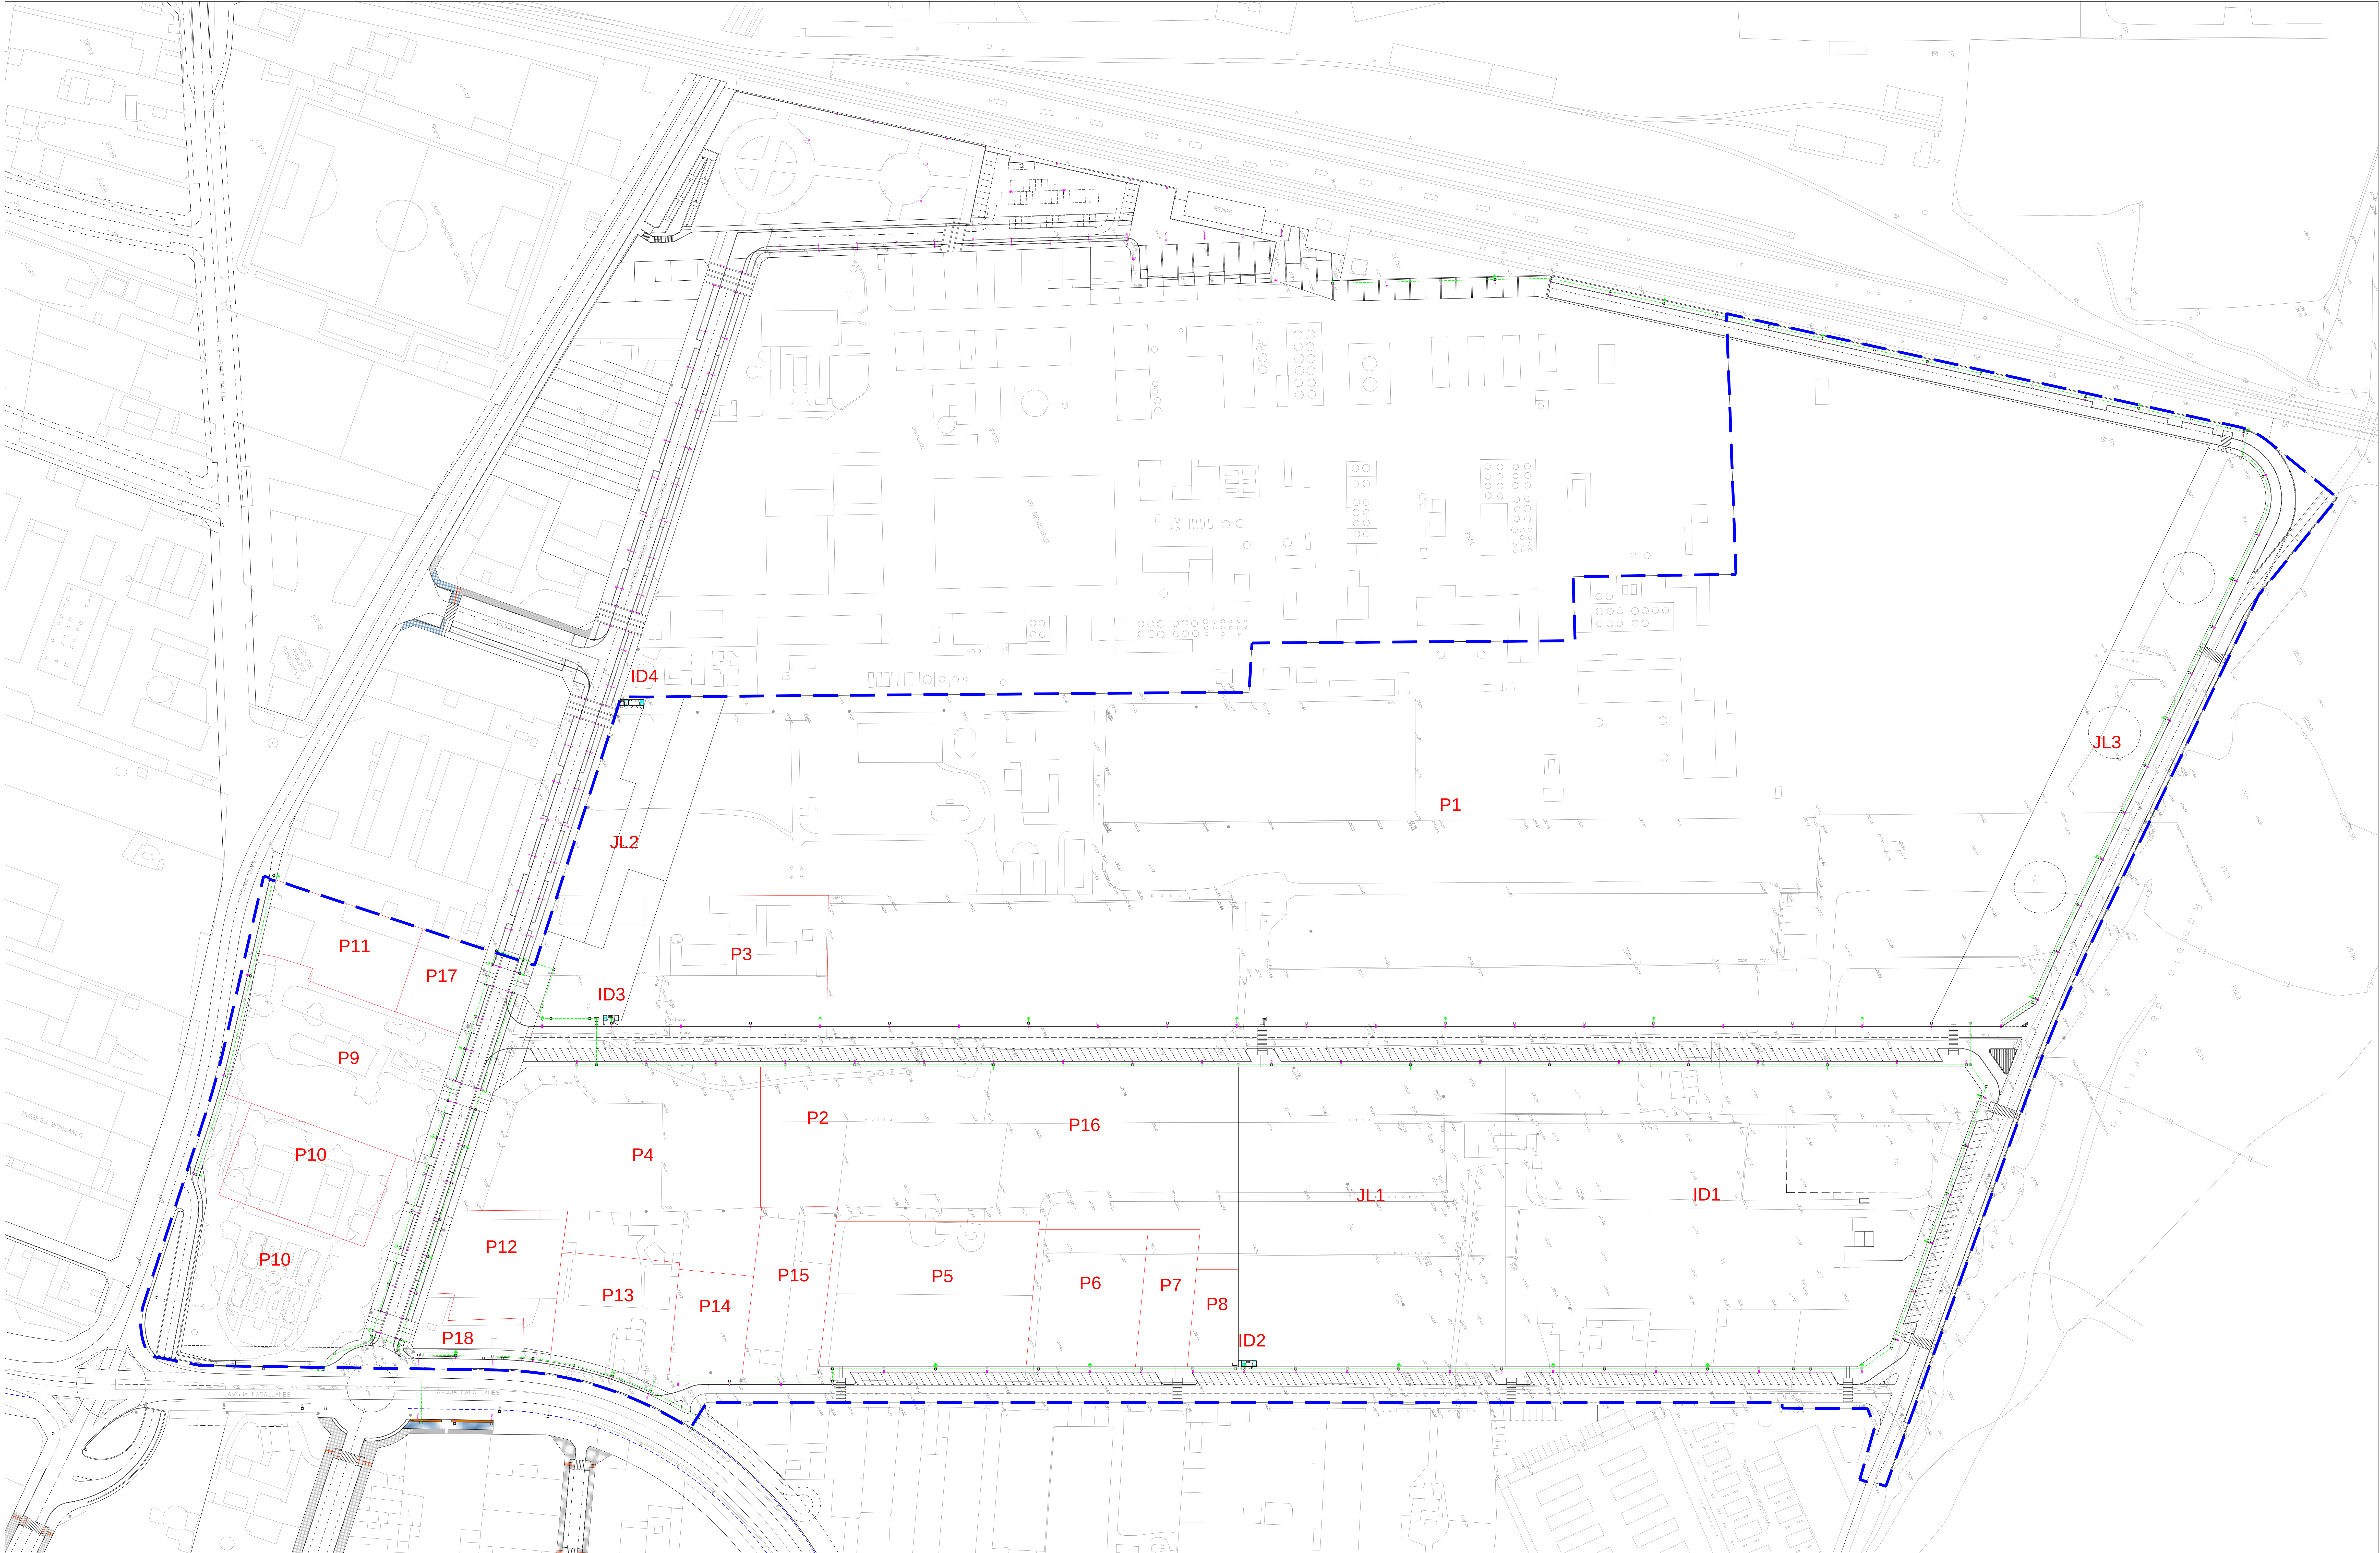


LEYENDA: RED DE ALUMBRADO PÚBLICO, TOMA DE TIERRA.	
	Cable de cobre flexible, toma de tierra de 16mm2 y cubierta de PVC bicolor.
	Piqueta de acero cobreado de 1m., de longitud y 14mm., de diámetro.

PROYECTO Proyecto de Urbanización del Polígono Industrial Sector 11 "COLLET II", y Vial Colindante en Suelo Urbano.	
PLANO Red de Alumbrado Público, Toma de Tierra. Planta General.	
Escala: 1/750 Dib. MON	
Nº 10.2	
LOS ARQUITECTOS MUNICIPALES Luis José Llorens Corcos y Miquel	
OFICINA TÉCNICA	
Julio 2014	



DETALLE: ARQUETA A PIE DE COLUMNA (5m.)

E. 1/10

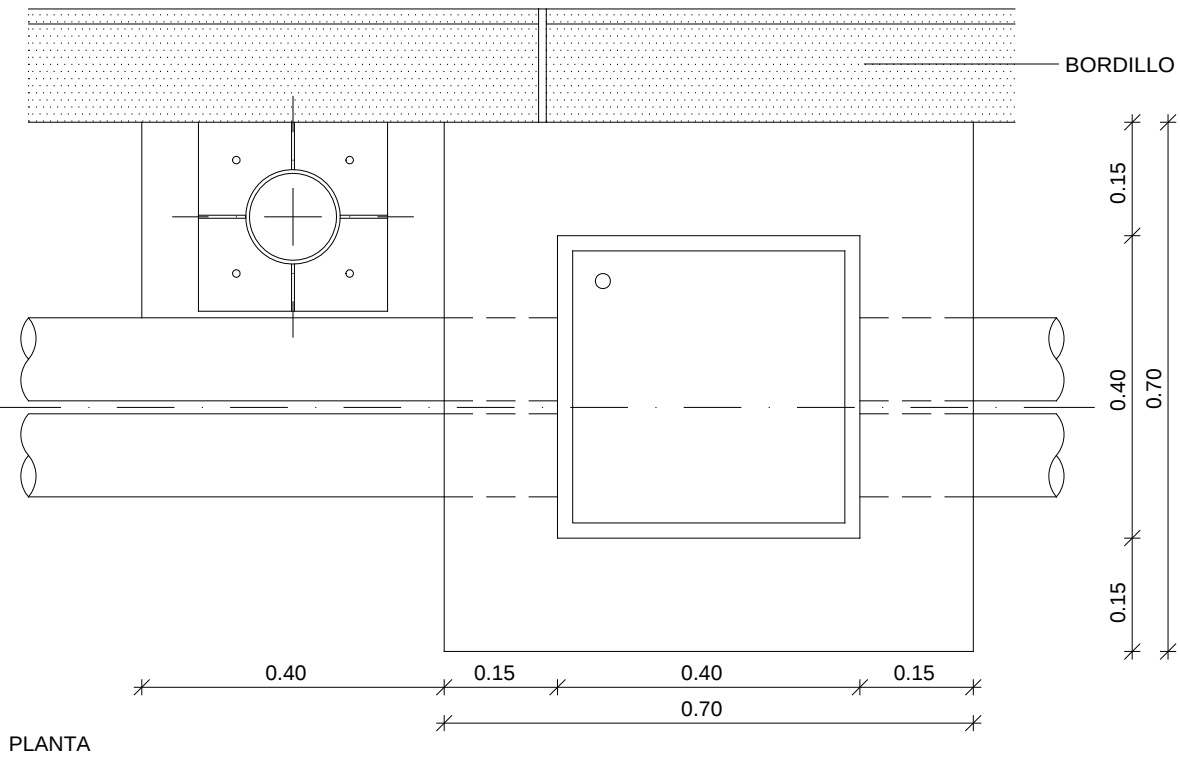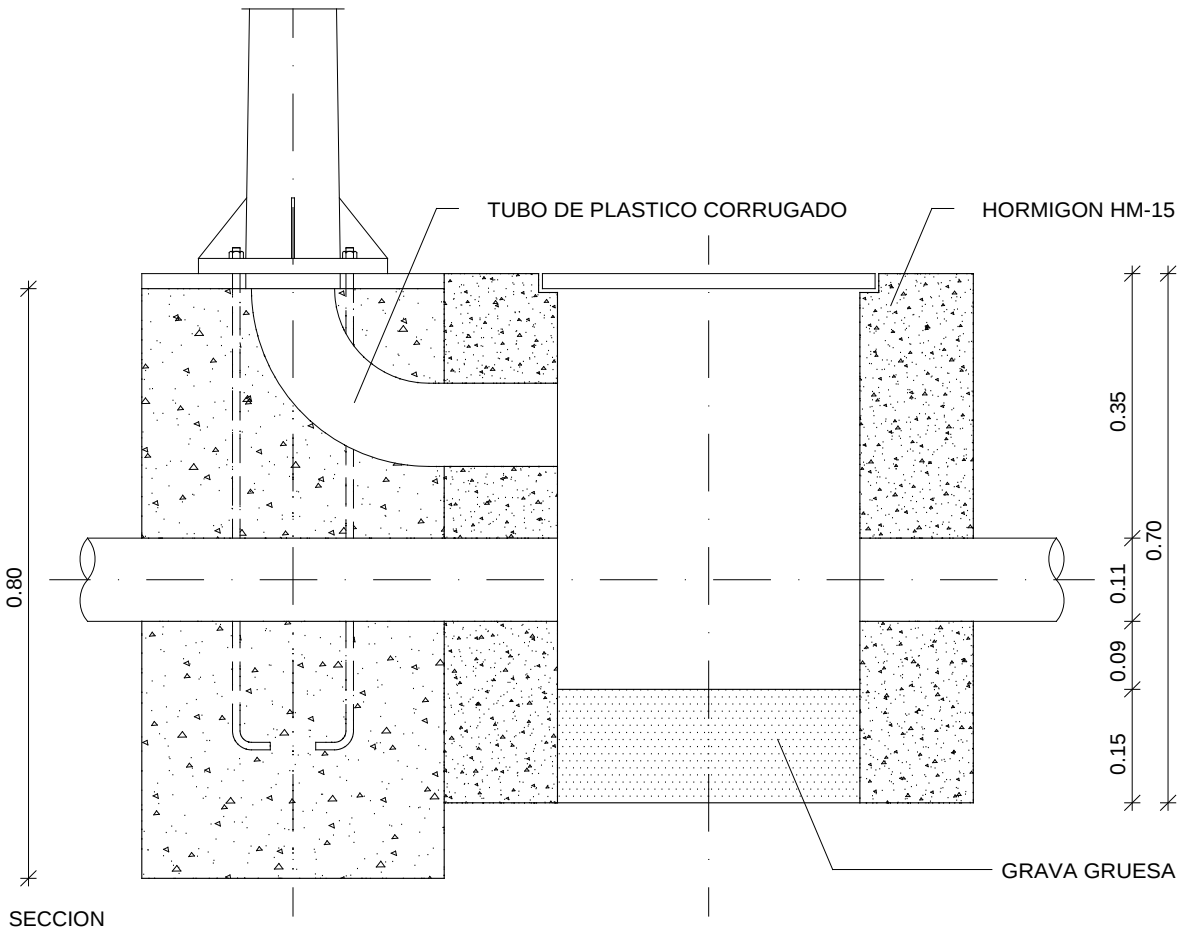

DETALLE: ARQUETA A PIE DE COLUMNA (10m.)


E. 1/10

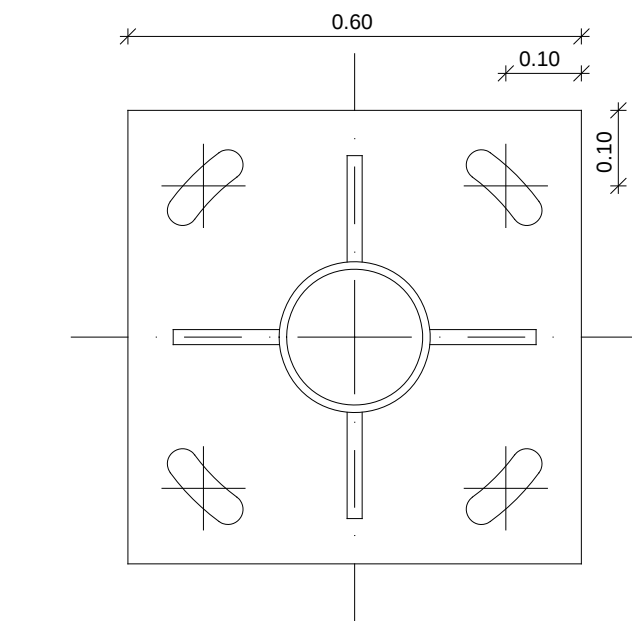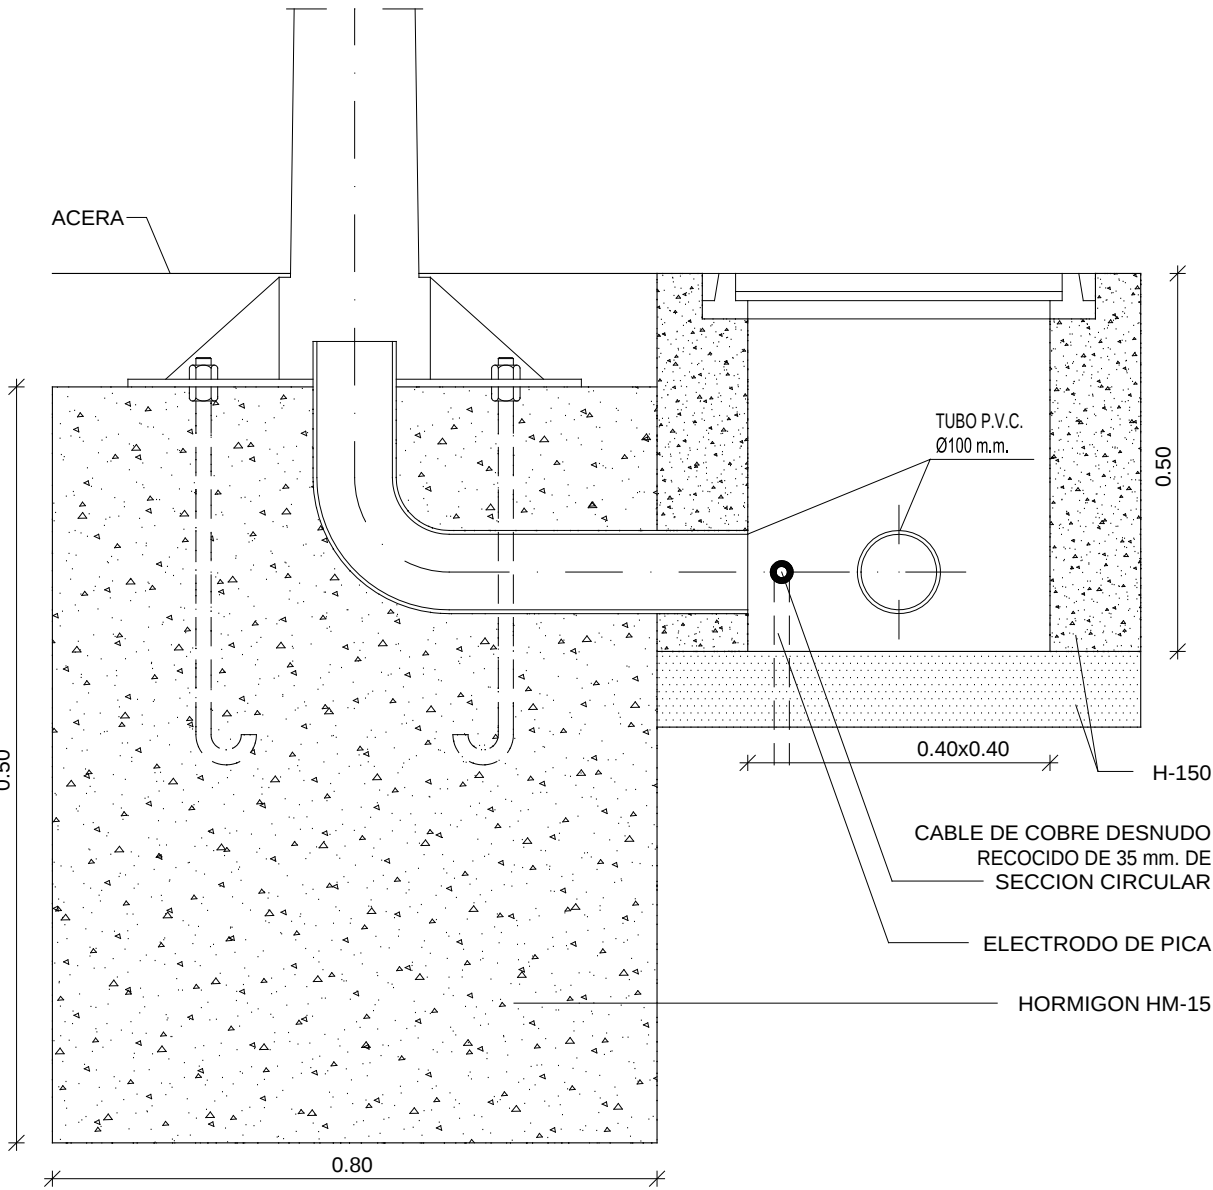

DETALLE: ZANJAS Y ARQUETAS


ZANJA EN JARDIN

E. 1/20

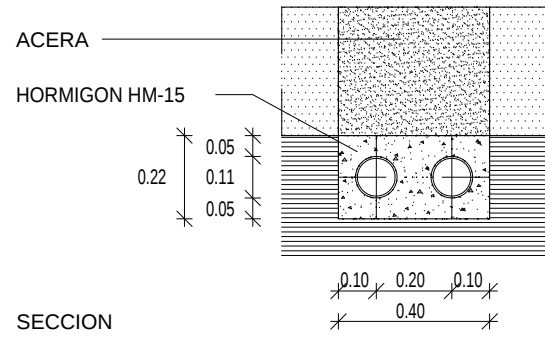


DETALLE: ARQUETA DE REGISTRO

E. 1/20

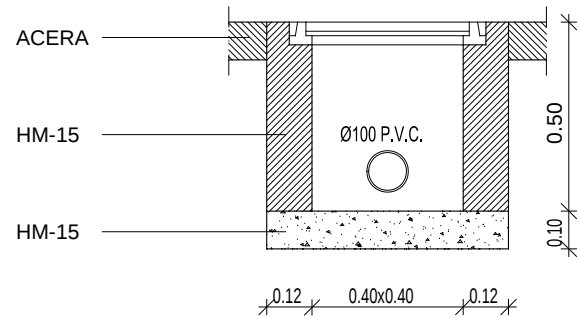


ZANJA EN JARDIN

E. 1/20

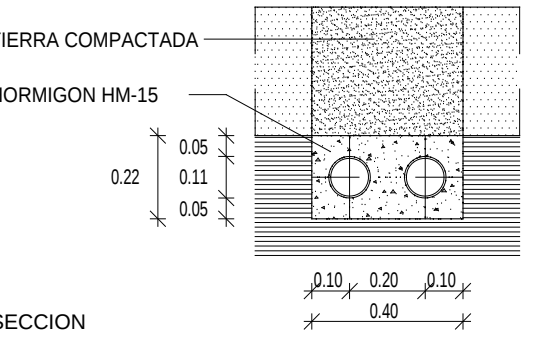

PROTECCION CANALIZACION ALUMBRADO EN CRUCE DE CALZADA

E. 1/20

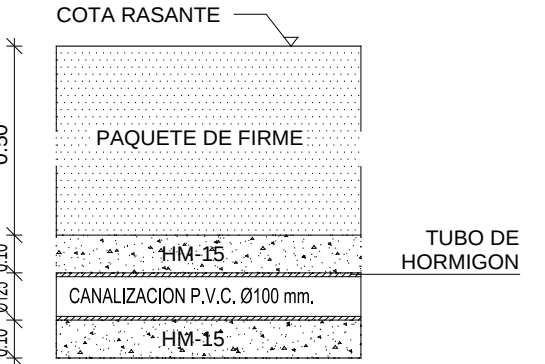

PROYECTO

Proyecto de Urbanización del Poligono Industrial Sector 11 "COLLET II", y Vial Colindante en Suelo Urbano.

Escala 1/10-20

Dib. MON

Nº

10.3

PLANO

Red de Alumbrado Público Detalles

LOS ARQUITECTOS MUNICIPALES

Luis Pérez Lores/Mª Concepción Mora Martínez

OFICINA TÉCNICA

Julio 2014





LEYENDA: RED DE TELECOMUNICACIONES	
	Red existente de telecomunicaciones, de la compañía TELEFÓNICA.
	Red existente de telecomunicaciones, de la compañía ONO.
	Red a instalar de telecomunicaciones, de la compañía TELEFÓNICA.

PROYECTO
Sector de Urbanización del Polígono Industrial,
Sector 11 "COLLET II", y Vial Colindante en Suelo Urbano.
PLANO
Red de Telecomunicaciones, Telefónica.
Planta General.

Escala
1/750
Dib.
MON


Nº
11
LOS ARQUITECTOS MUNICIPALES
Luis Pérez Guesá
Julián Martínez

OFICINA TÉCNICA


Julio 2014

DETALLE: ARMARIO PARA DISTRIBUCIÓN ACOMETIDAS

E. 1/20

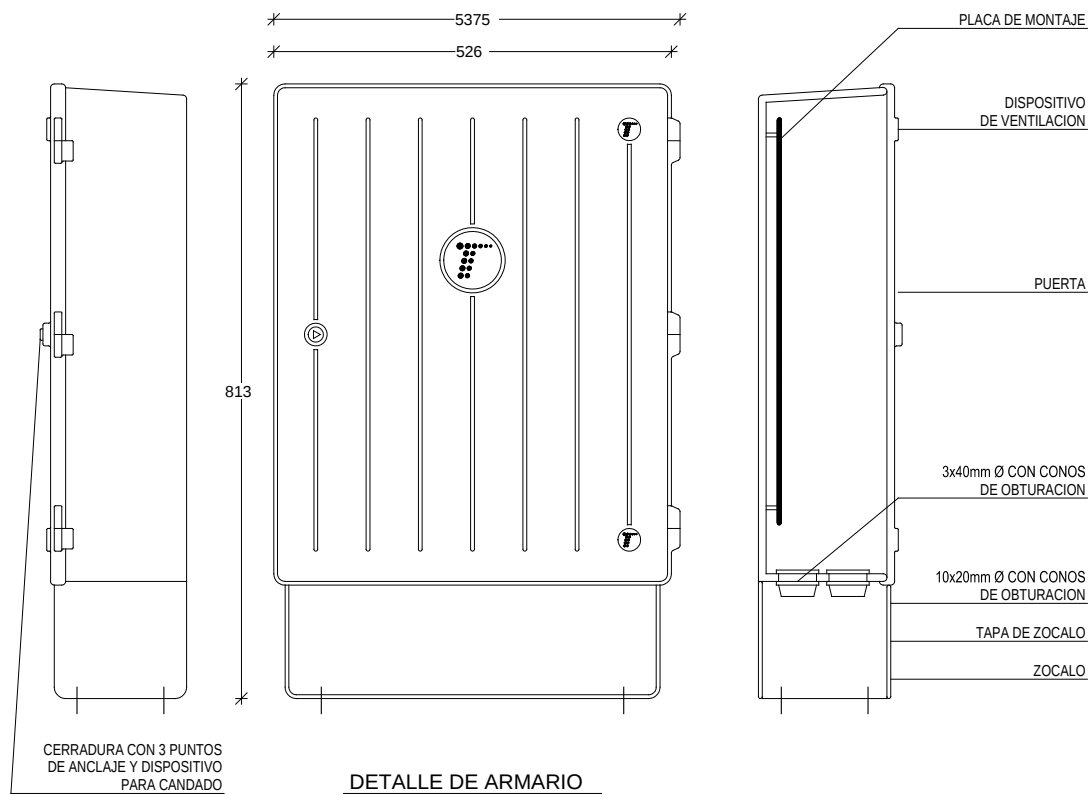



DETALLE DE ARMARIO

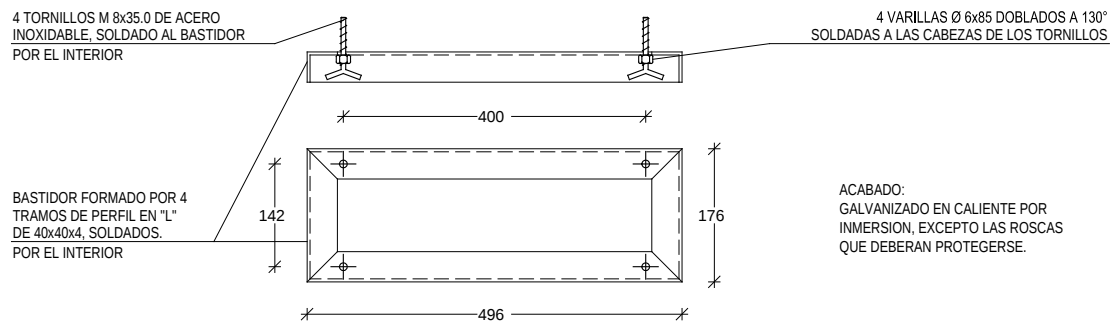

DETALLE DE PLANTILLA

DETALLE: PEDESTAL.

E. 1/20

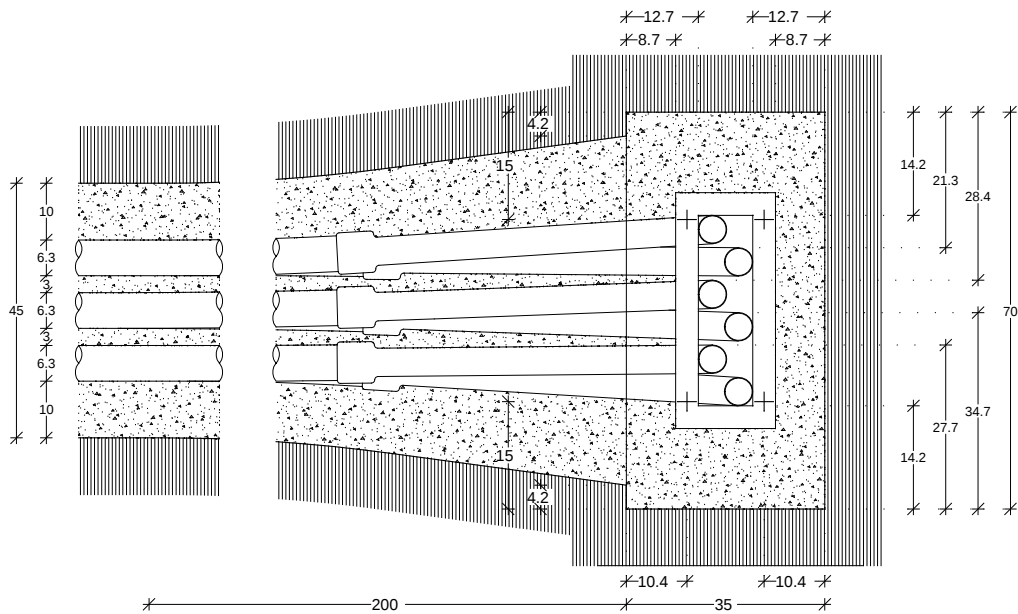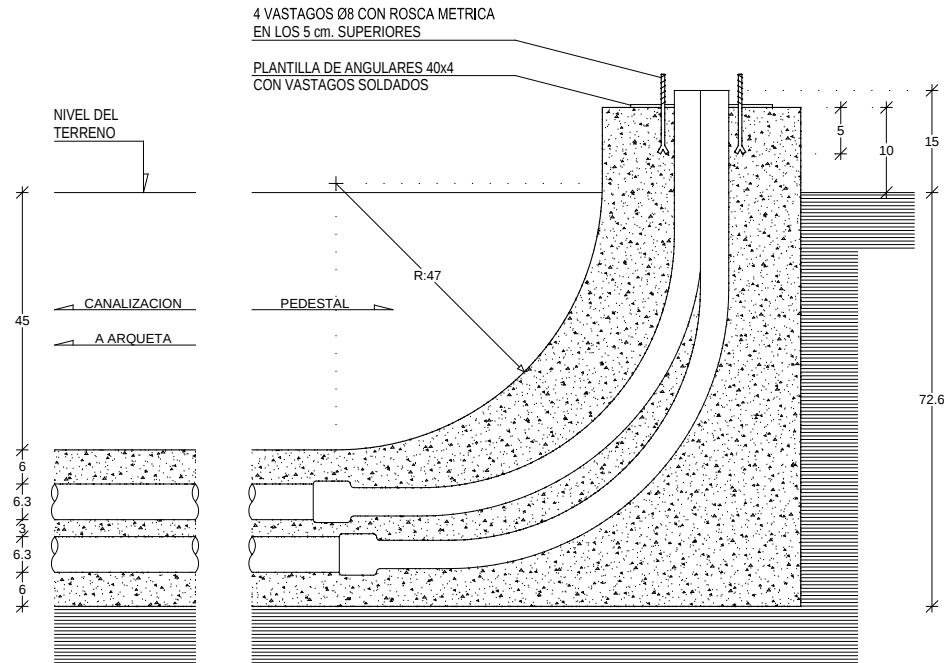


DETALLE DE PEDESTAL

DETALLE: SECCION DE CANALIZACIONES

E. 1/10


DETALLE: SECCION CANALIZACION 2c.P.V.C.63Ø

E. 1/20

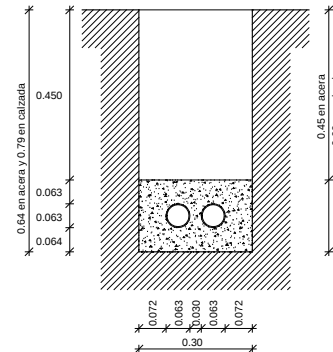


DETALLE: SECCION CANALIZACION 4c.P.V.C.63Ø

E. 1/20

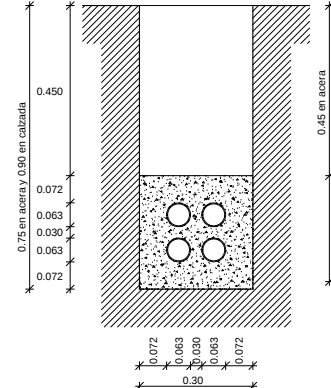


DETALLE: SECCION CANALIZACION 4c.P.V.C.110Ø

E. 1/20

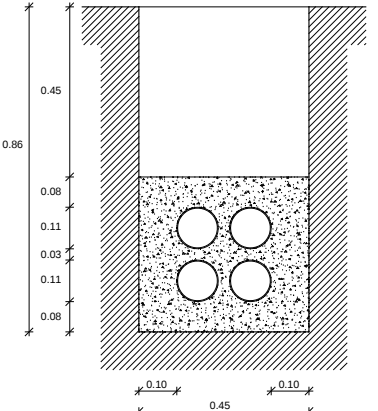

DETALLE: SECCION CANALIZACION 8c.P.V.C.63Ø

E. 1/20






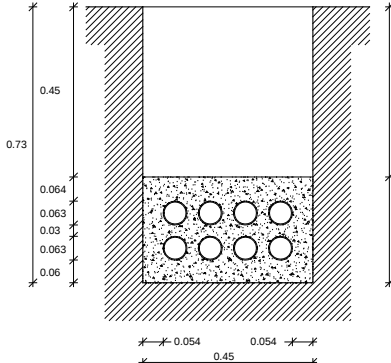


PROYECTO Proyecto de Urbanización del Poligono Industrial Sector 11 "COLLET II", y Vial Colindante en Suelo Urbano.	Escala	1/10-20	Nº 11.1
	Dib.	MON	
PLANO Red de Telecomunicaciones Detalles.-1	LOS ARQUITECTOS MUNICIPALES Luis Pérez Lores/Mª Concepción Mora Martínez		

OFICINA TÉCNICA

Julio 2014



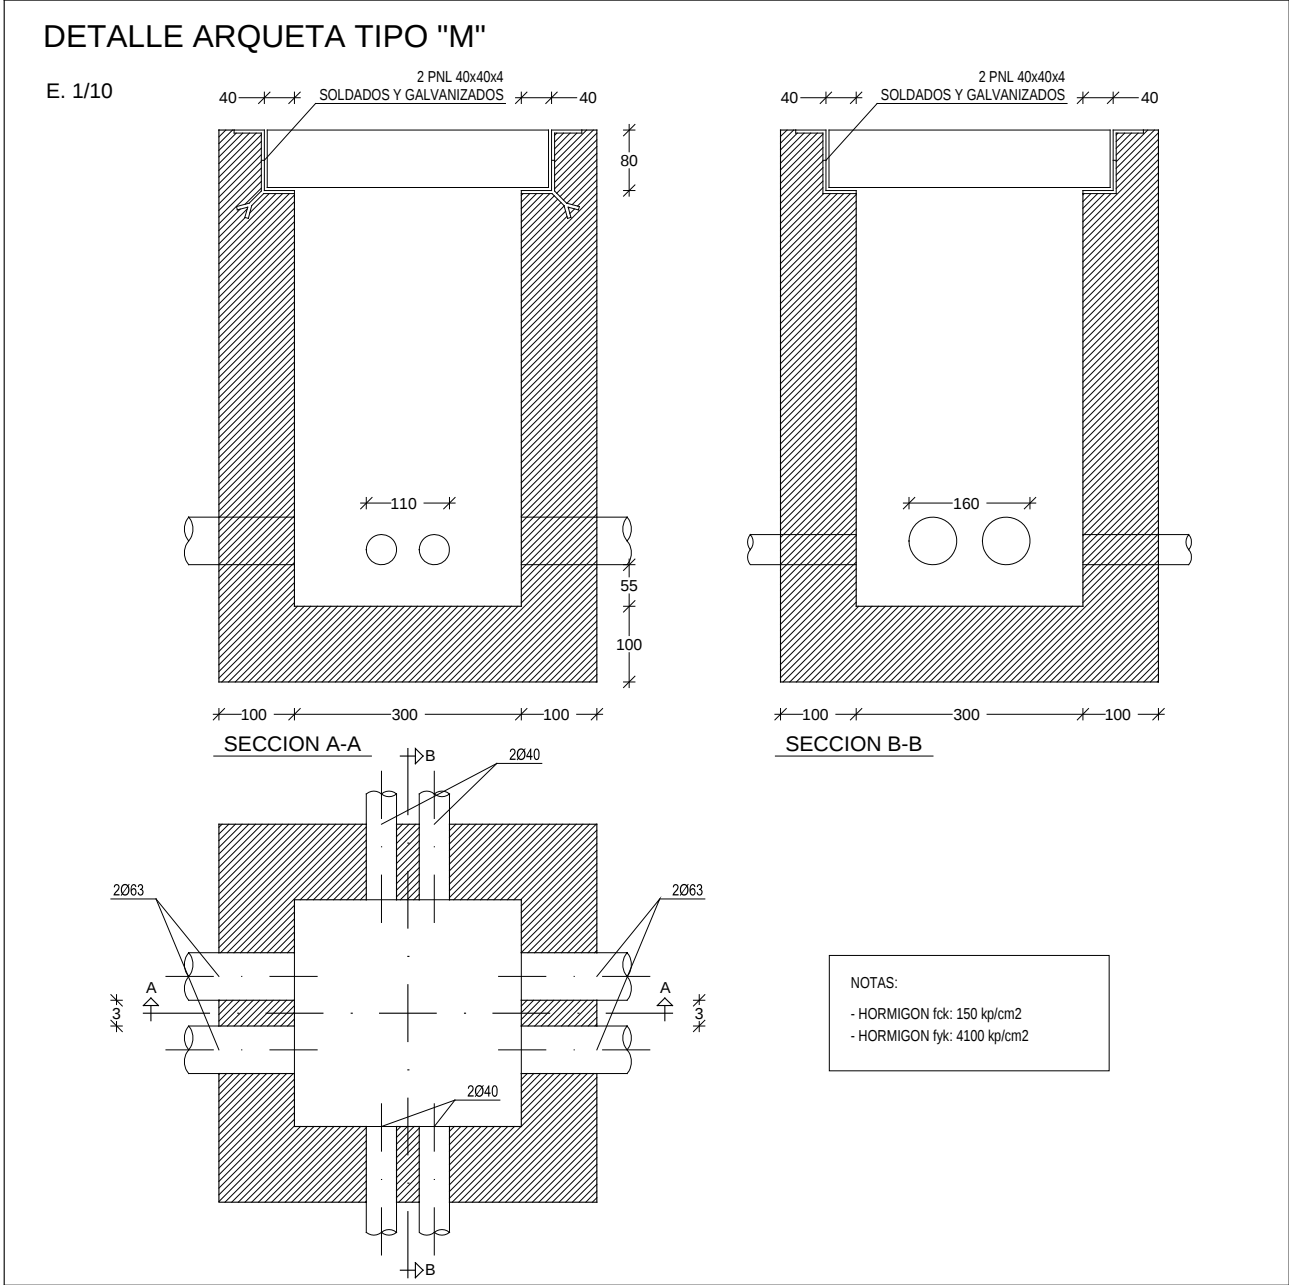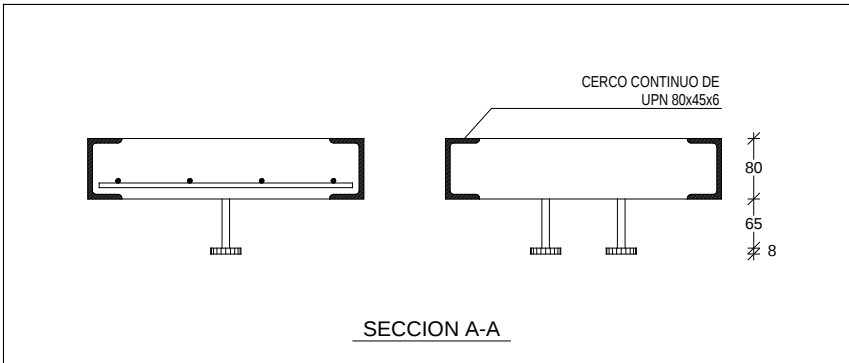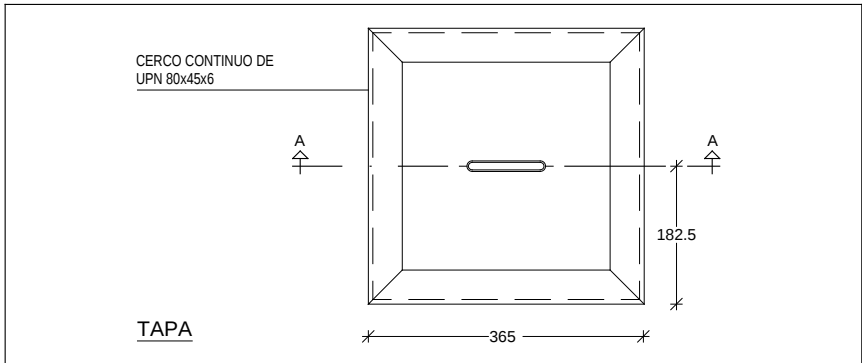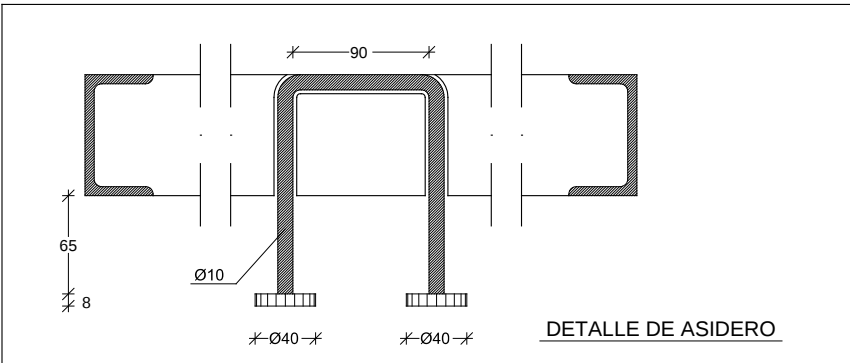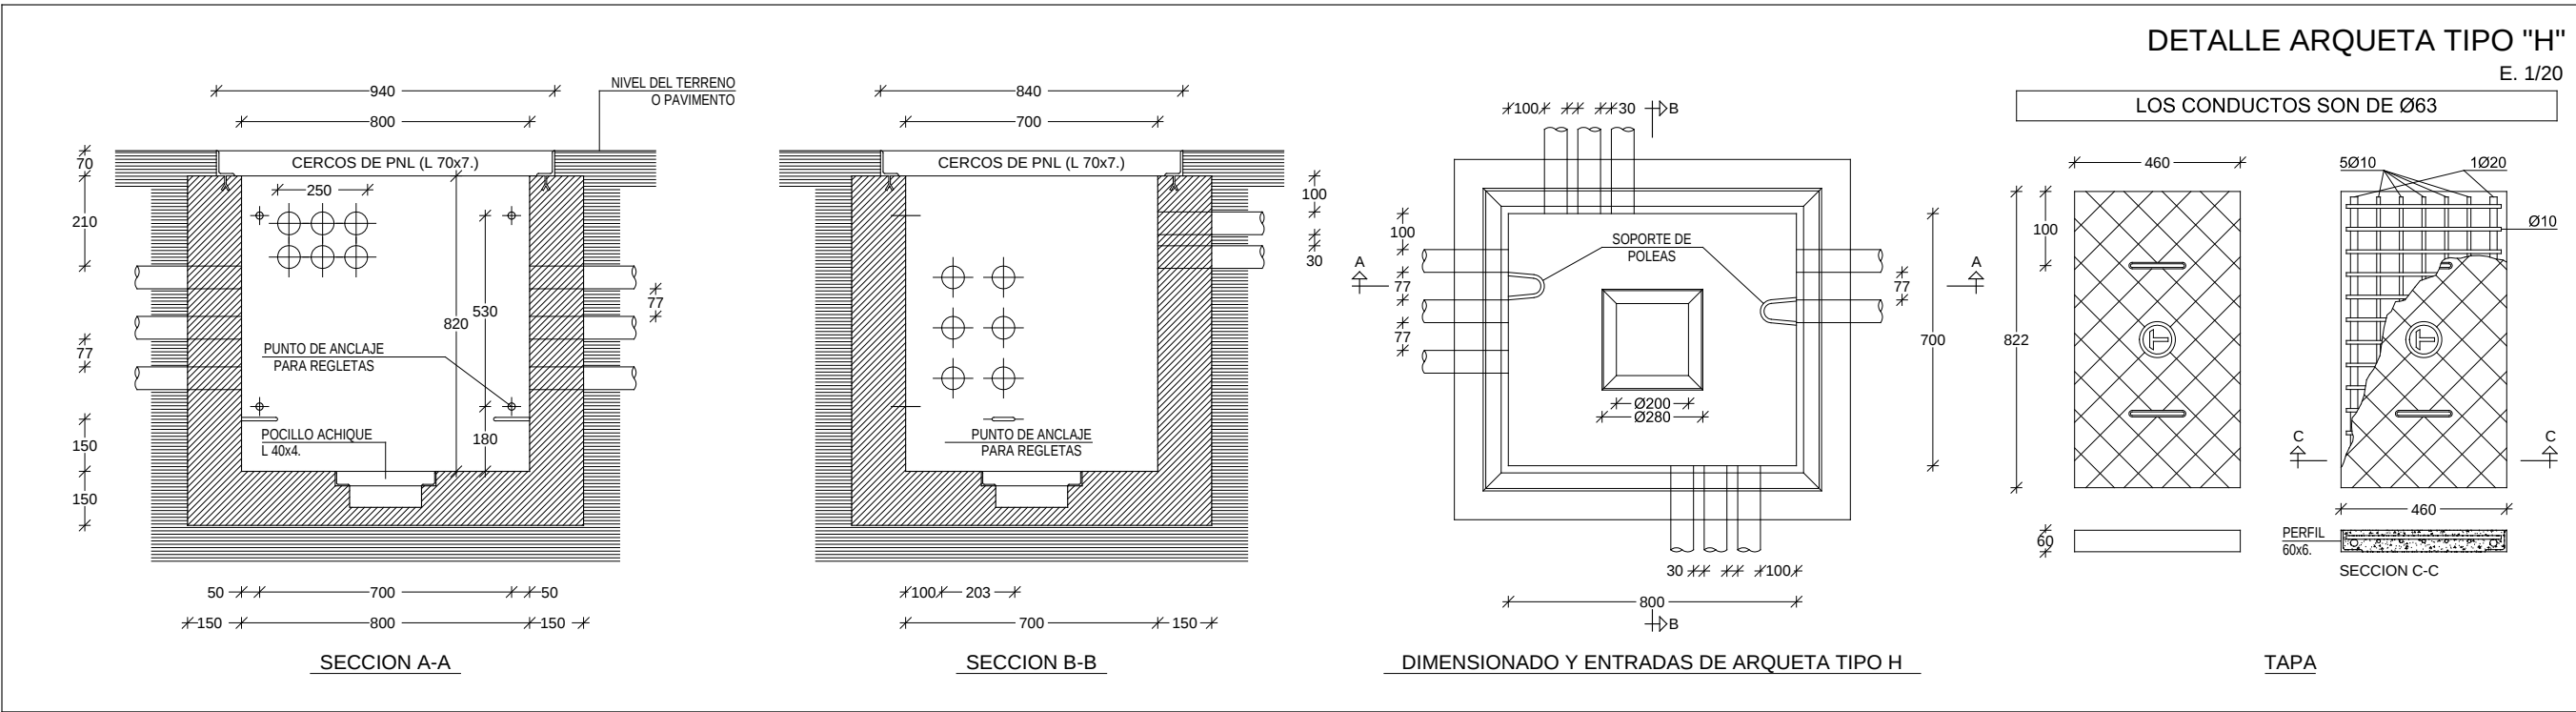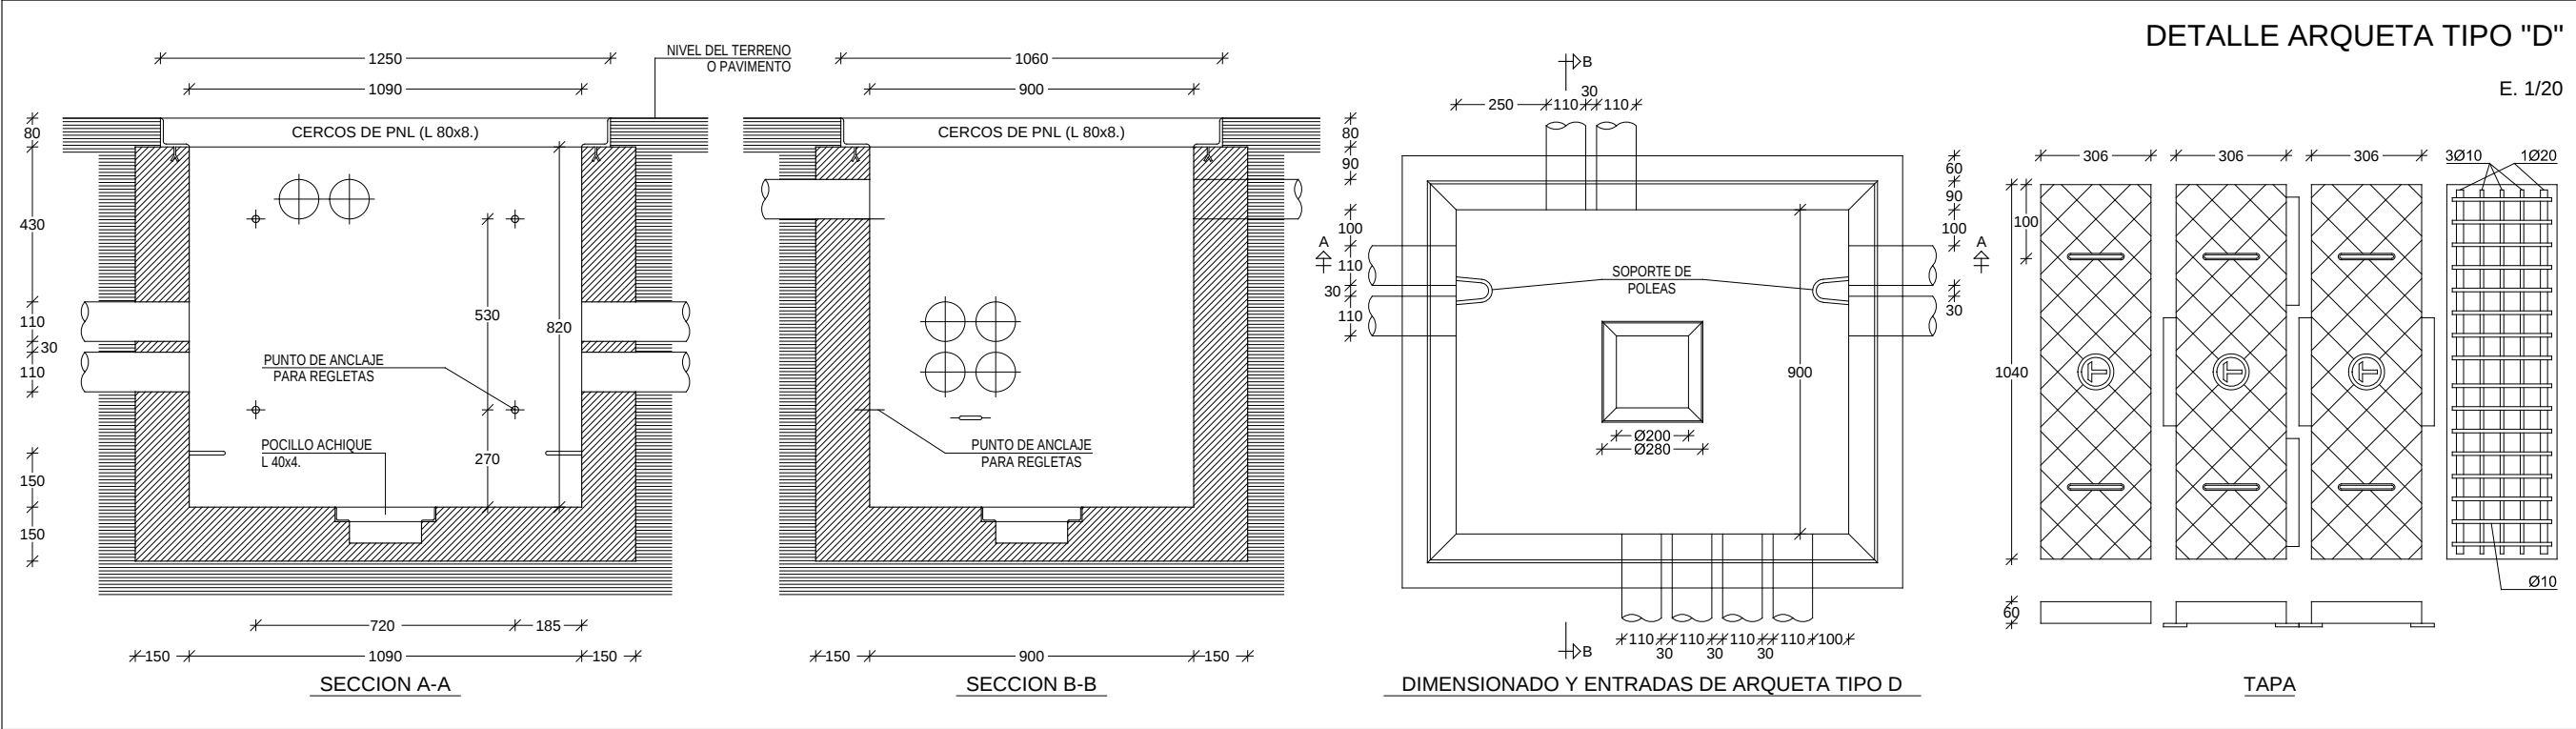

Ajuntament de Benicarló

PROYECTO
Proyecto de Urbanización del Poligono Industrial Sector 11 "COLLET II", y Vial Colindante en Suelo Urbano.


PLANO
Red de Telecomunicaciones Detalles.-2

Escala 1/10-20
Dib. MON
LOS ARQUITECTOS MUNICIPALES
Luis Perez Lores/M^a Concepción Mora Martínez

OFICINA TÉCNICA






Julio 2014

Ajuntament de Benicarló

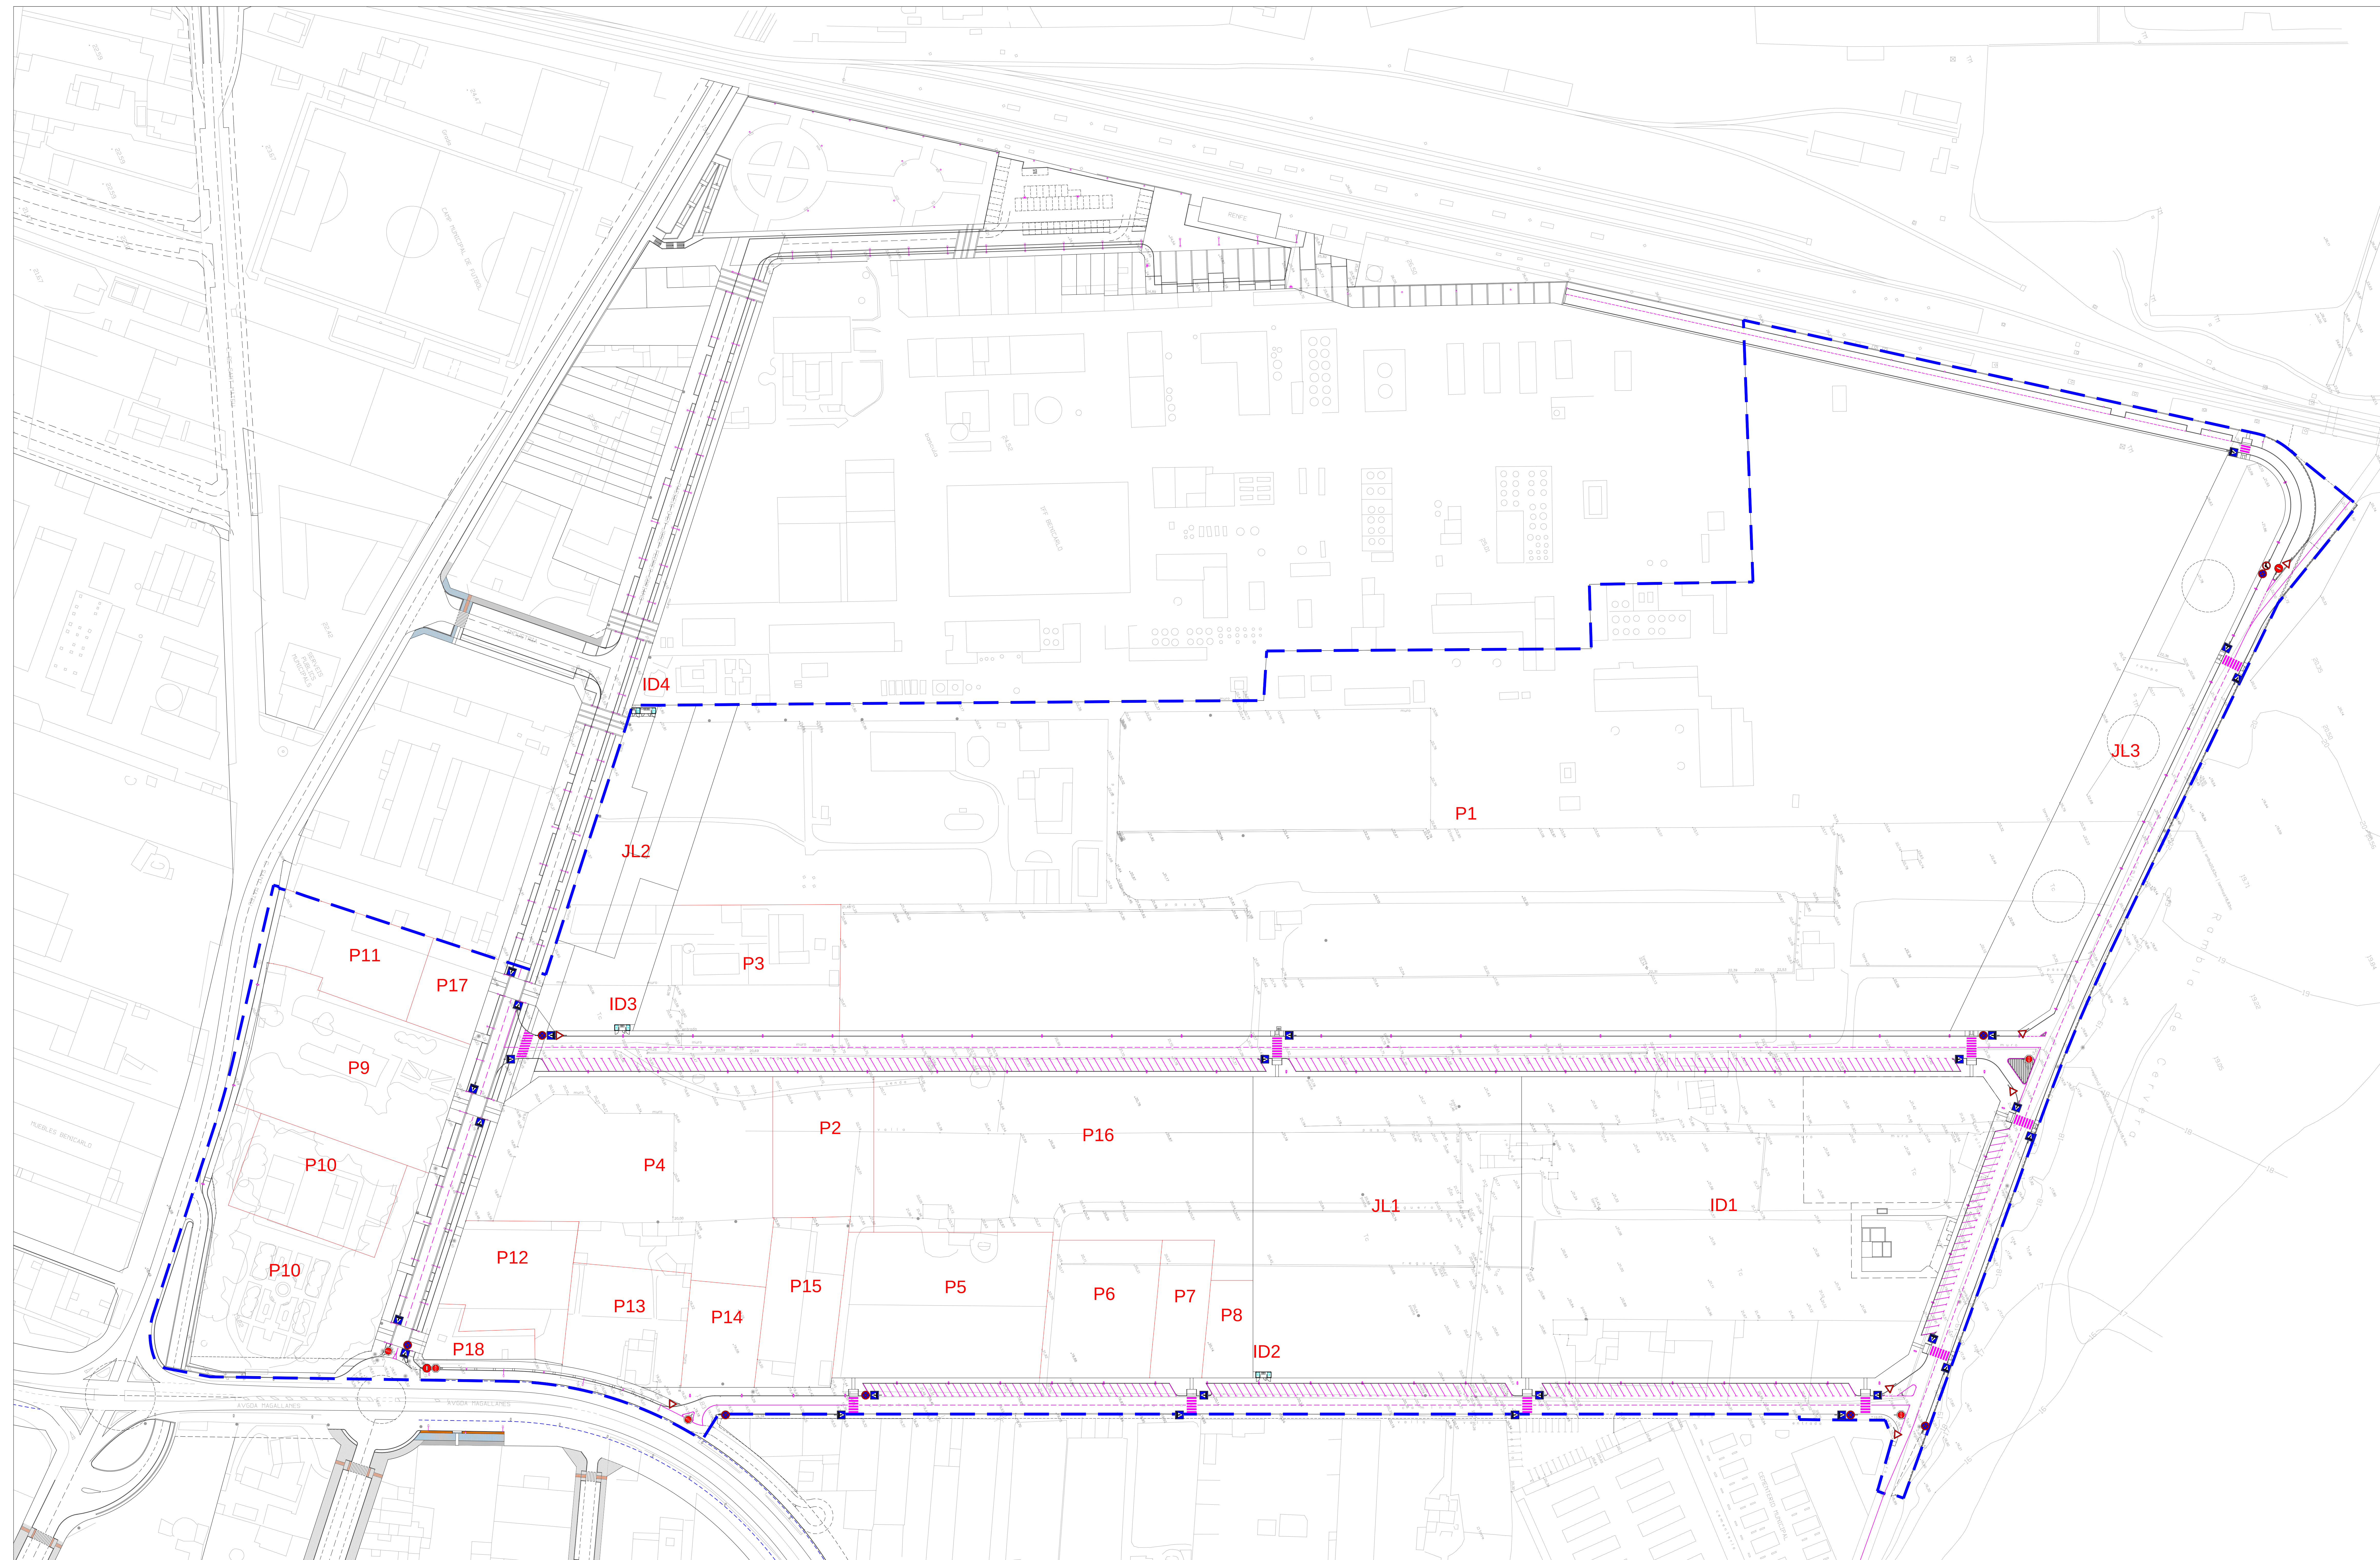

LEYENDA: SEÑALIZACIÓN VIARIA	
	R - 1.- Ceda el paso.
	R - 2.- Detención obligatoria o Stop.
	R - 101.- Entrada prohibida.
	R - 303.- Giro a la izquierda prohibido.
	R - 307.- Parada y estacionamiento prohibido.
	S - 13.- Situación de un paso de peatones.
Señalización horizontal, de 10cm. de ancho con pintura blanca reflexiva	

 Ayuntamiento de Benicarló		
PROYECTO Proyecto de Urbanización del Polígono Industrial Sector 11 "COLLET" in y Vial Colindante en Sueto Urbano.	Escala 1/750 Nº 1 Dib. MON	
PLANO Señalización Vial. Planta General.	LOS ARQUITECTOS MUNICIPALES LUIS FELIX URSUAÑA CONCEPCION URSUAÑA 7/10/2014	
OFICINA TÉCNICA	Julio 2014	

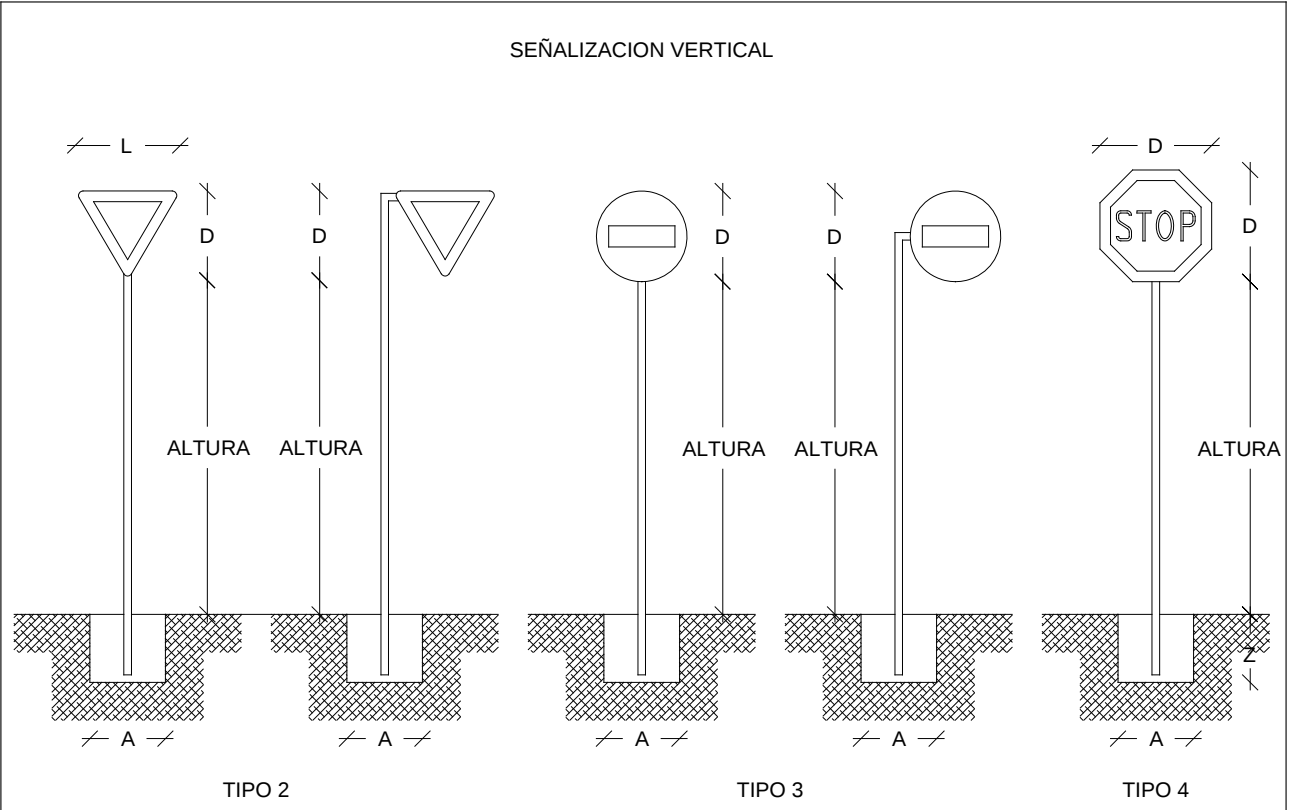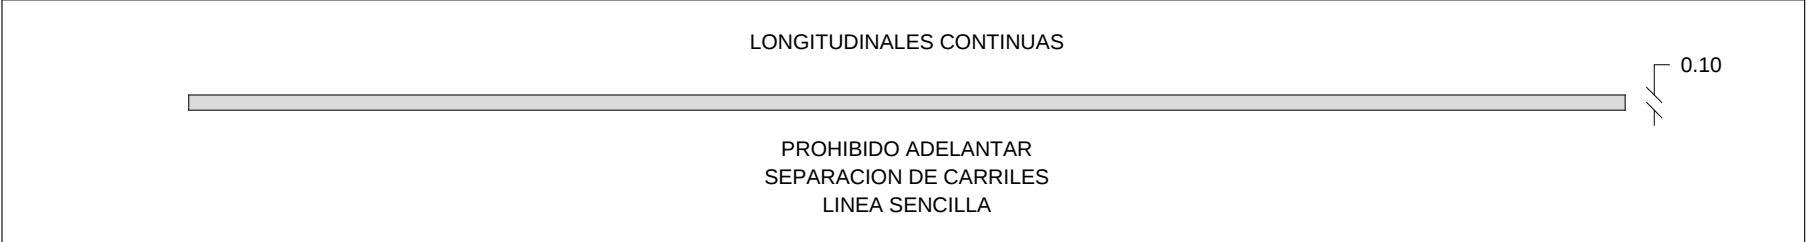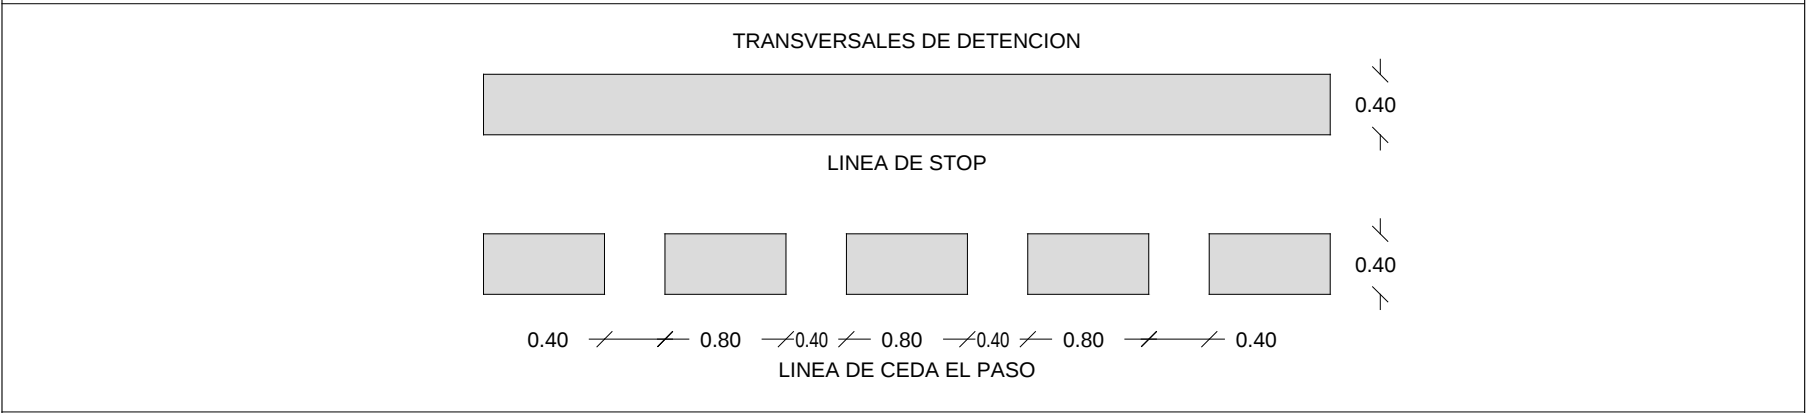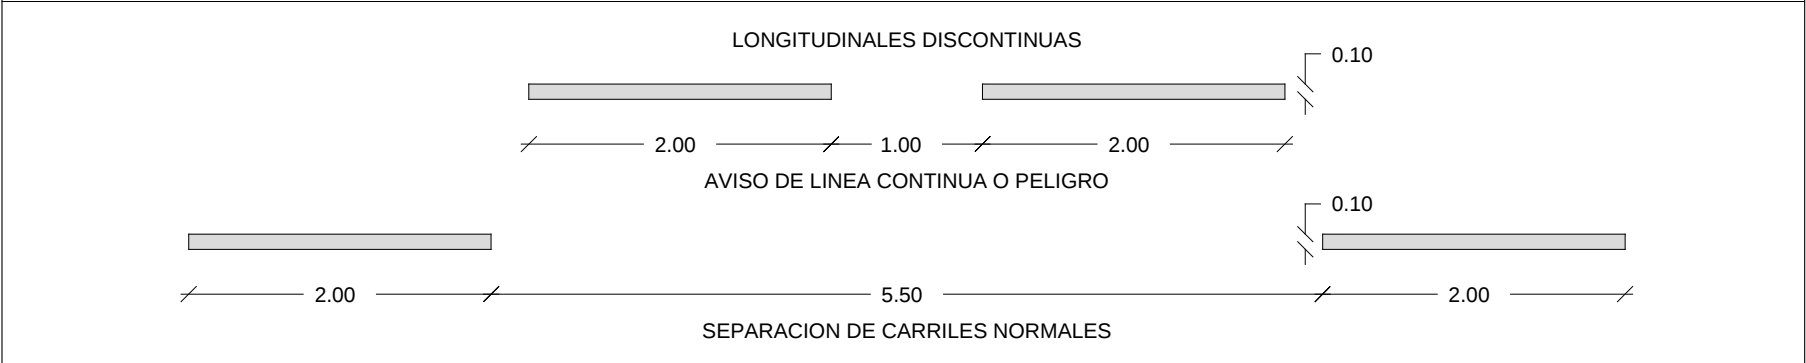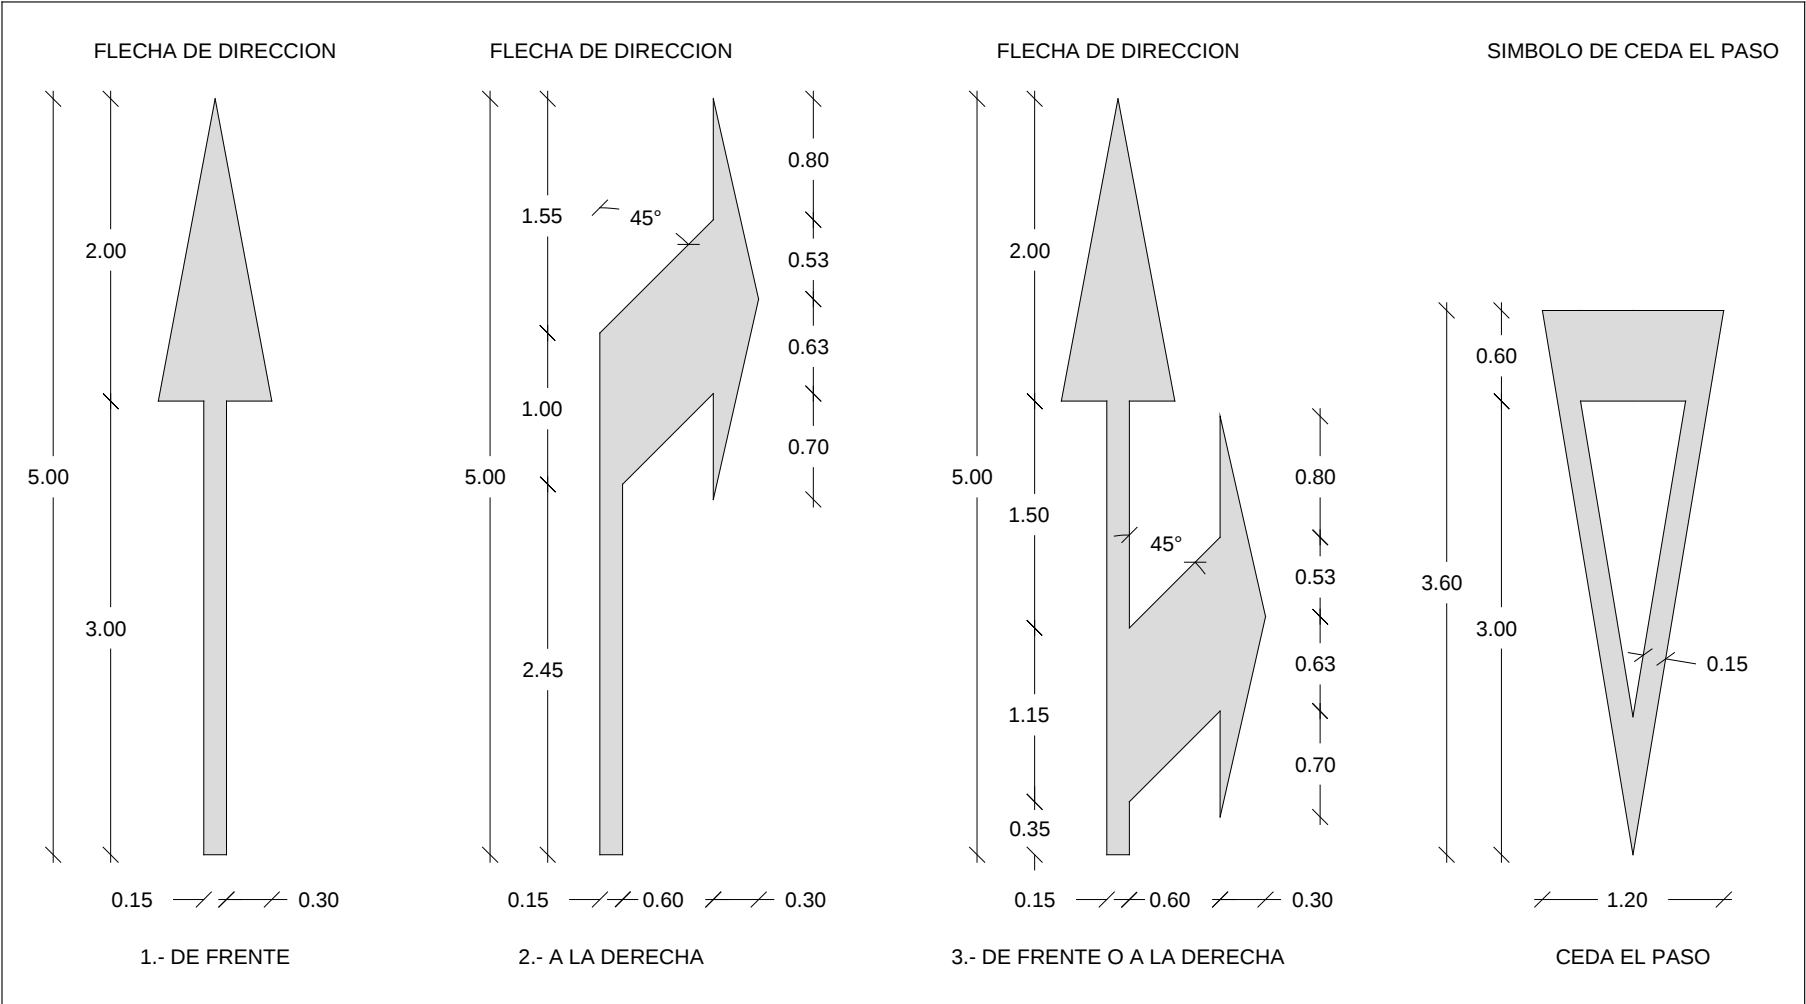

SEÑAL TIPO	DIMENSIONES	SECCION SOPORTE	ALTURA (Metros)	CIMENTACION		
				PROF.	LARGO	ANCHO
2	L= 0.90	80X40X2	2.20	0.40	0.40	0.30
3	D= 0.60	80X40X2	2.20	0.40	0.40	0.30
4	D= 0.60	80X40X2	2.20	0.40	0.40	0.30



PROYECTO

Proyecto de Urbanización del Poligono Industrial Sector 11 "COLLET II", y Vial Colindante en Suelo Urbano.

PLANO

Señalización Viaria Detalles

Escala

1/20

Dib.

MON

Nº

12.1

LOS ARQUITECTOS MUNICIPALES

Luis Pérez Lores/Mª Concepción Mera Martínez

OFICINA TÉCNICA

Julio 2014

